


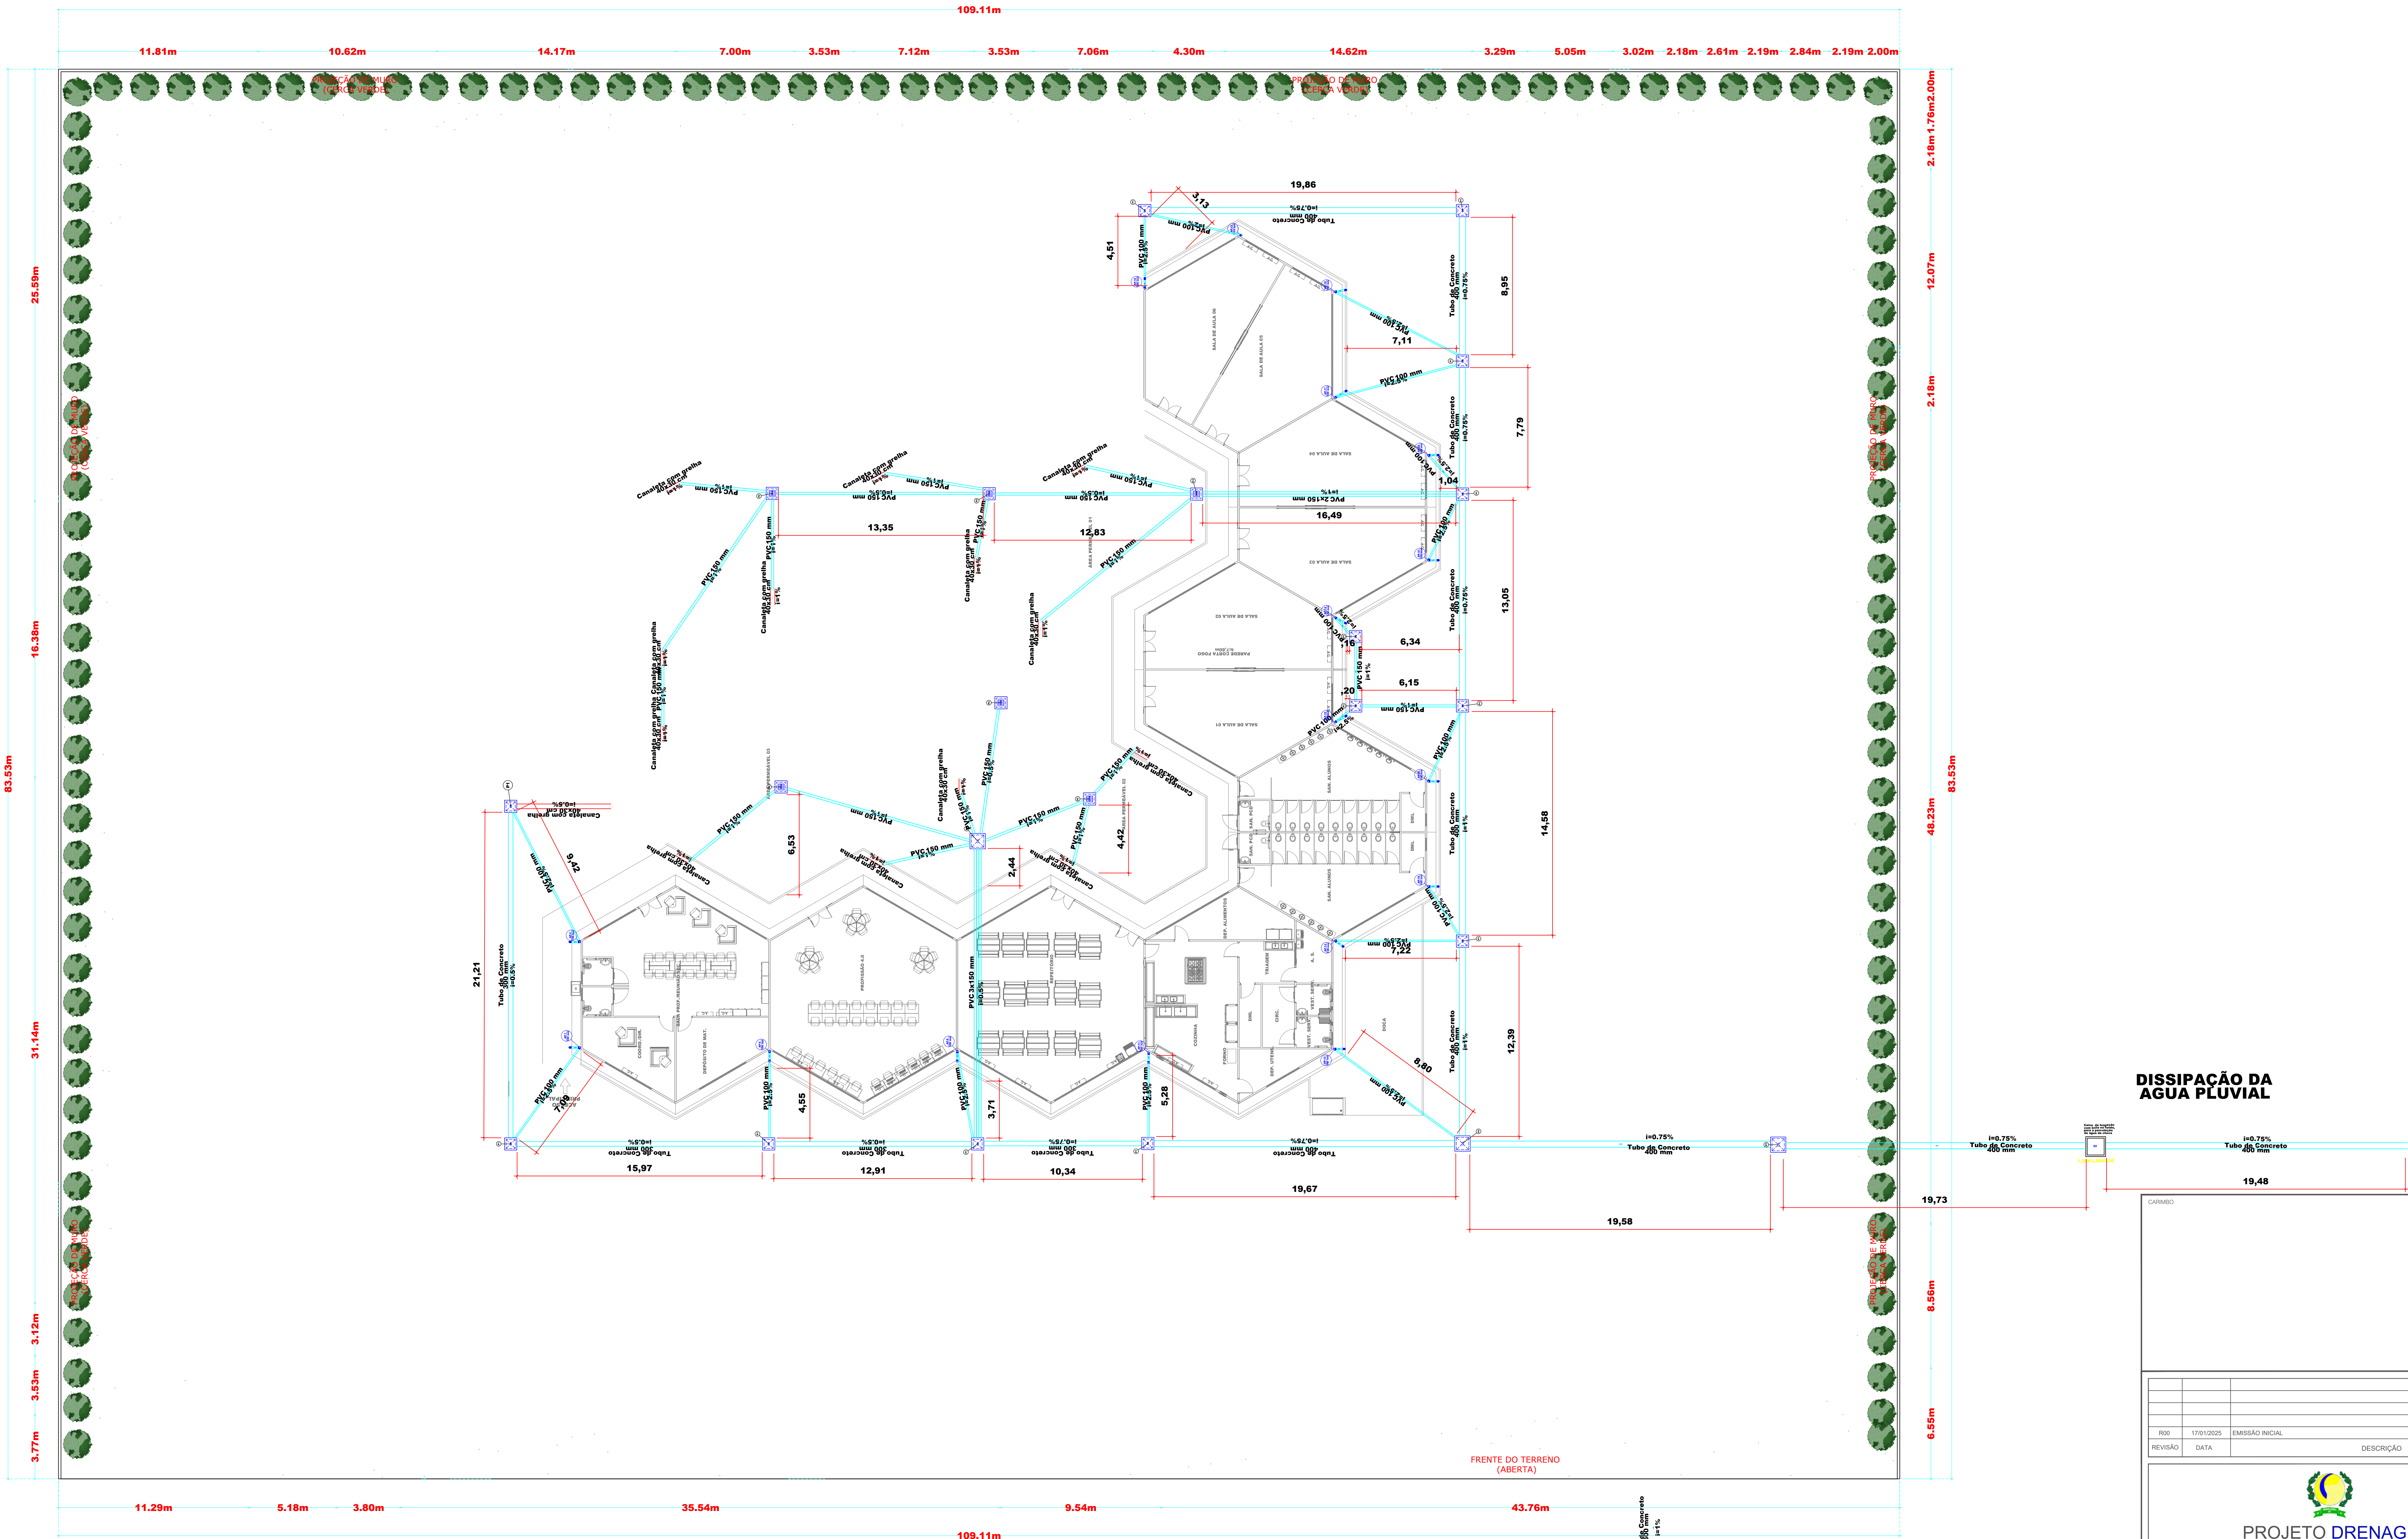

DISSIPACÃO DA
ÁGUA PLUVIAL

CARIMBO		
RBO	17/01/2025	EMIÇÃO INICIAL
REVISÃO	DATA	DESCRIÇÃO

PROJETO DRENAGEM

OBRA: EDUCACIONAL
ESCOLA ESTADUAL INDIGINA ZARUP WEJ

PROPRIETÁRIO: PREFEITURA MUNICIPAL DE RONDONÓLIA
CPF/CNPJ: 04.221.486/0001-49

ENDEREÇO: TERRA INDÍGENA ZORÓ, NA ZONA RURAL, RONDONÓLIA - MT

AUTOR DO PROJETO:
CREA/CAU:


RESP. P/ EXECUÇÃO:
CREA/CAU:

ESCALA:	ASSUNTO:	FOLHA Nº:
INDICADA	• PLANTA BAIXA • DRENAGEM EDIFICAÇÃO ESCOLAR	DREN 01/ 03

NOME DO ARQUIVO DIGITAL: PROJ_DREN_ESCOLA_INDIGENA_CORRETO_001.dwg

1 Planta baixa — Dimensionamento Drenagem/ Águas Pluviais
ESCALA: 1/150

1 Detalhe – Caixa de água pluvial
ESCALA: S/ESC

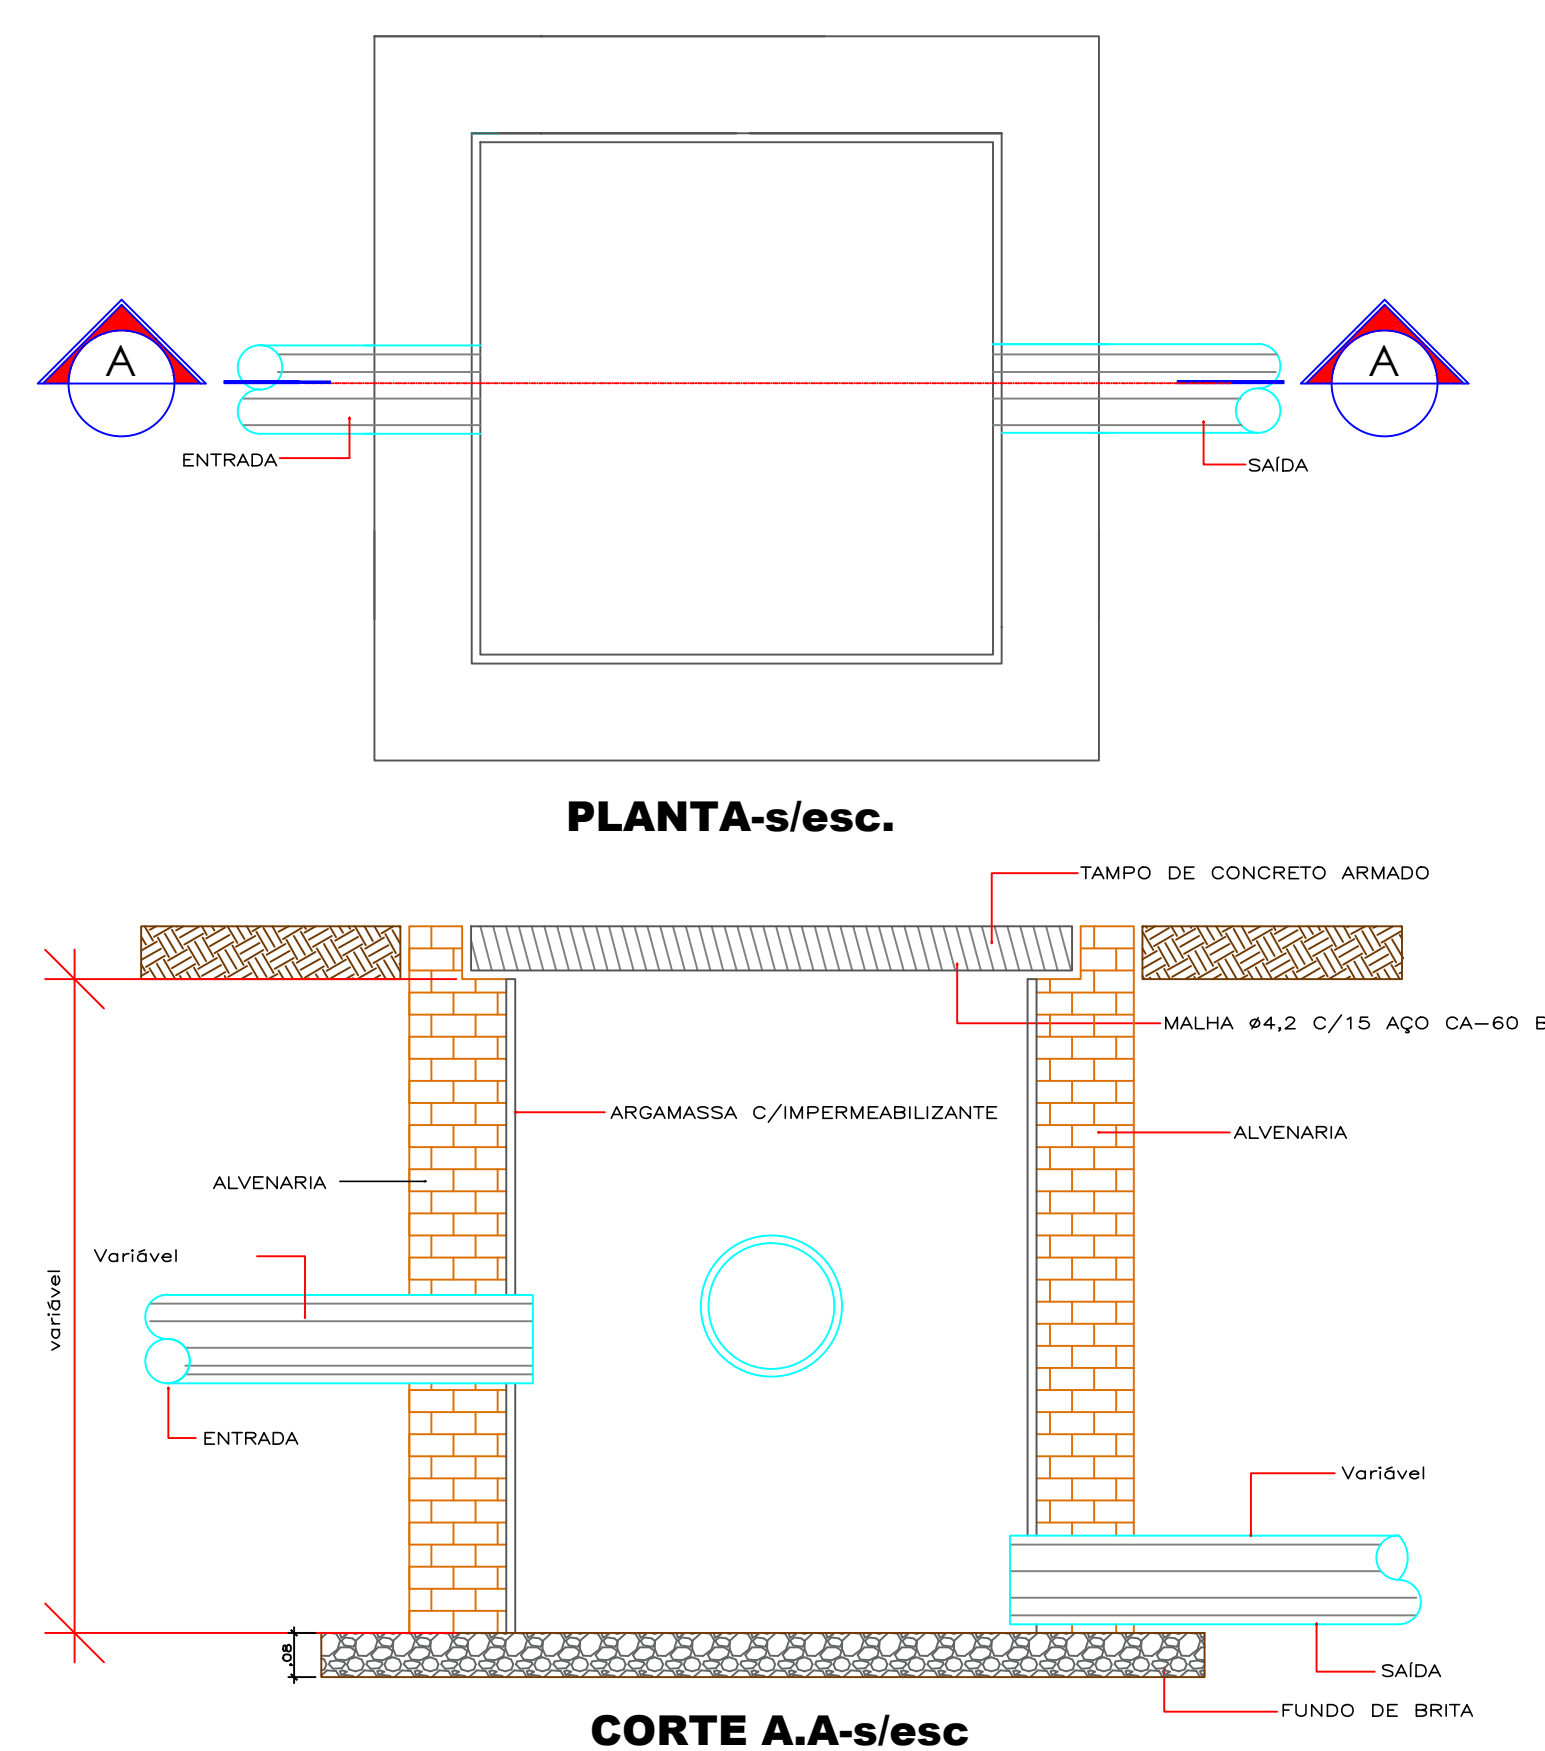



CONSTITUENTES

- * LASTRO DE CONCRETO SIMPLES.
- * ALVENARIA DE TIJOLOS COMUNS DE BARRO.
- * TAMPA DE CONCRETO ARMADO, PRÉ-MOLDADO.
- * ARGAMASSA DE REVESTIMENTO PARA ALVENARIA E REGULARIZAÇÃO DE FUNDO.

EXECUÇÃO

- * ESCALPAÇÃO MANUAL EM TERRA DE QUALQUER NATUREZA E APOIOAMENTO DE FUNDO.
- * TAMPA: CONCRETO TRACO 1:3:4, CIMENTO, AREIA E BRITA, ARMADO COM MALHA DE 15 X 15 CM, DN 4,2 MM, AÇO CA-60B, FORMA DAS BORDAS: SARRAPOS DE PINHO.
- * LASTRO: CONCRETO SIMPLES, TRACO 1:4:8, CIMENTO, AREIA E BRITA.
- * ASSENTAMENTO DOS TUILOS: ARGAMASSA TRACO 1:4, CAL HIDRATADA E AREIA, COM ADICAO DE 100 KG DE CIMENTO POR M3 DE ARGAMASSA.
- * REVESTIMENTO DA ALVENARIA E REGULARIZACAO DO FUNDO: ARGAMASSA TRACO 1:3, CIMENTO E AREIA, COM ADICAO DE HIDROFUGO A 3% DO PESO DO CIMENTO.
- * AS DIMENSÕES DA CAIXA E VARIÁVEL CONFORME PROJETO
- * DETALHE DEMONSTRATIVO DE COMO EXECUTAR AS CAIXAS DE INSPEÇÃO

2 Detalhe – Canaleta com Grelha de ferro fundido
ESCALA: s/esc

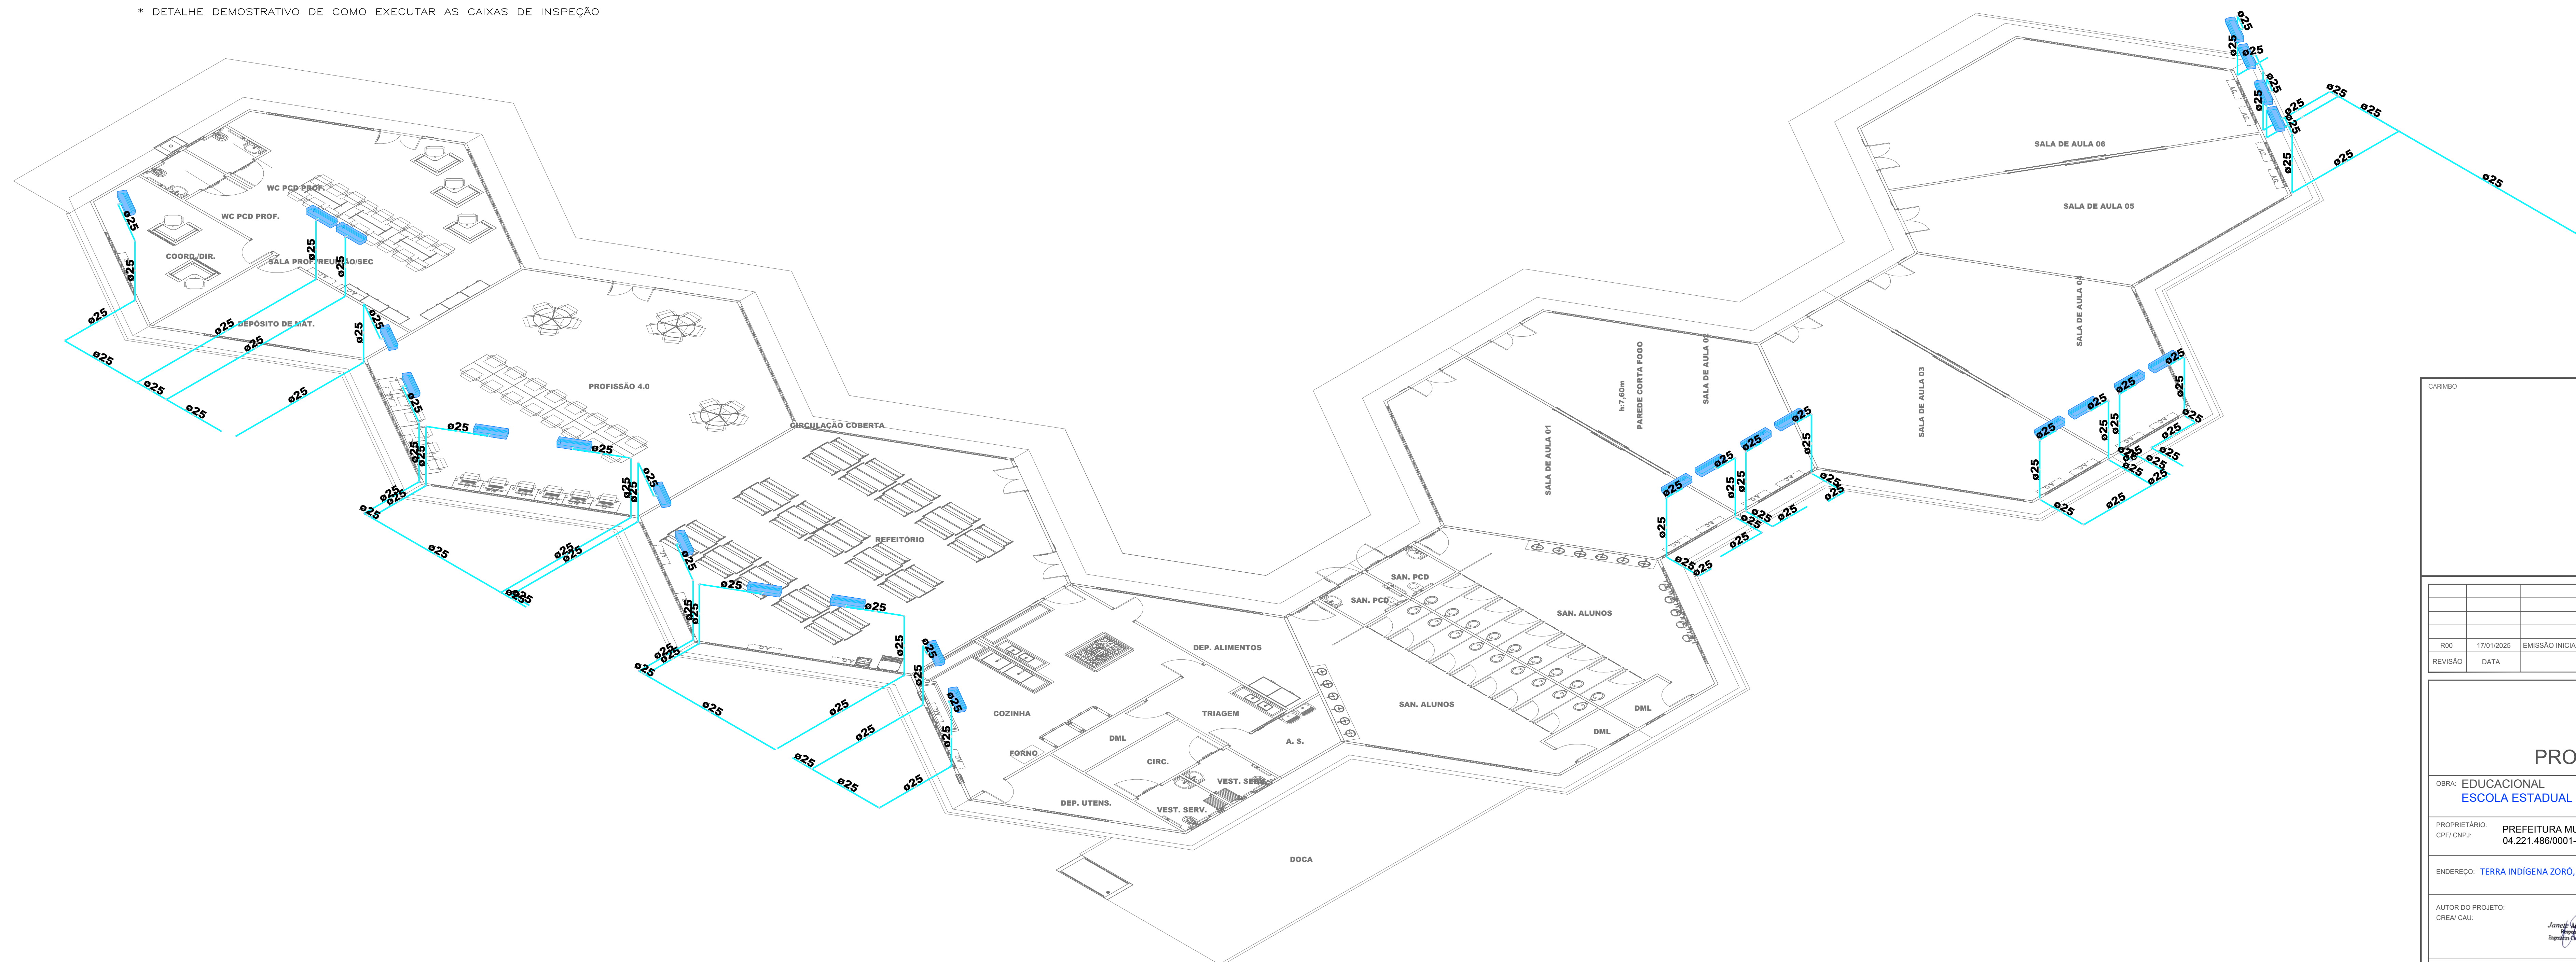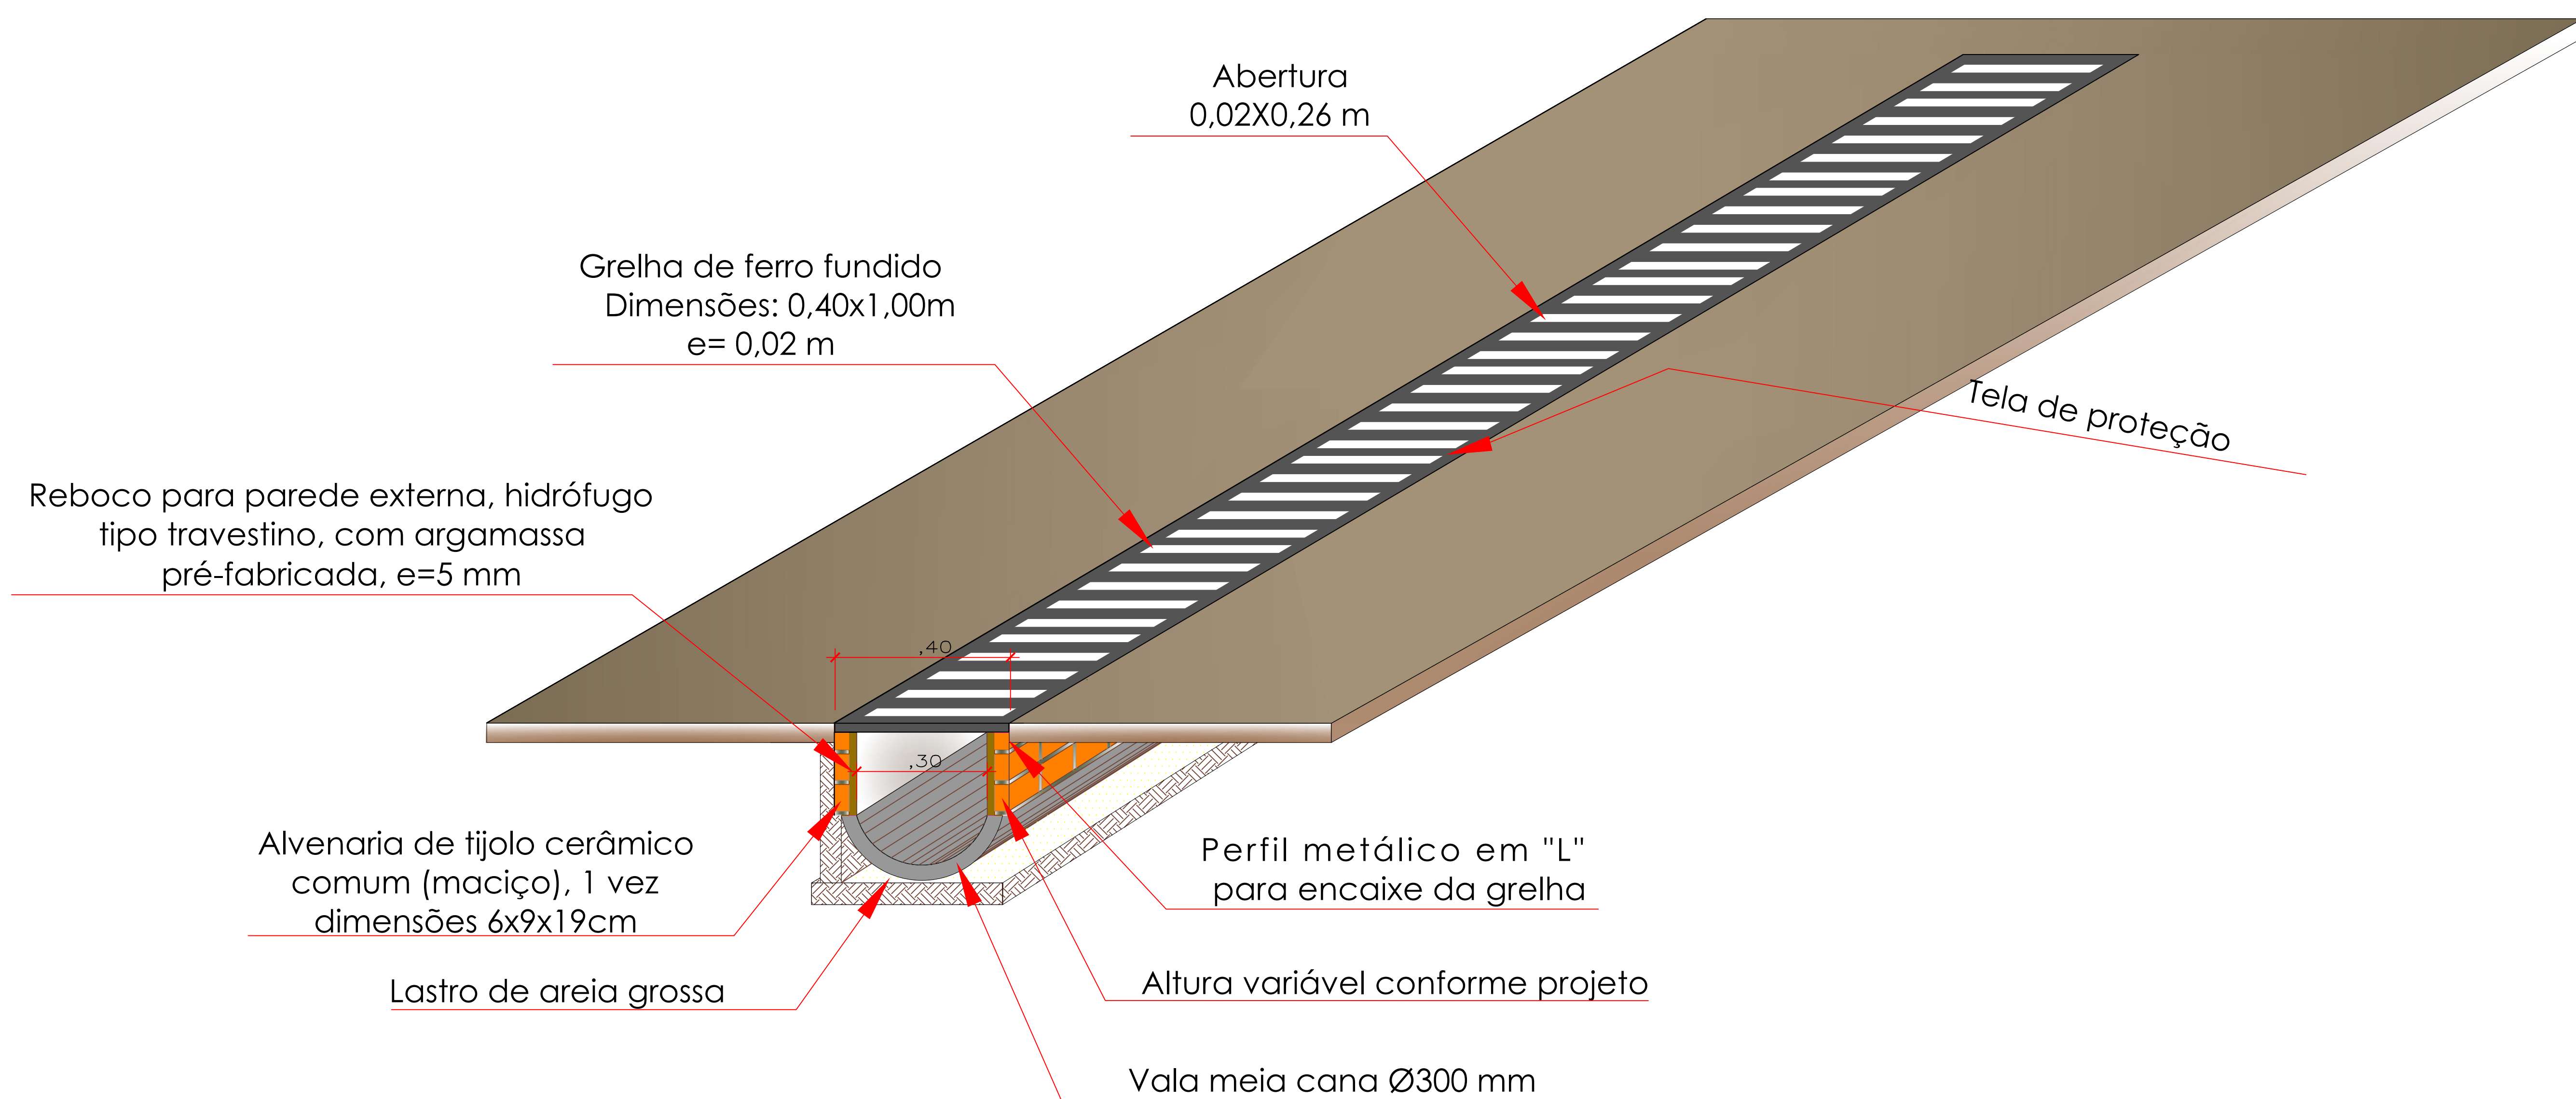

3 Detalhe Isométrico – Dreno dos ar condicionados

R00	17/01/2025	EMISSÃO INICIAL.
REVISÃO	DATA	DESCRIÇÃO



PROJETO DRENAGEM

OBRA: EDUCACIONAL
ESCOLA ESTADUAL INDIGINA ZARUP WEJ

PROPRIETÁRIO: PREFEITURA MUNICIPAL DE RONDOLÂNDIA
CPF/CNPJ: 04.221.486/0001-49

ENDEREÇO: TERRA INDÍGENA ZORÓ, NA ZONA RURAL, RONDOLÂNDIA - MT

AUTOR DO PROJETO

CREW CA

RESP. P/ EXECUÇÃO
ADEQUADA

	CREW CAP

ESCALA:

INDIA

--	--

NOME DO _____

- * DETALHE ISOMÉTRICO
- * DRENO DOS AR CONDICIONADO

DREN
02/03

