


Planta baixa — Planta de Localização do Projeto de Instalações Hidráulicas

ESCALA: 1/100

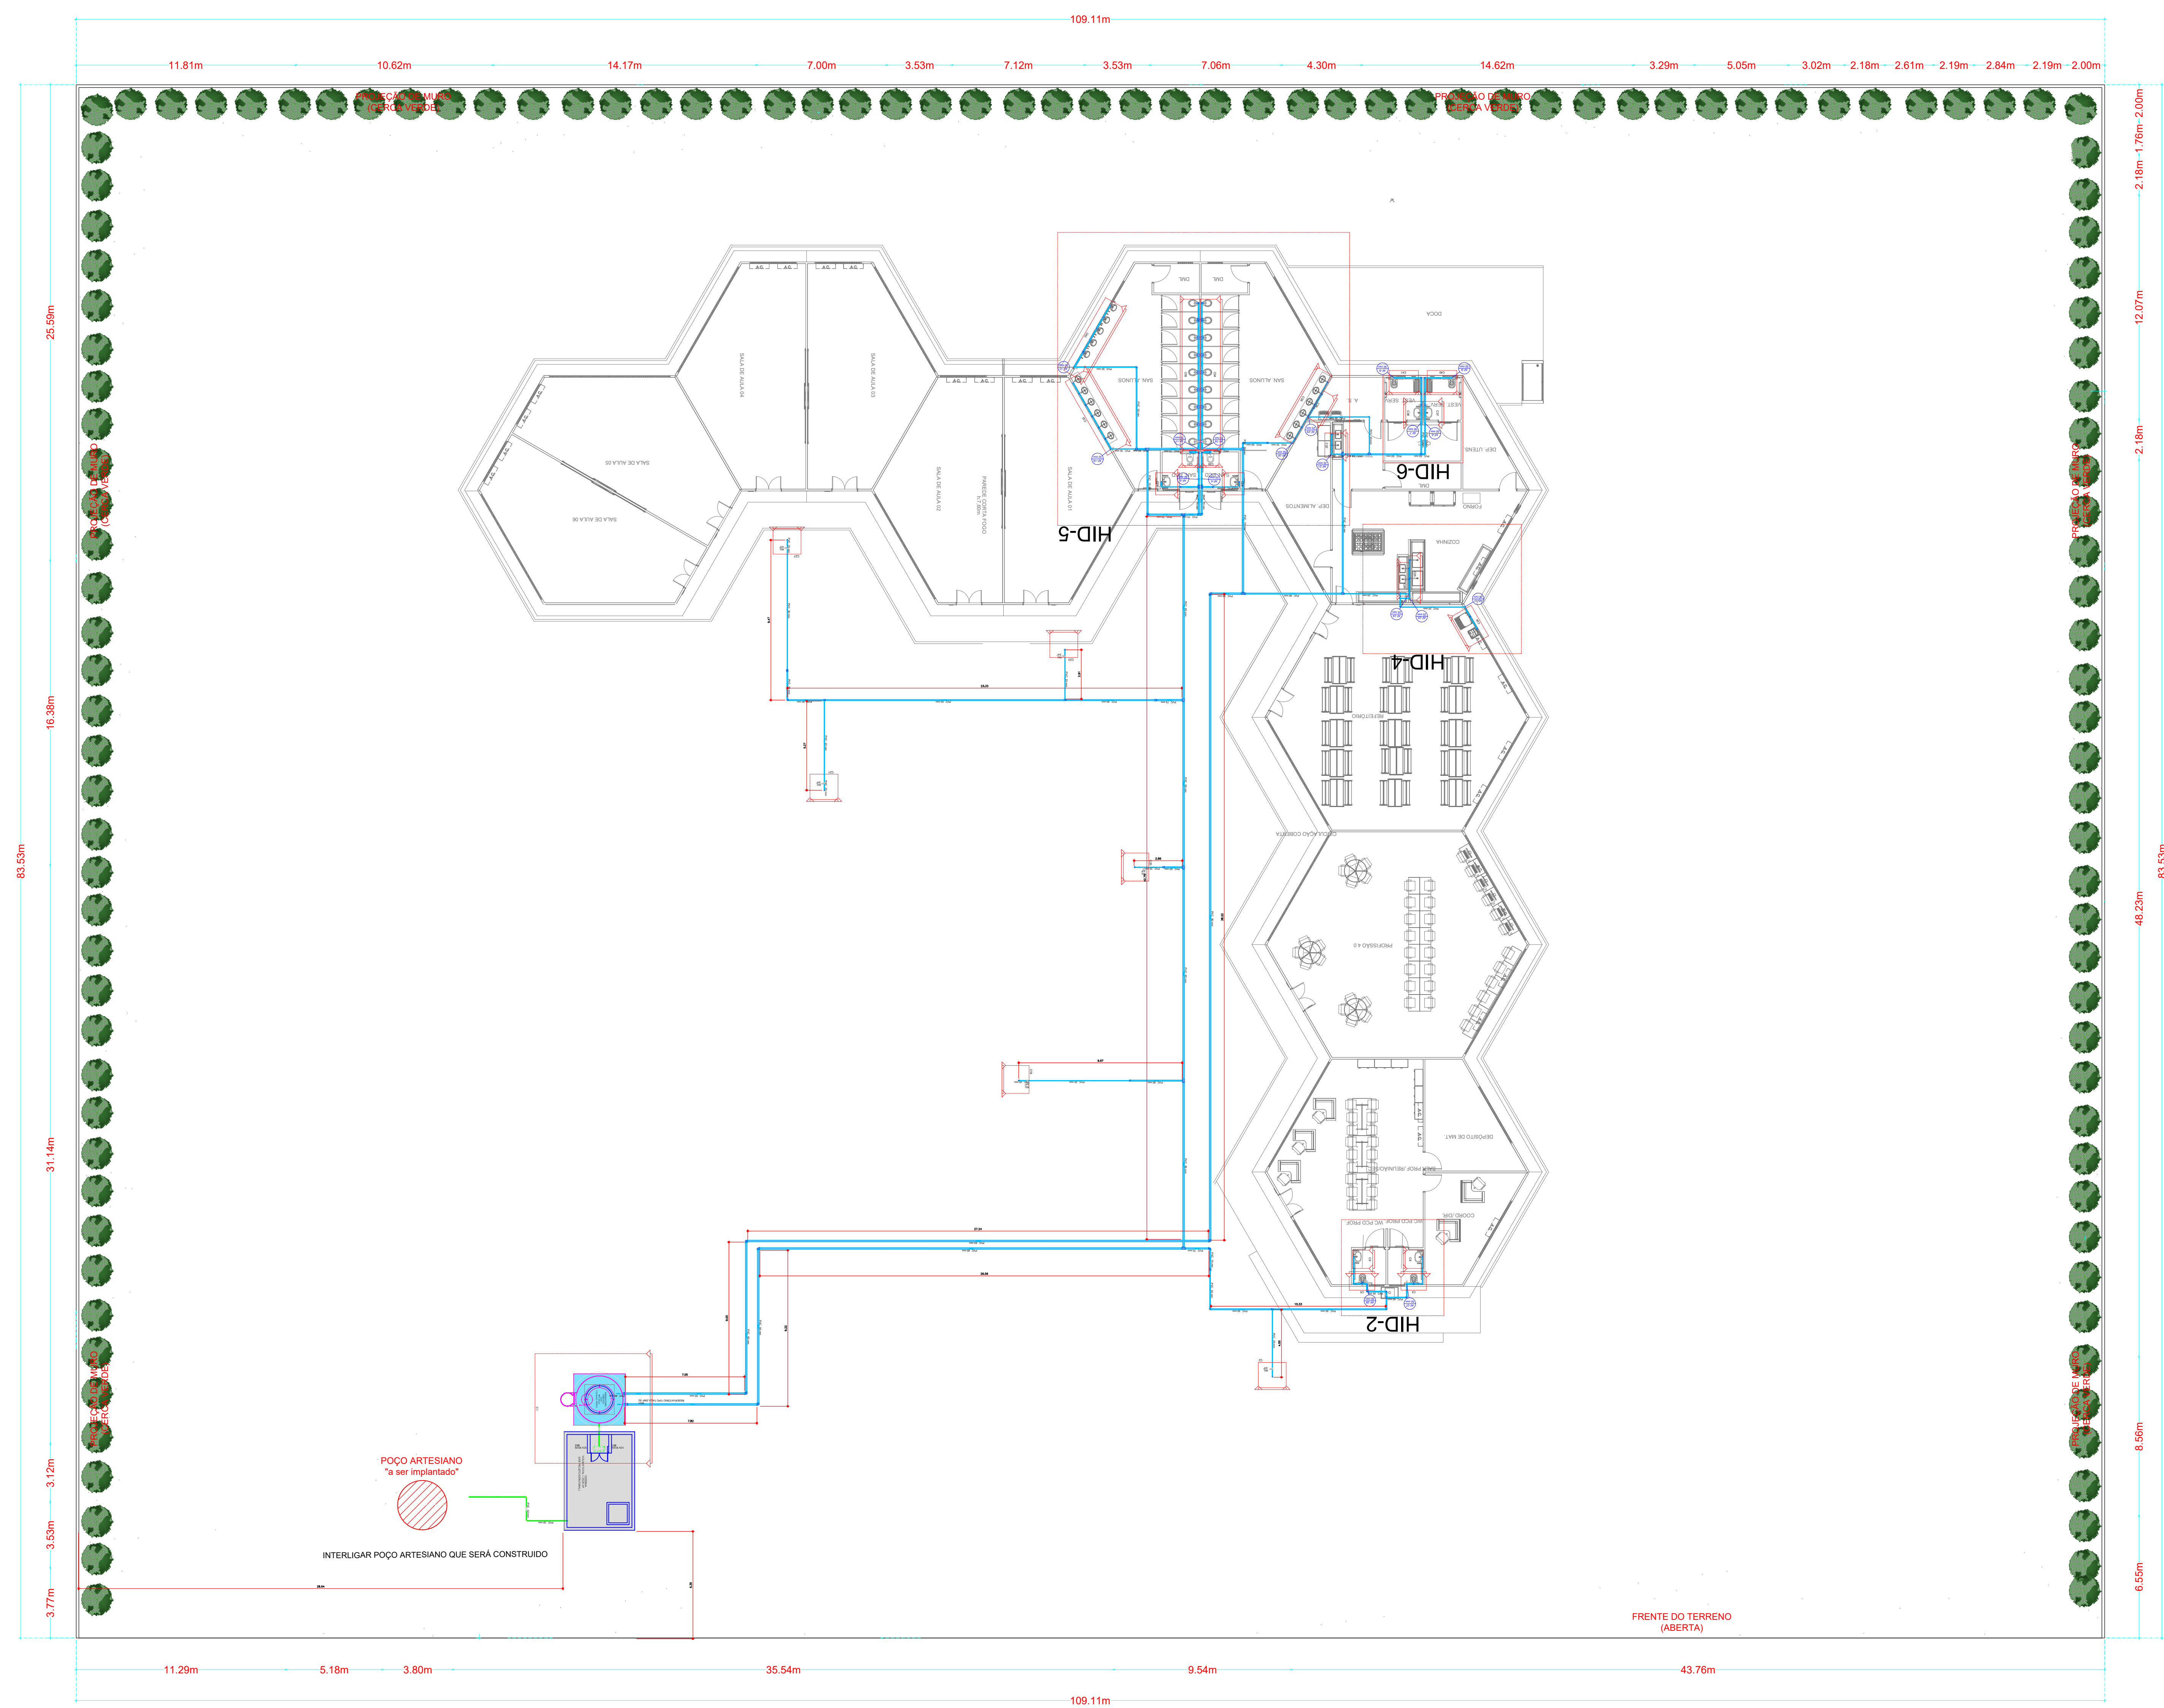

CARIMBO

R001	17/01/2025	EMISSÃO INICIAL
REVISÃO	DATA	DESCRIÇÃO



PROJETO HIDRÁULICO

OBRA: EDUCACIONAL ESCOLA ESTADUAL INDIGINA ZARUP WEJ	
PROPRIETÁRIO: CREA/CAU:	PREFEITURA MUNICIPAL DE RONDOLÂNDIA 04.221.486/0001-49
ENDEREÇO: TERRA INDÍGENA ZARU, NA ZONA RURAL, RONDOLÂNDIA - MT	
AUTOR DO PROJETO: CREA/CAU: <i>Arqueto Marciano Lopes</i> Marciano Lopes Registro Awt 0149 - MT/2020	
RESP. P/ EXECUÇÃO: CREA/CAU:	
ESCALA:	ASSUNTO:
INDICADA	* PLANTA BAIXA TÉRREO - ÁGUA FRIA


FOLHA Nº
HID
01 / **12**

NOME DO ARQUIVO DIGITAL: PROJ_HID_ESCALA_INDIGINA_CORRETQ_R01.dwg

NINGUMA PARTE DESSE PROJETO PODERÁ SER REPETIDA, REPRODUZIDA, EXECUTADA OU TRANSMITIDA, SEM AUTORIZAÇÃO PRÉVIA POR ESCRITO JUNTO DOS AUTORES DO PROJETO E EMISSÃO DE NOVAS ARTS.

Detalhe isométrico

ESCALA: 1/100

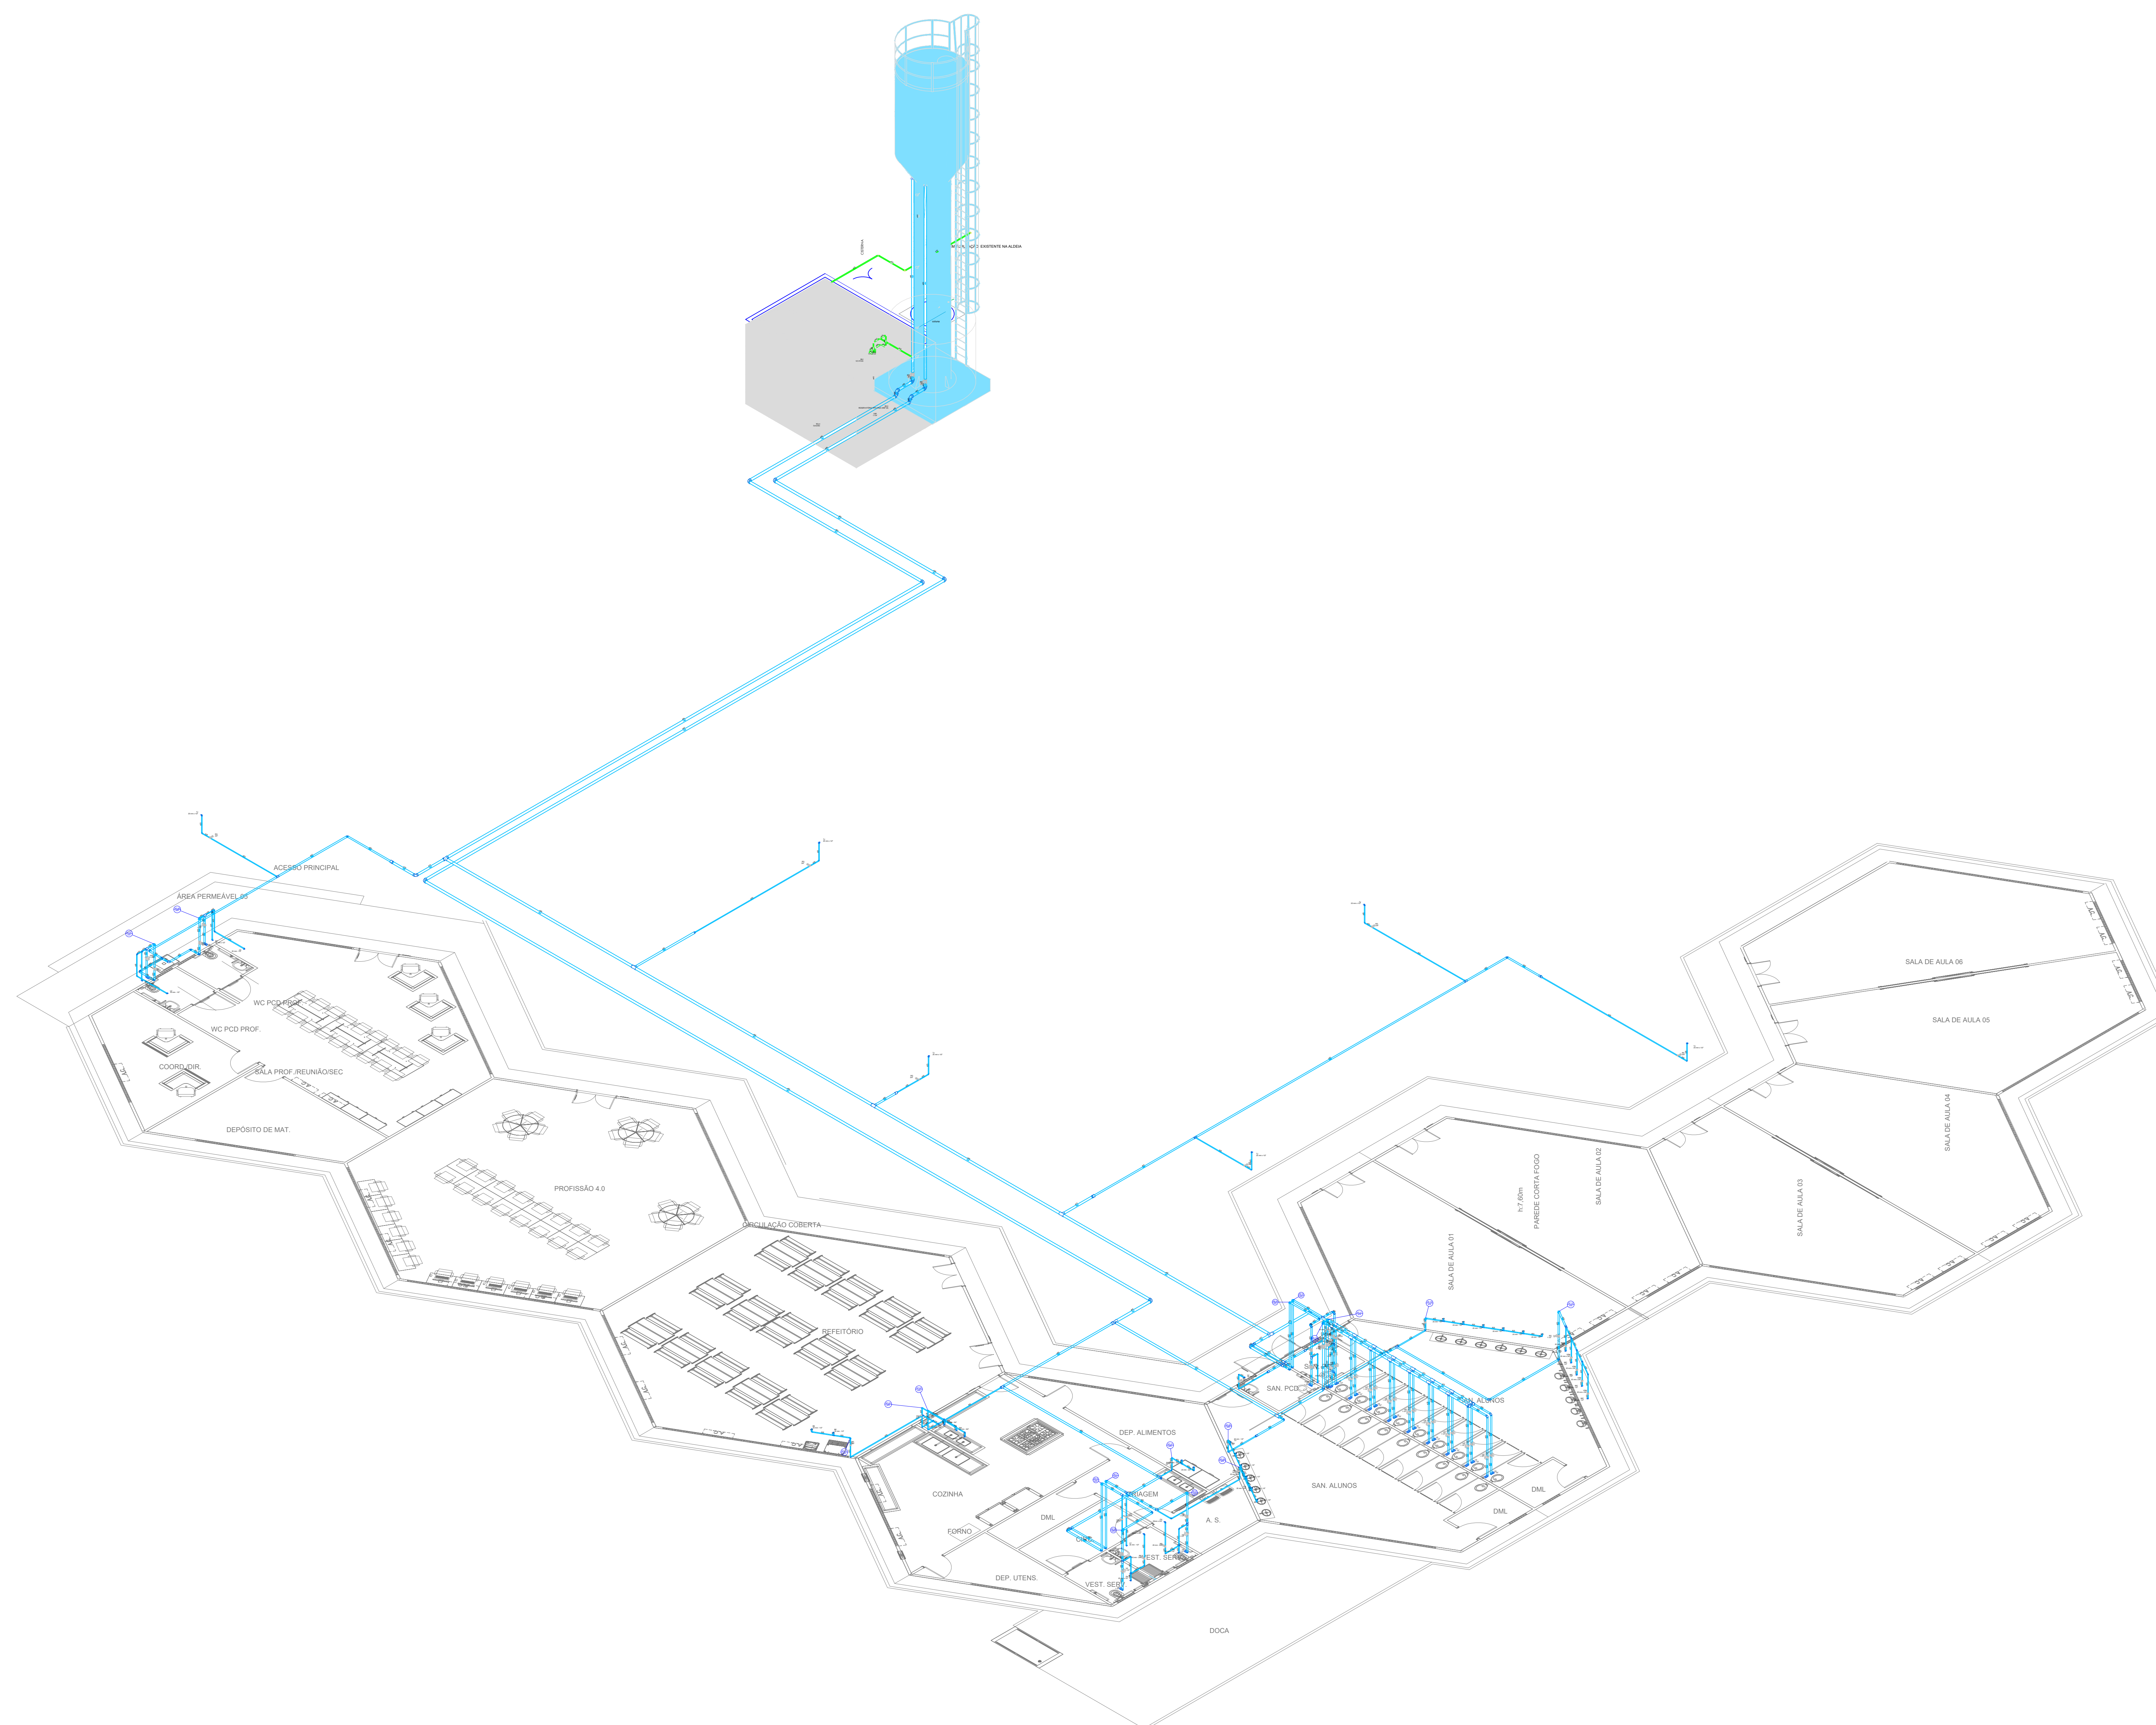[illegible]

PROYECTO HIDRÁULICO

OBRA: EDUCACIONAL
ESCOLA ESCOLA ESTADUAL INDIGINA ZARUP WEJ

PROPRIETÁRIO: PREFEITURA MUNICIPAL DE RONDOLÂNDIA
CPF/CNPJ: 04.221.486/0001-49

ENDEREÇO: TERRA INDÍGENA ZORÓ, NA ZONA RURAL, RONDOLÂNDIA - MT

AUTOR DO PROJETO:
CREA/ CAU: 
Janete Márcia Lopes
R. Siqueira, 103
Engenheiros (Crea) 024.374.030

RESP. P/ EXECUÇÃO
CREA/ CAU:



ESCALA:	ASSUNTO:
INDICADA	* DETALHE ISOMÉTRICO DE ÁGUA FRIA

NOME DO ARQUIVO DIGITAL: PROJ_HID_ESCOLA_INDIGENA_CORRETO_R01.docx

FOLHA Nº:
HID
03/12



PRETOS AUTORES PRESERVADOS CONFORME ARTIGO 14 DO CÓDIGO PENAL, LEI 5.041 DE 14/7/70 DO CÓDIGO CIVIL E RESOLUÇÃO CONTRA 2357

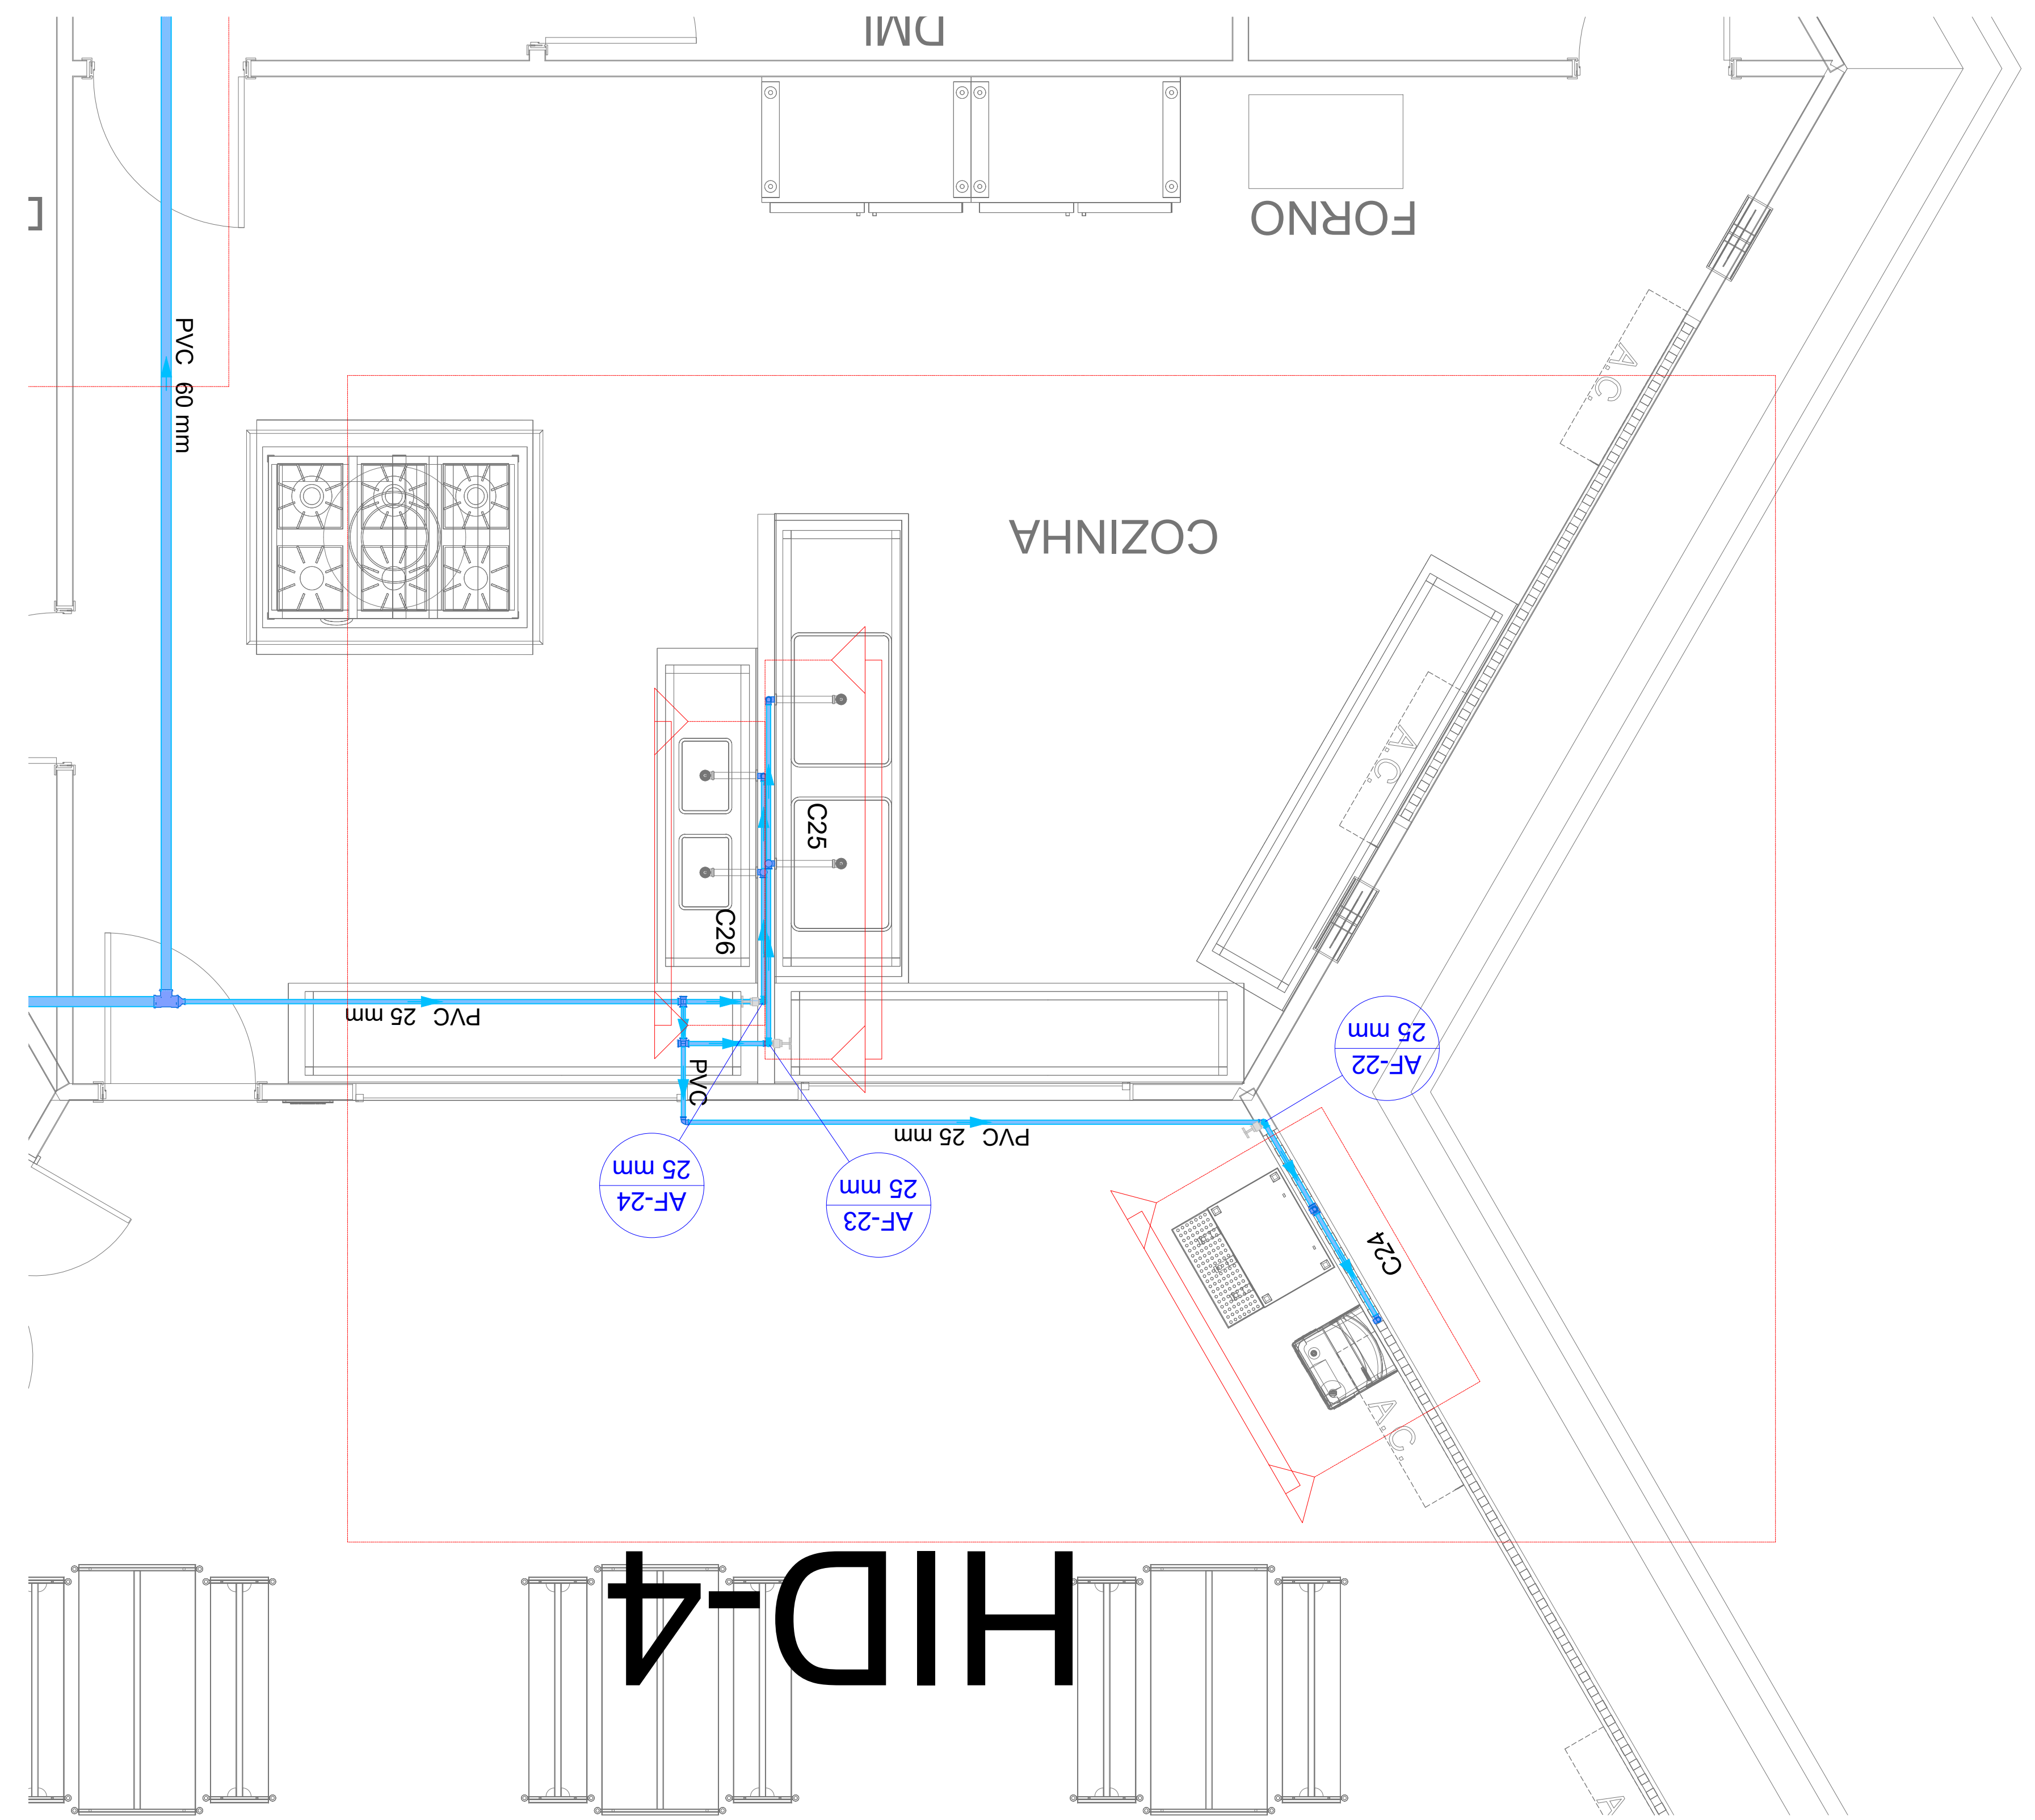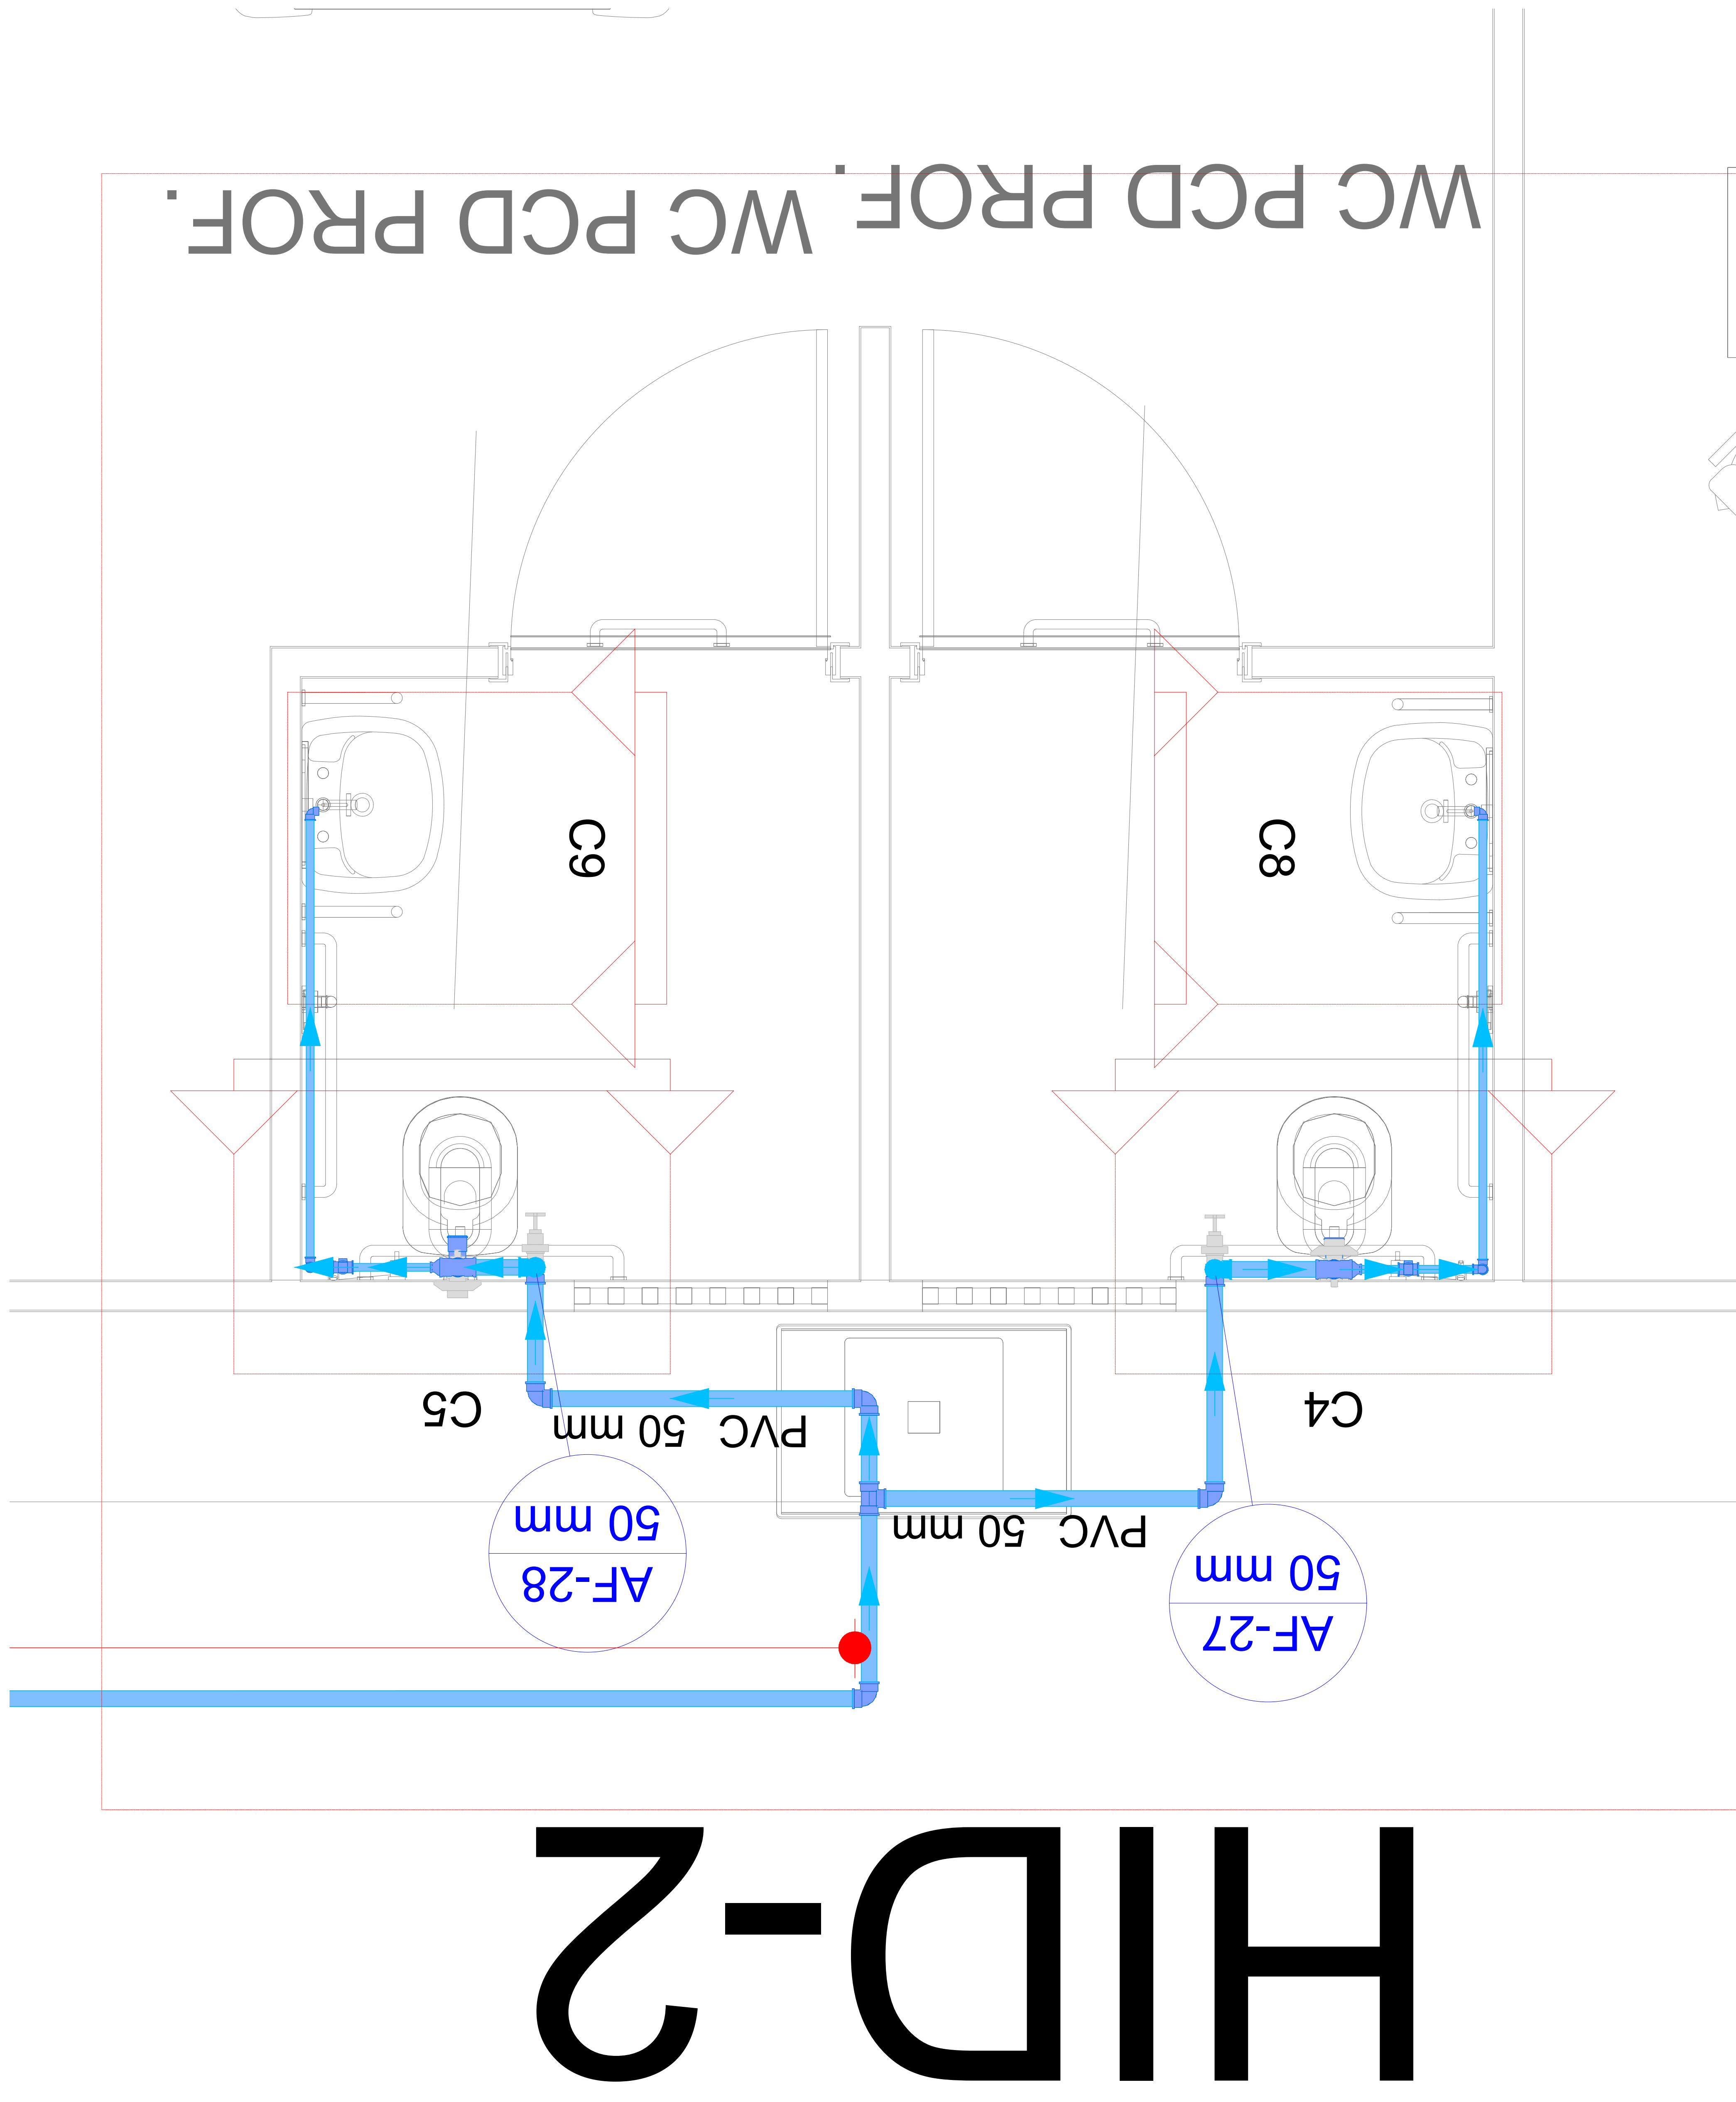


CAMBIO			
R/D	17/01/2025	EMISSÃO INICIAL	
REVISÃO	DATA		DESCRIÇÃO
PROJETO HIDRÁULICO OBRA: EDUCACIONAL ESCOLA ESTADUAL INDÍGENA ZARUP WEJ PROPRIETÁRIO: PREFEITURA MUNICIPAL DE RONDOLÂNDIA CPF/CNPJ: 04.221.486/0001-49 ENDEREÇO: TERRA INDÍGENA ZORÓ, NA ZONA RURAL, RONDOLÂNDIA - MT AUTOR DO PROJETO: CREA/ CAJ Engenheiro(a) Civil(a) RGO/RO RESP. P/ EXECUÇÃO: CREA/ CAJ ESCALA: INDICADA ASSUNTO: PLANTA BAIXA TÉRREO - ÁGUA FRIA FOLHA Nº: HID 05/12			
NOME DO ARQUIVO DIGITAL: PROJ_HID_ESCOLA_INDIGENA_CORRETE_R01.dwg			





2 Detalhe 3D

NINGUUMA PARTE DESSE PROJETO PODERÁ SER REPETIDA, REPRODUZIDA, EXECUTADA OU TRANSMITIDA, SEM AUTORIZAÇÃO PRÉVIA POR ESCRITO JUNTO DOS AUTORES DO PROJETO E EMISSÃO DE NOVAS ARTS. AUTORES AUTORIZADOS CONFORME ARTIGO 164 DO CÓDIGO PENAL, LEI 5.309 DE 14/12/73 DO CÓDIGO CIVIL E RESOLUÇÃO COM LA 203/7

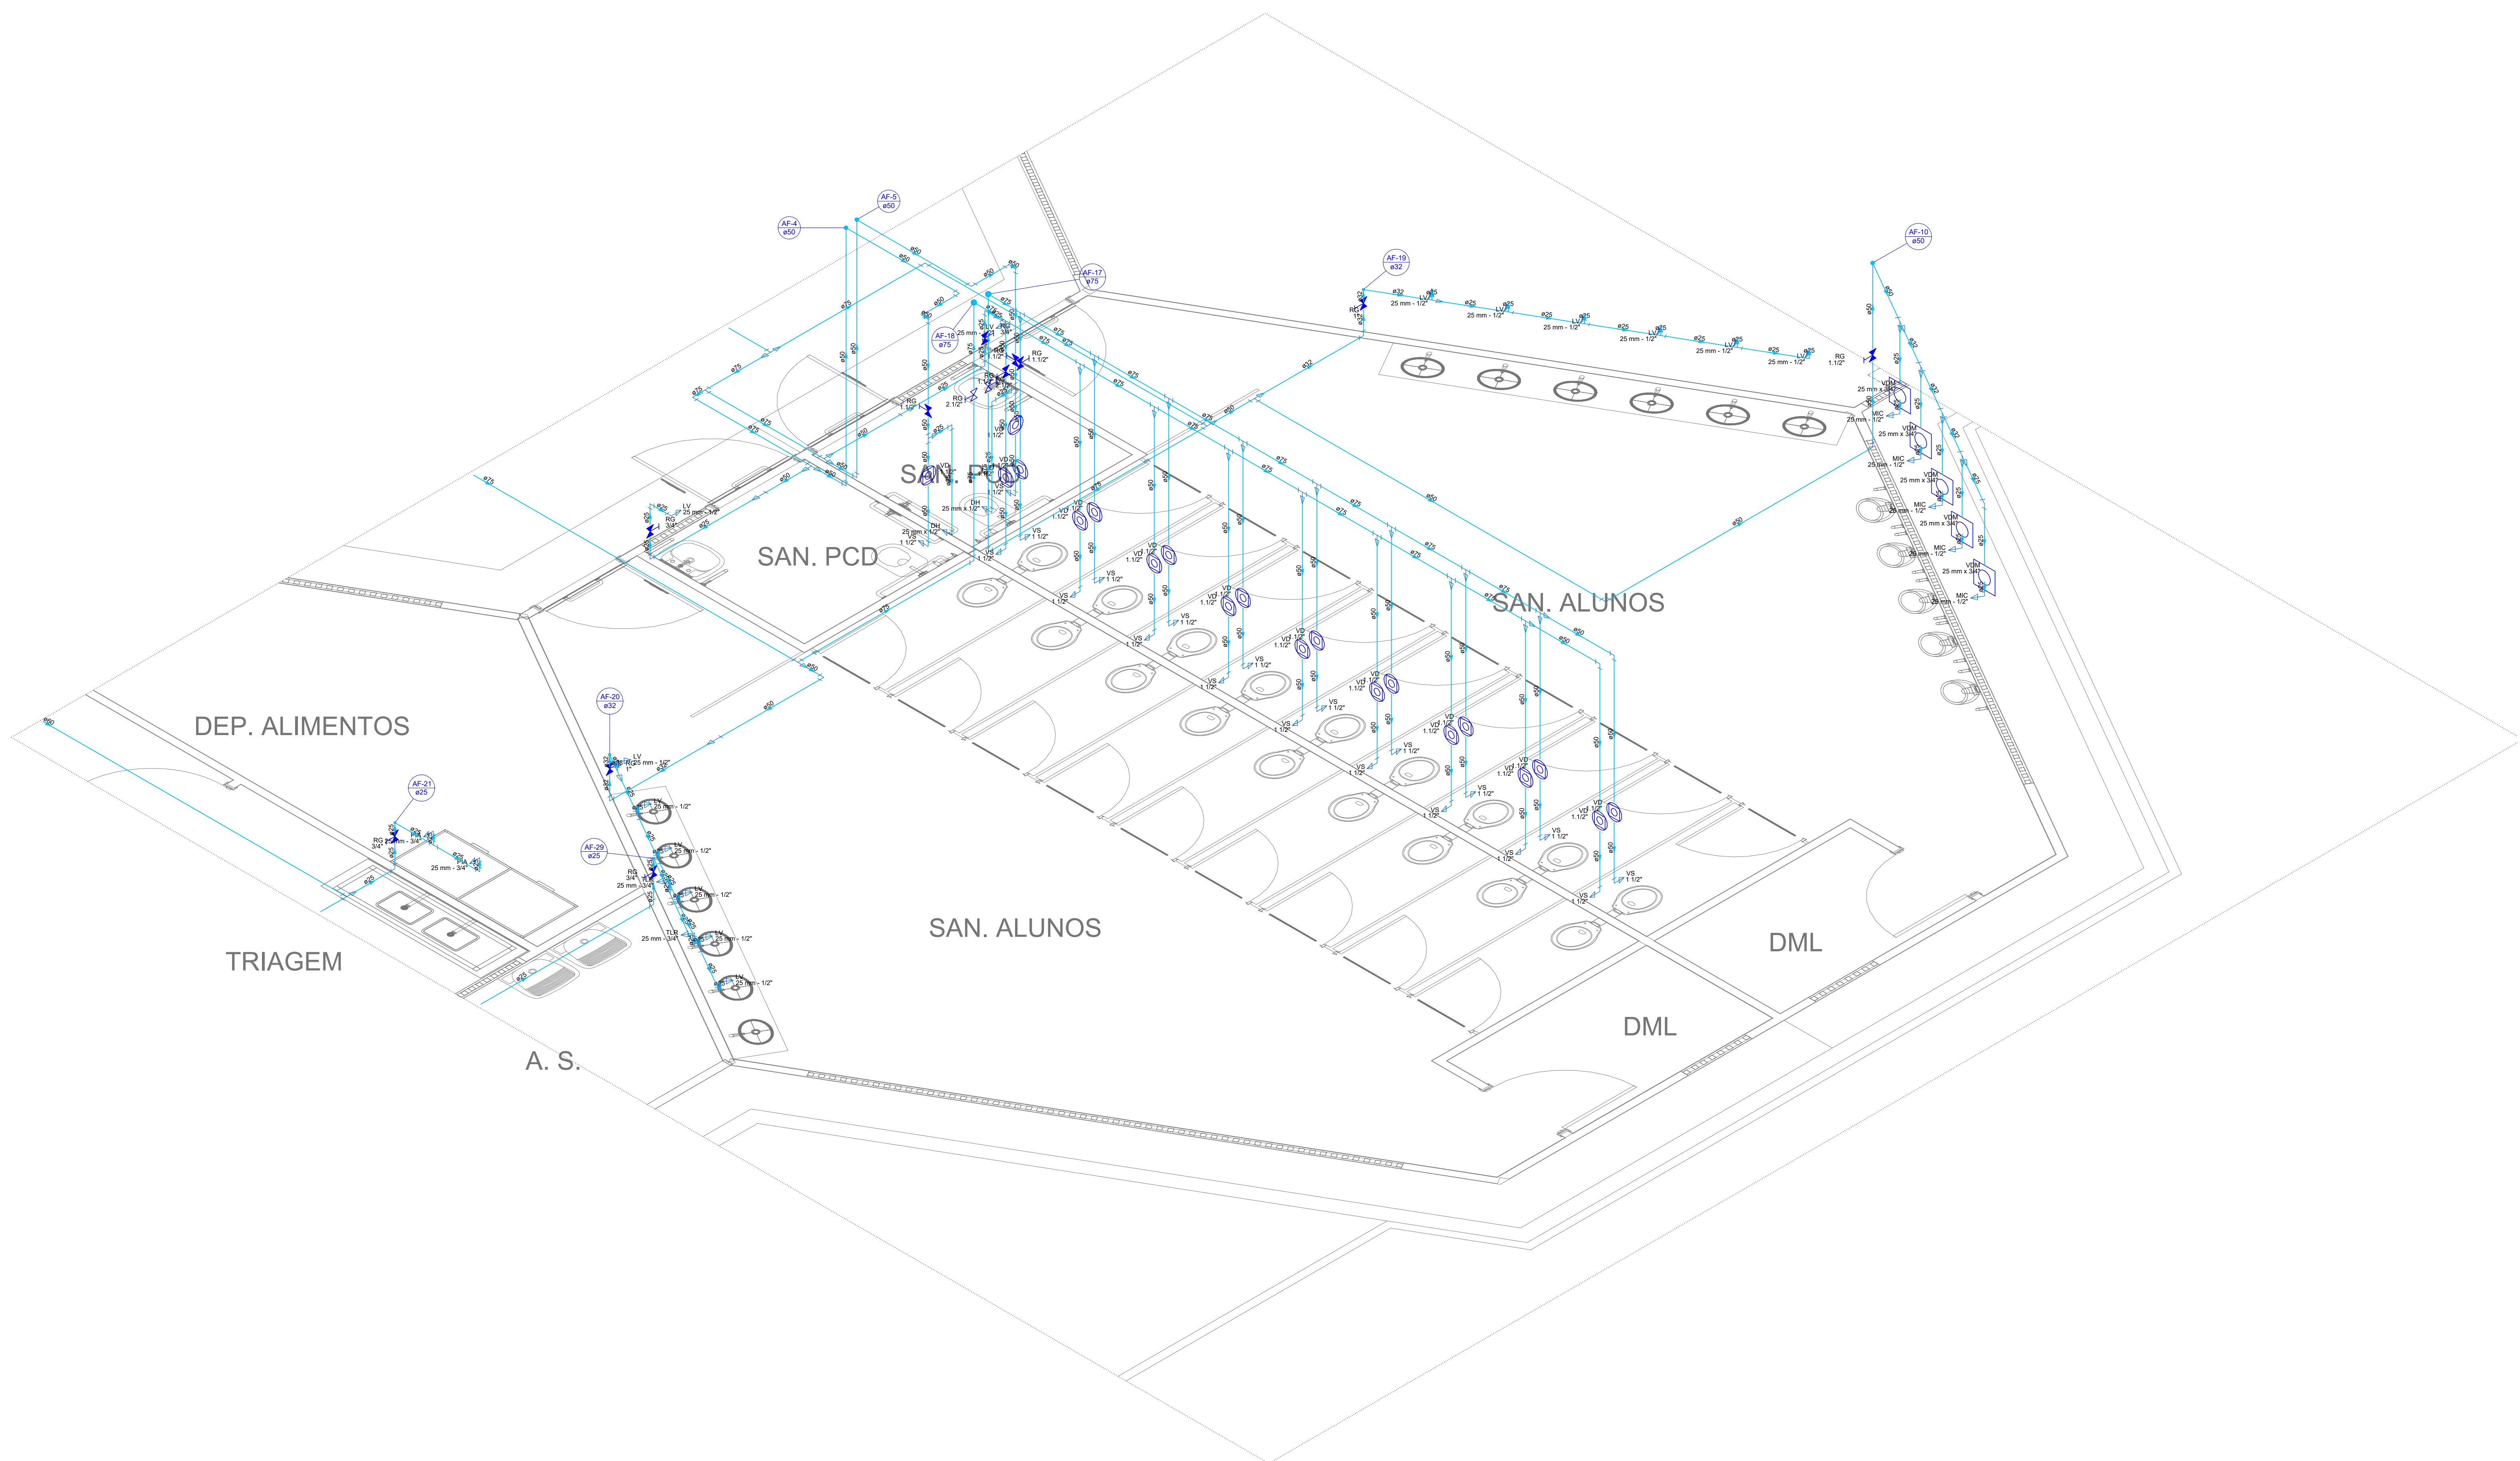

3 Detalhe Isométrico HID-3
ESCALA: 1/50

CRIMBO

R00:	17/01/2025	EMISSÃO INICIAL
REVISÃO	DATA	DESCRIÇÃO

PROJETO HIDRÁULICO

OBRA: EDUCACIONAL
ESCOLA ESTADUAL INDIGENA ZARUP WEJ

PROPRIETÁRIO: PREFEITURA MUNICIPAL DE RONDOLÂNDIA
CPF/CNPJ: 04.221.486/0001-49

ENDEREÇO: TERRA INDÍGENA ZORÓ, NA ZONA RURAL, RONDOLÂNDIA - MT

AUTOR DO PROJETO: *João Roberto Lopes*
CREA CAU: 042.148/6-0

RESP. P/ EXECUÇÃO: *João Roberto Lopes*
CREA CAU: 042.148/6-0


ESCALA: INDICADA

ASSUNTO: * DETALHES ISOMÉTRICOS DE ÁGUA FRIA

FOLHA Nº: **HID 08/12**

NOME DO ARQUIVO DIGITAL: PROJ_HID_ESCOLA_INDIGENA_CORRETO_R01.dwg

PROJETO AUTOMATIZADO COM O SOFTWARE AUTOCAD 2017. O PROJETO É DE PROPRIEDADE DA EMPRESA E NÃO DEVE SER REPRODUZIDO SEM A AUTORIZAÇÃO DA MESMA. A EMPRESA NÃO SE RESPONSABILIZA POR ERROS DE CÁLCULO OU DE EXECUÇÃO DO PROJETO.

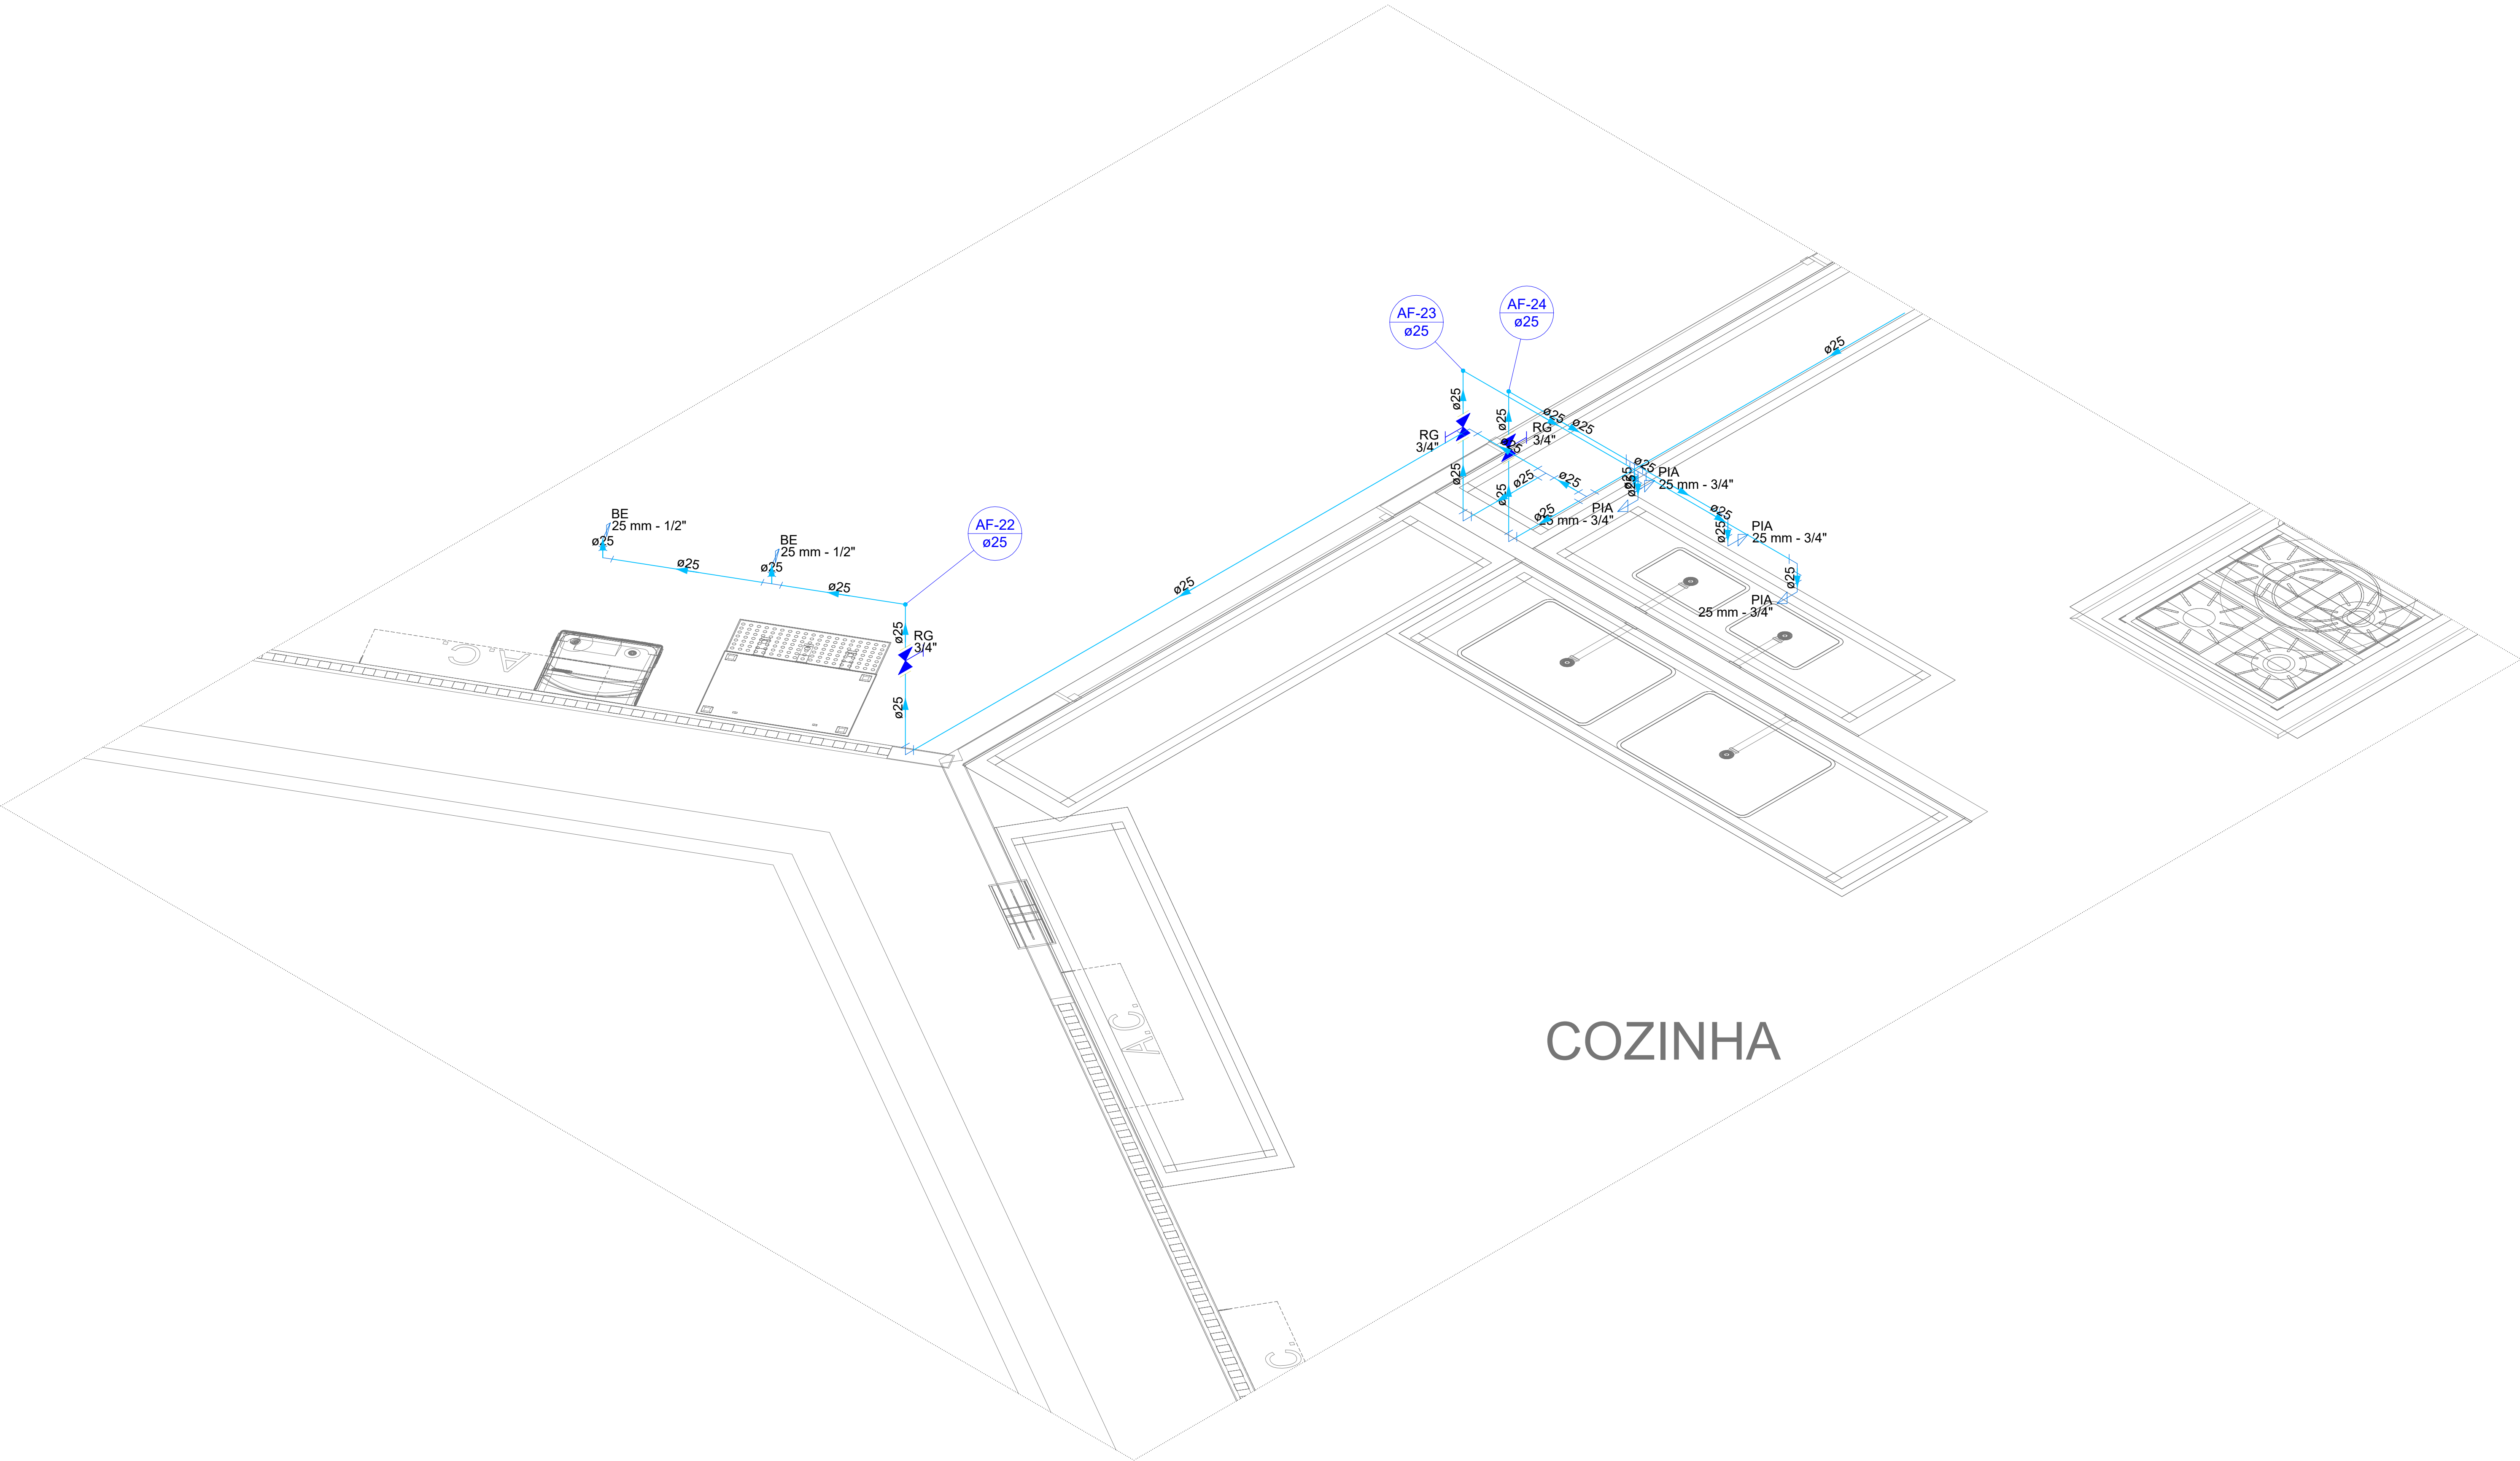

4 Detalhe Isométrico HID-5
ESCALA: 1/25

CARIMBO

R/O	17/01/2025	EMIÇÃO INICIAL
REVISÃO	DATA	DESCRIÇÃO

PROJETO HIDRÁULICO

OBRA: EDUCACIONAL
ESCOLA ESTADUAL INDIGINA ZARUP WEJ

PROPRIETÁRIO: PREFEITURA MUNICIPAL DE RONDOLÂNDIA
CPF/CNPJ: 04.221.486/0001-49

ENDEREÇO: TERRA INDÍGENA ZORÓ, NA ZONA RURAL, RONDOLÂNDIA - MT

AUTOR DO PROJETO:
CREA/CAU:

RESP. P/ EXECUÇÃO:
CREA/CAU:

ESCALA: INDICADA


ASSUNTO: * DETALHES ISOMÉTRICOS DE ÁGUA FRIA

FOLHA Nº: HID 09/12

Nome do Arquivo Digital: PROJ_HID_ESCOLA_INDIGENA_CORRETO_RSL.dwg

REPRODUÇÃO AUTOMÁTICA E RESERVADOS TODOS OS DIREITOS. NUNCA PARTES DESSE PROJETO PODERÁ SER REPRODUZIDA, REPRODUZIDA, EXCETO PARA O TRANSMISSOR, SEM AUTORIZAÇÃO PRÉVIA POR ESCRITO DO AUTOR DO PROJETO E EMISSÃO DE NOVAS ARTS.


1 Detalhe do Reservatório 10.000 L
ESCALA: s/esc

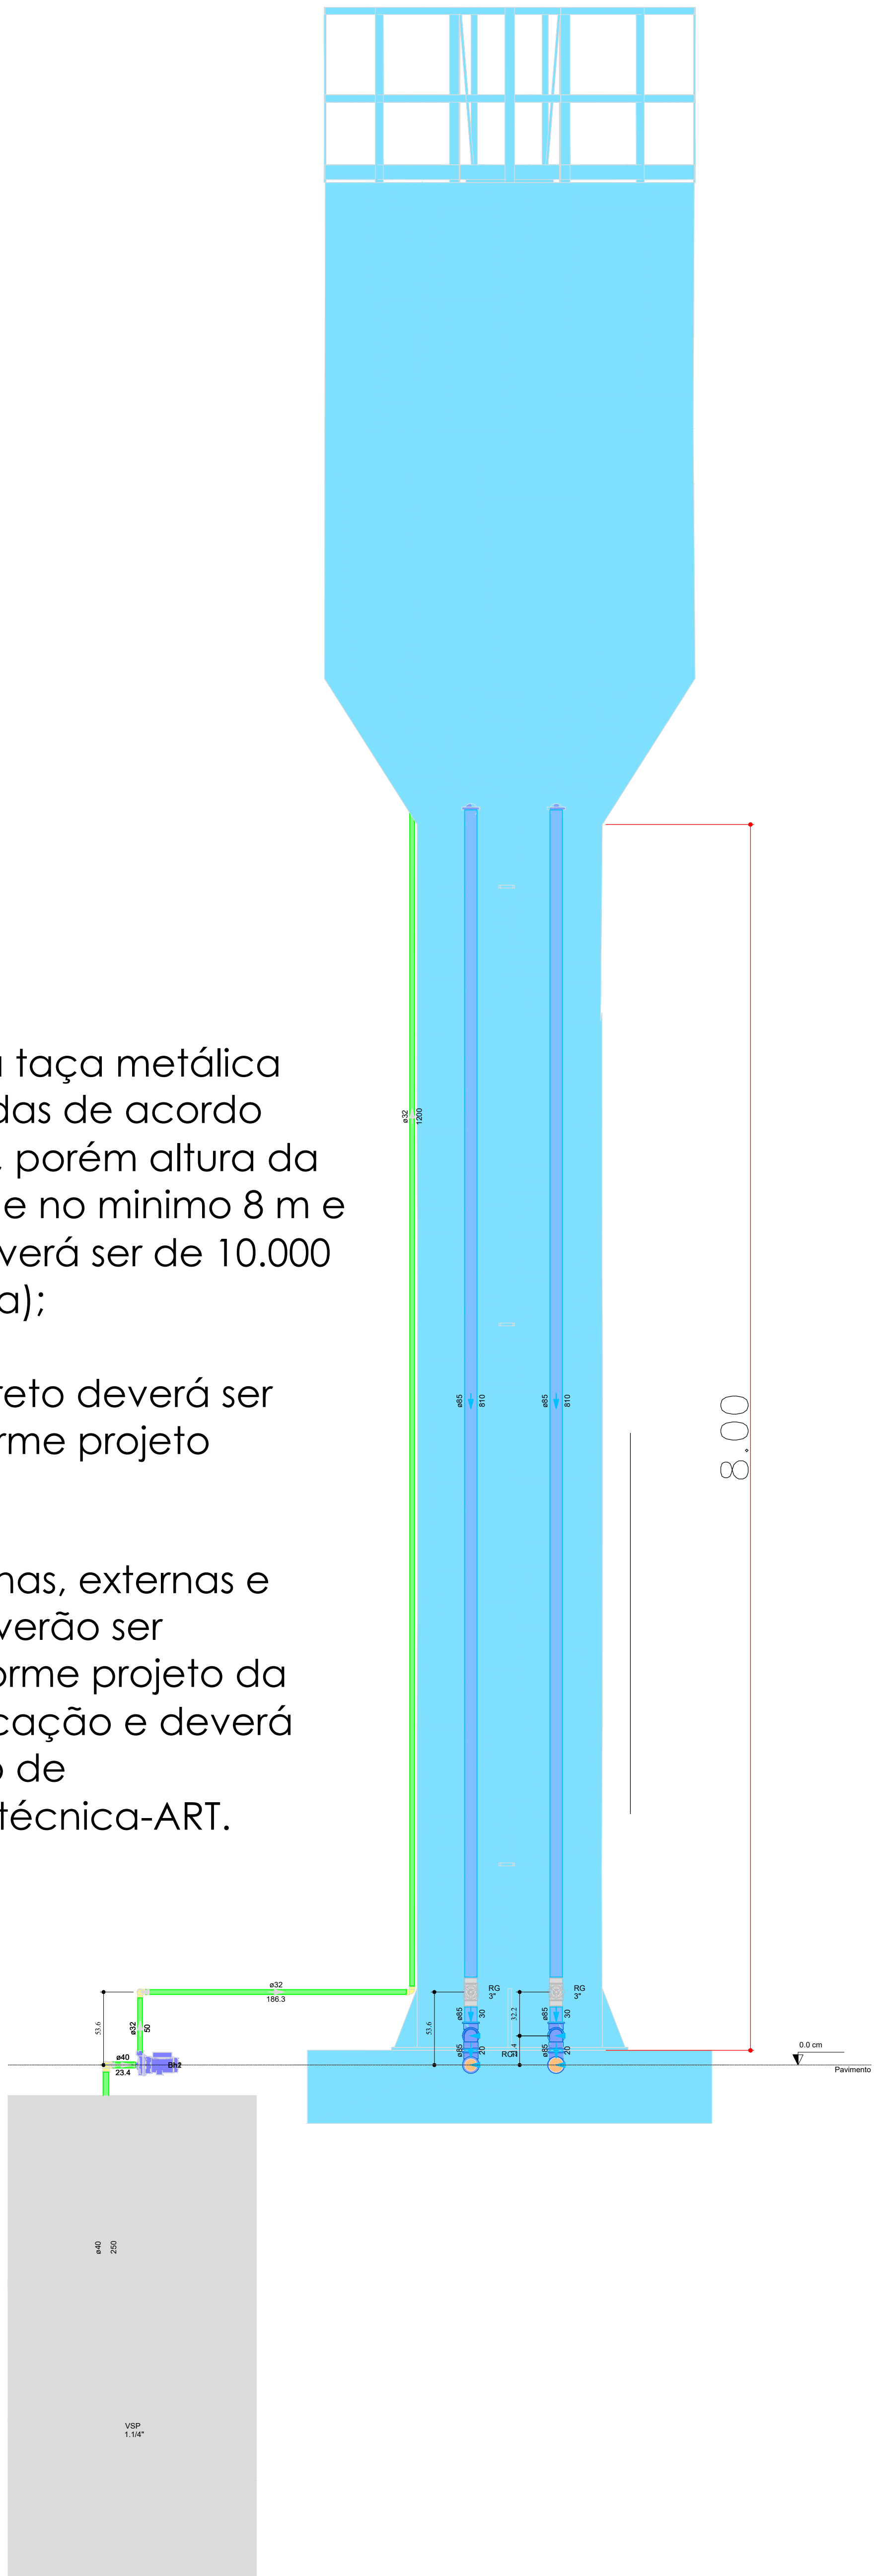

Notas:

- As dimensões da taça metálica podem ser alteradas de acordo com o fabricante, porém altura da coluna deve ser de no mínimo 8 m e o volume total deverá ser de 10.000 Litros (Coluna Seca);
- A base de concreto deverá ser executada conforme projeto estrutural;
- As escadas internas, externas e guarda-corpo deverão ser executados conforme projeto da empresa de fabricação e deverá constar anotação de responsabilidade técnica-ART.

2 Detalhe da cisterna 25.000 L
ESCALA: s/esc

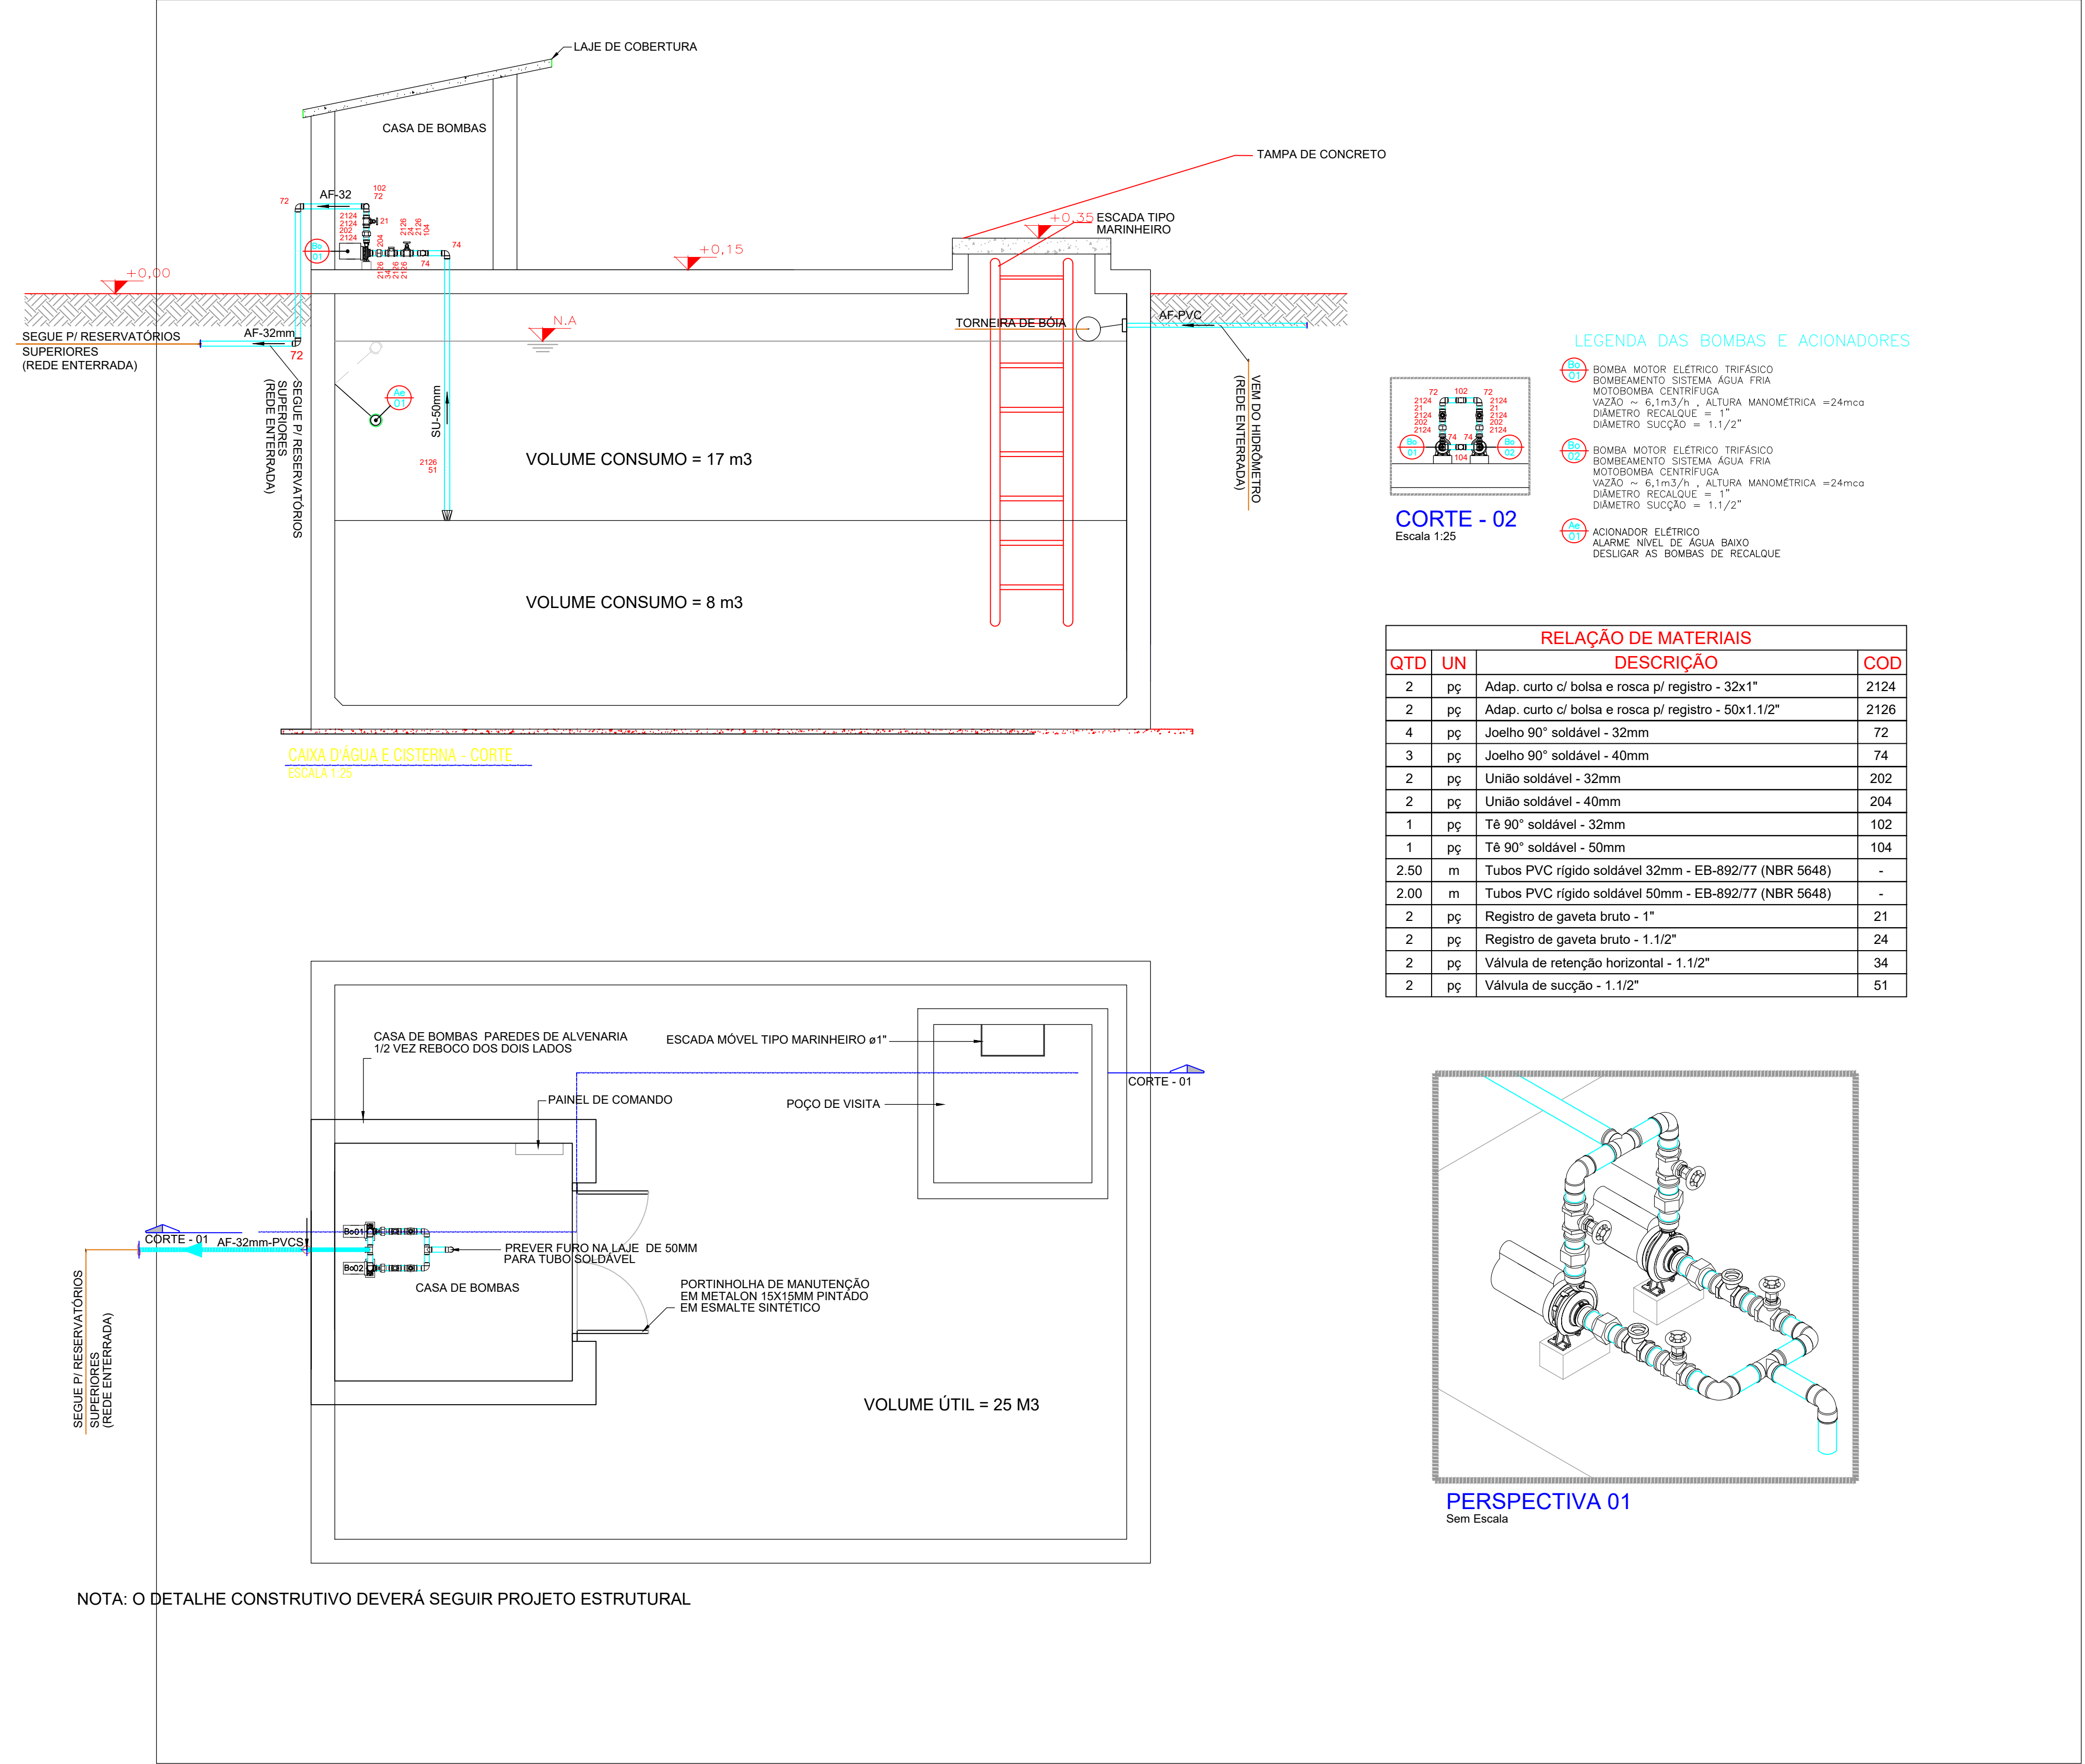

PROJETO HIDRÁULICO

OBRA: EDUCACIONAL
ESCOLA ESTADUAL INDIGENA ZARUP WEJ

PROPRIETÁRIO: PREFEITURA MUNICIPAL DE RONDOLÂNDIA
CPF/CNPJ: 04.221.486/0001-49

ENDEREÇO: TERRA INDIGENA ZORÓ, NA ZONA RURAL, RONDOLÂNDIA - MT

AUTOR DO PROJETO
CREA/CAL:


RESP. P/ EXECUÇÃO
CREA/CAL:

 
ESCALA: INDICADA








ASSUNTO: DETALHE DOS RESERVATÓRIOS

FOLHA Nº: 10/12

NOME DO ARQUIVO DIGITAL: PROJ_1_HID_ESCCLA_A_INDIGENA_CORRETO_01.dwg

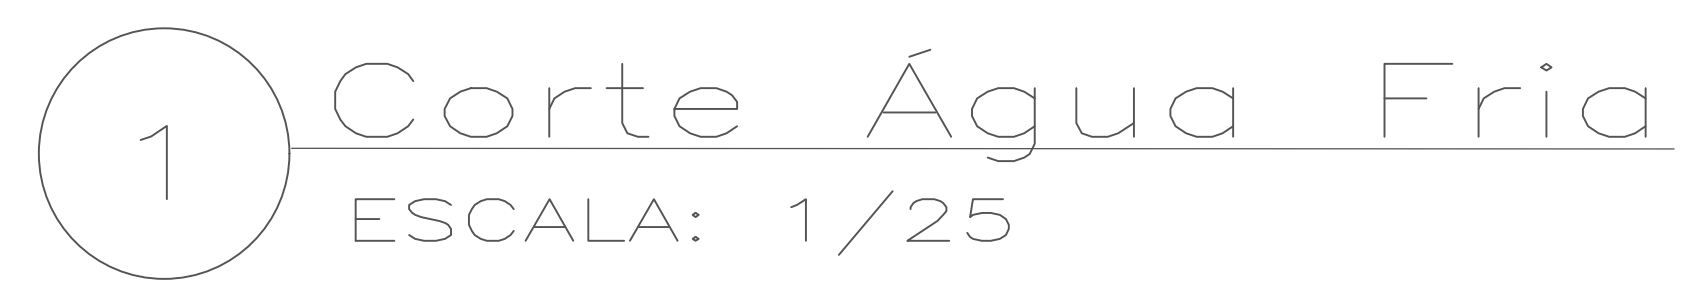

		
PROJETO HIDRÁULICO		
OBRA: EDUCACIONAL ESCOLA ESTADUAL INDÍGENA ZARUP WEJ		
PROPRIETÁRIO: CPFI (CMU)	PREFEITURA MUNICIPAL DE RONDOLÂNDIA 04.221.486/0001-49	
ENDEREÇO: TERRA INDÍGENA ZORÓ, NA ZONA RURAL, RONDOLÂNDIA - MT		
AUTOR DO PROJETO: CREA CAU:  <i>Jansen Medeiros Lopes</i> Engenheiro Civil (CREA 06808)		
RESP. PE EXECUÇÃO: CREA CAU:		
ESCALA: INDICADA	ASSUNTO: * CORTES DE ÁGUA FRIA	FOLHA Nº: HID 11 / 12
NOME DO ARQUIVO DIGITAL: PROJ_01_03_C303_A_INDIGENA_CORRIGI_ZARUP_wej.dwg		

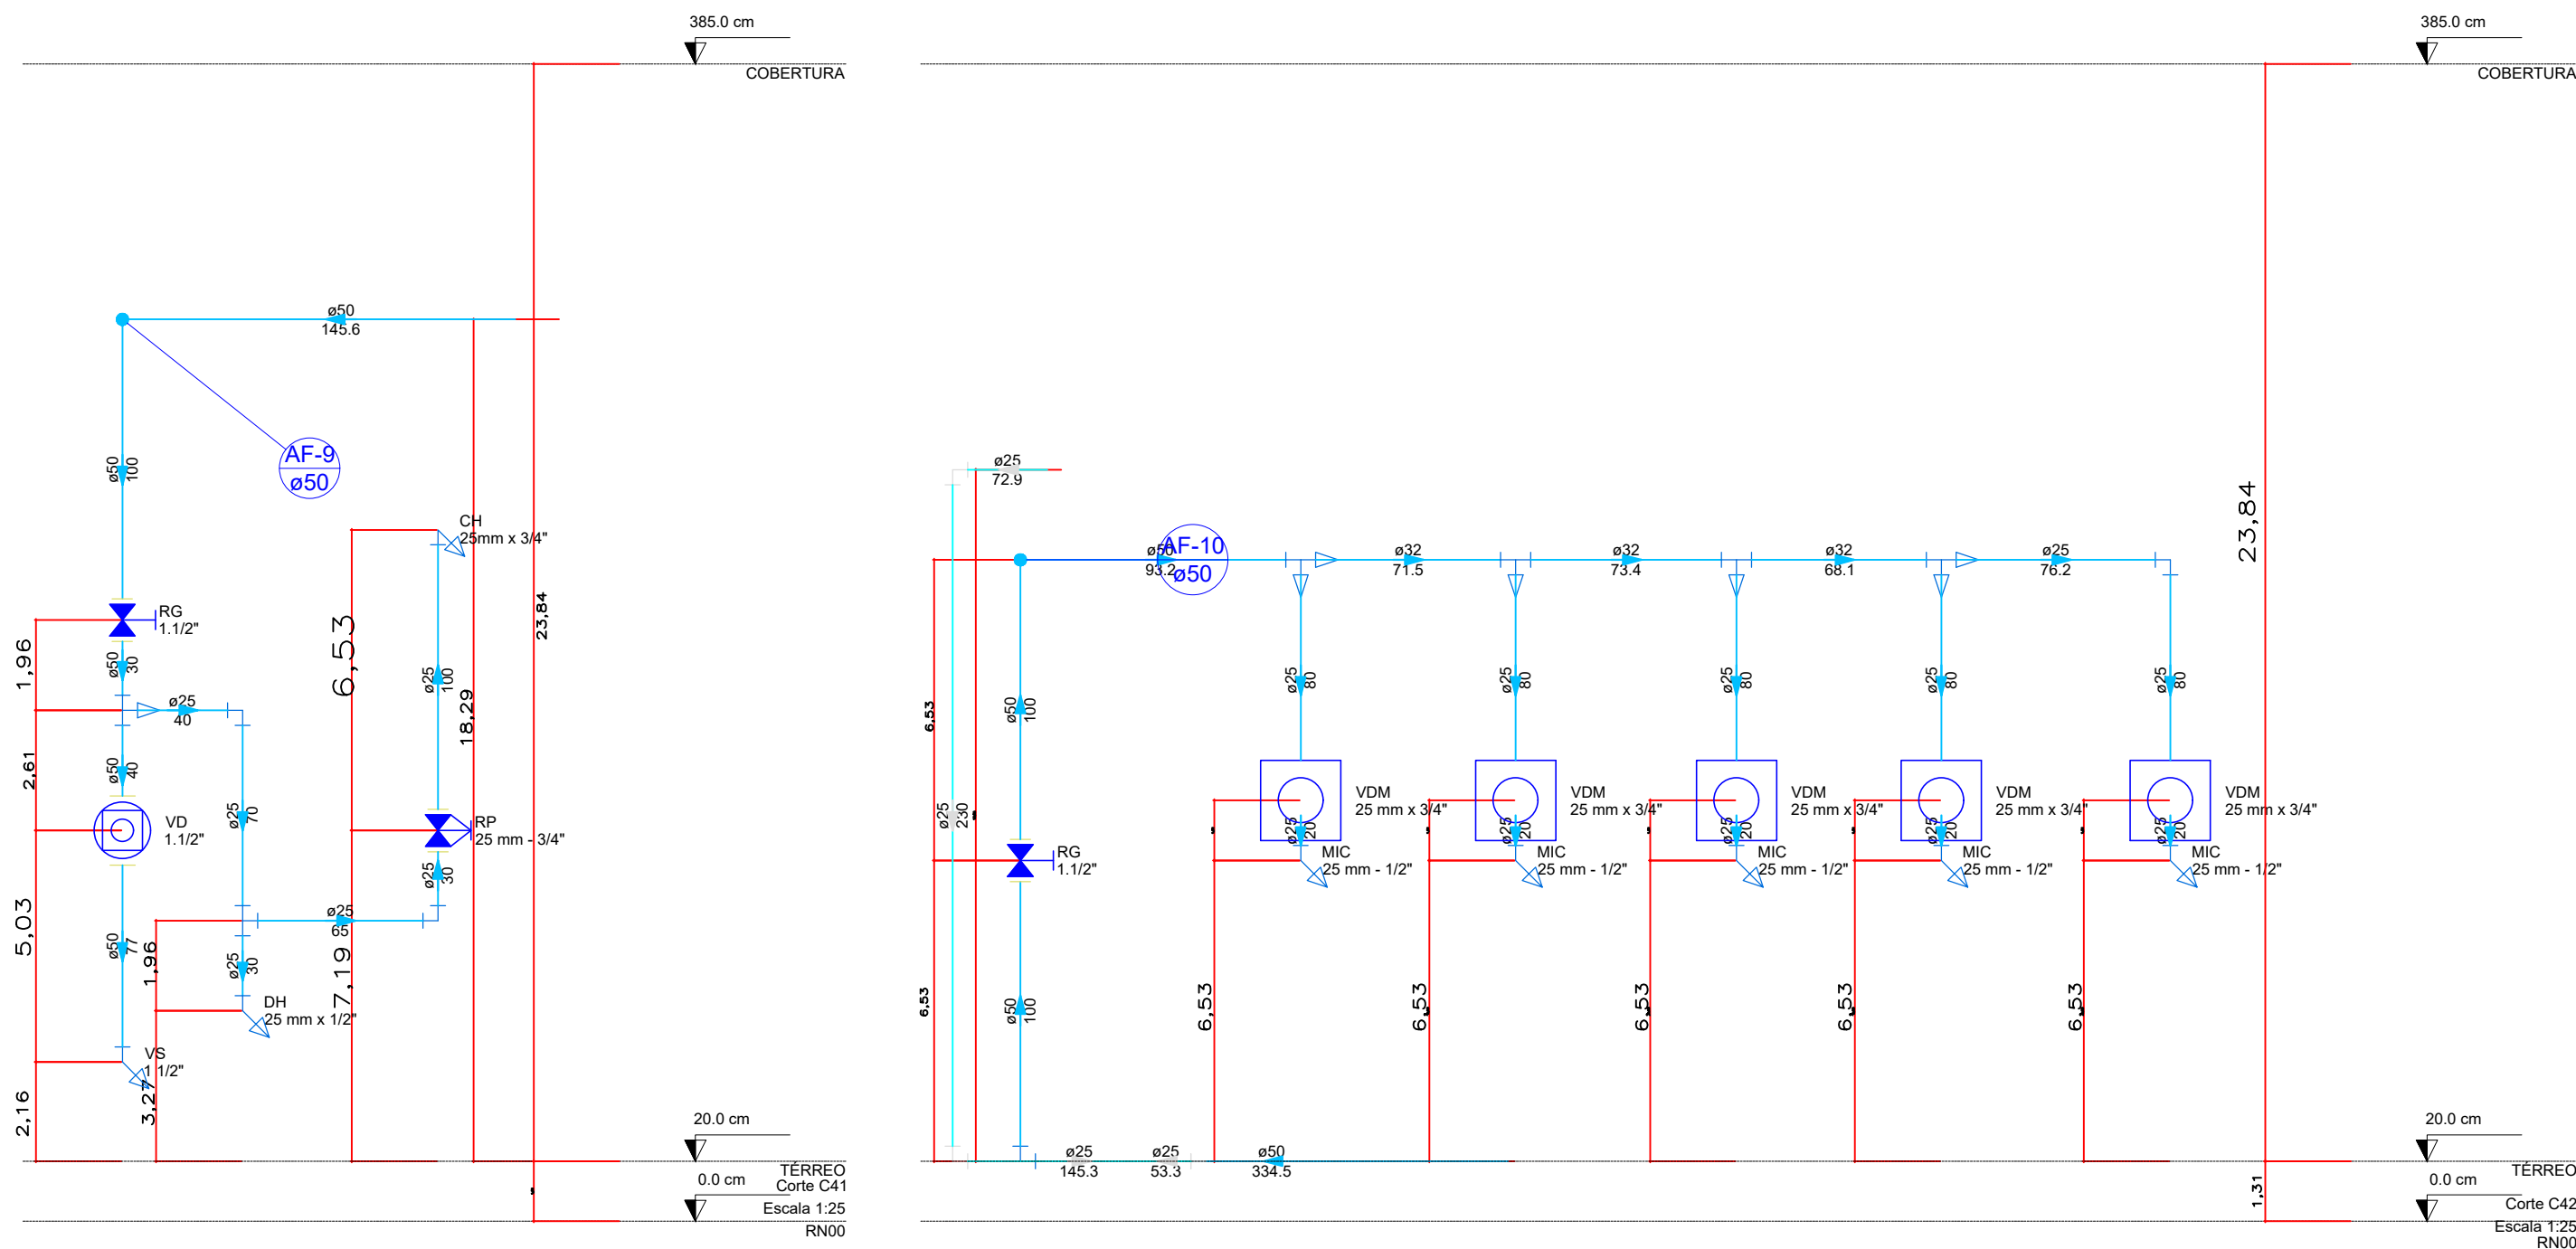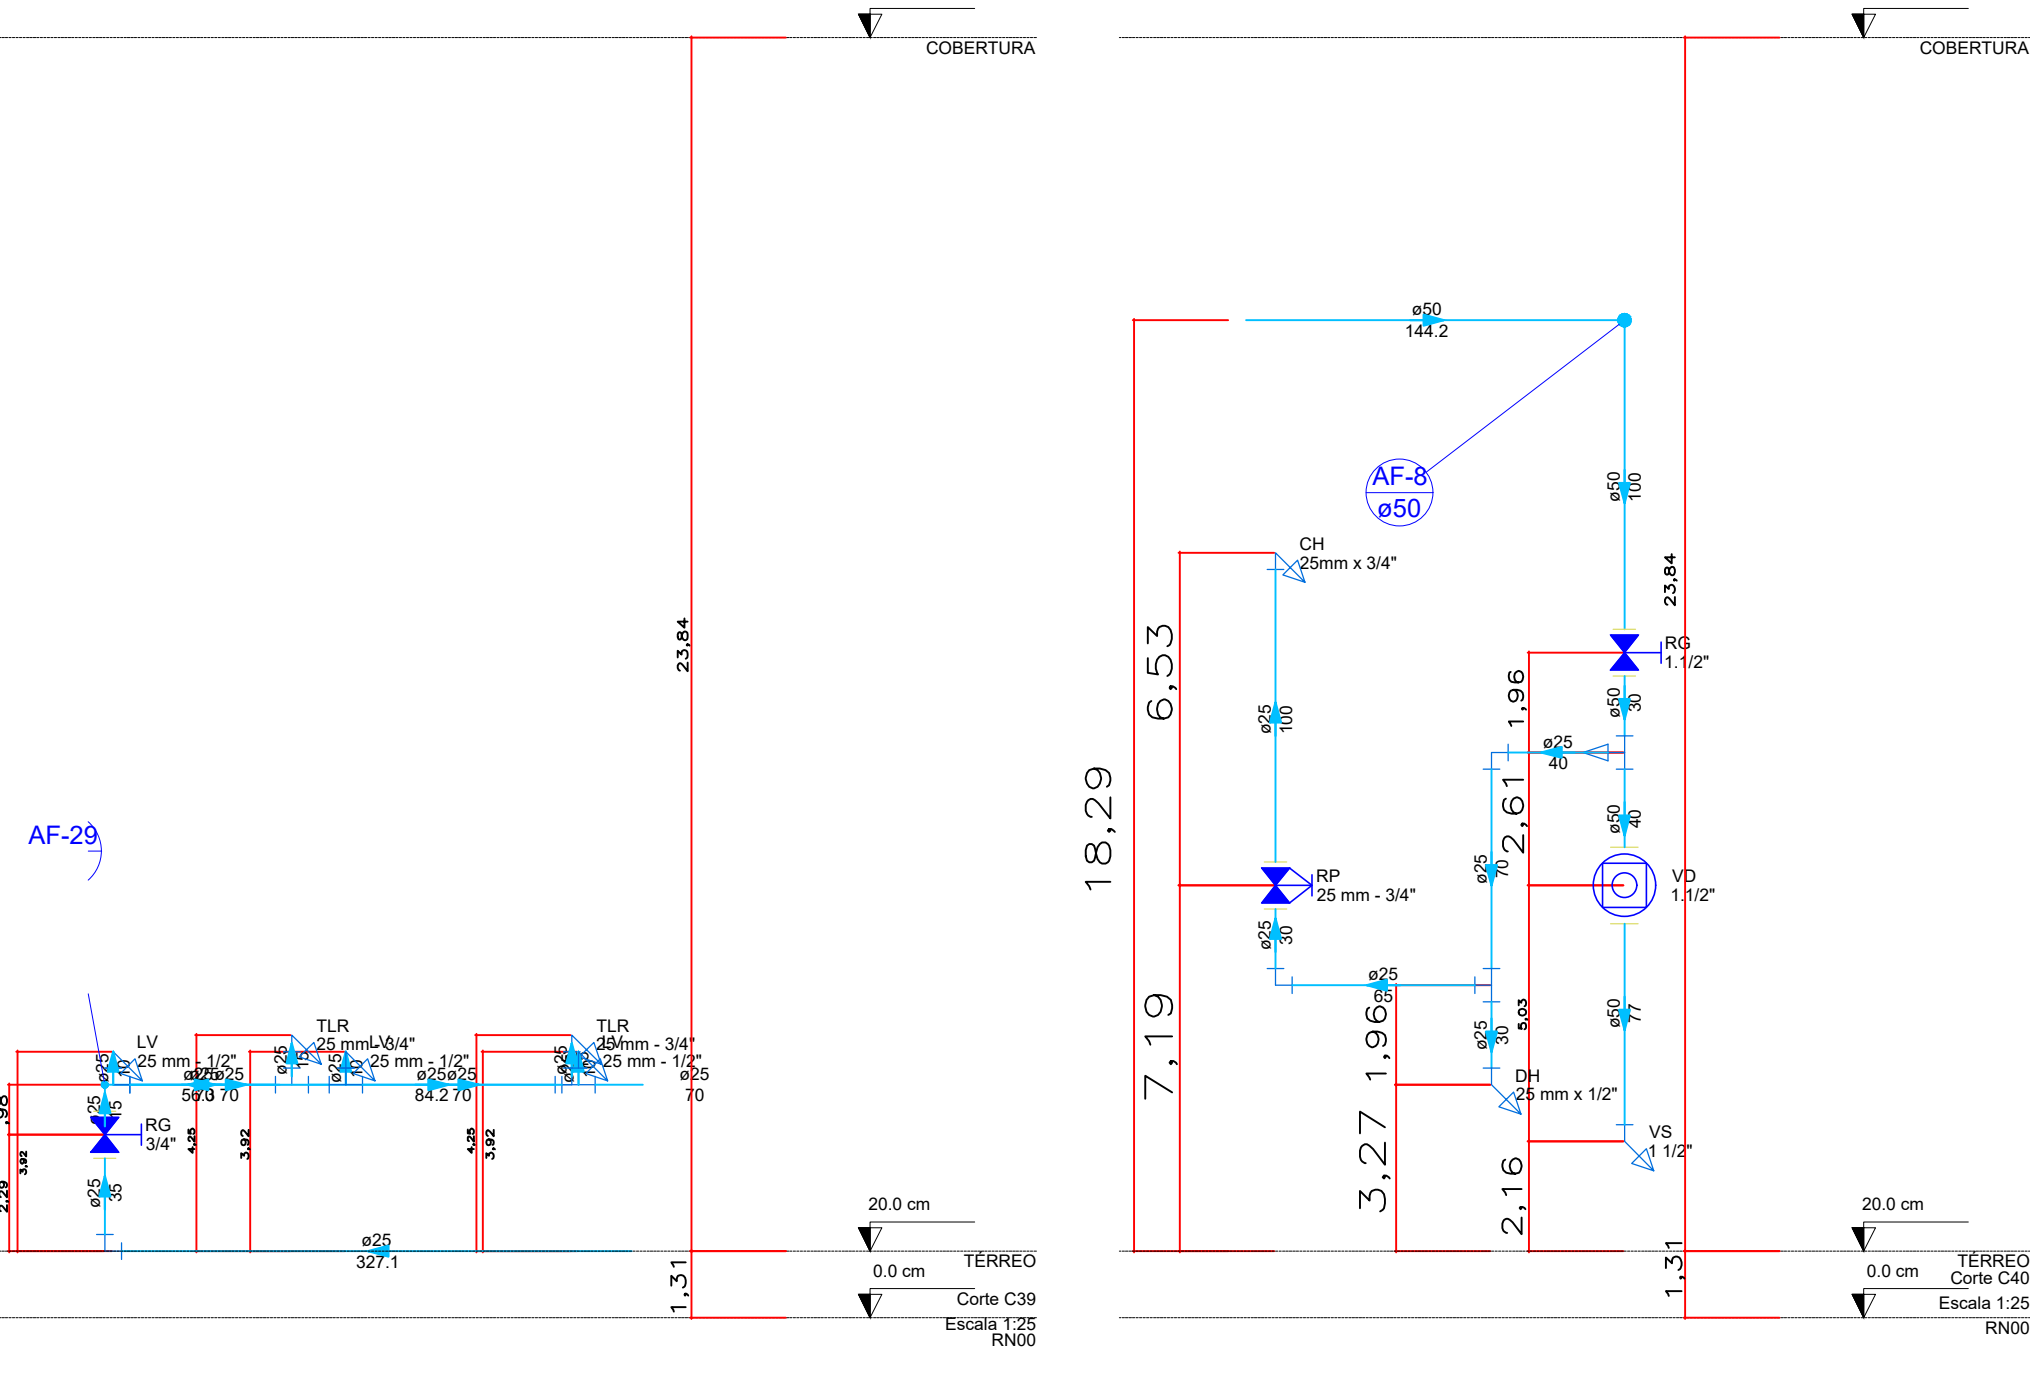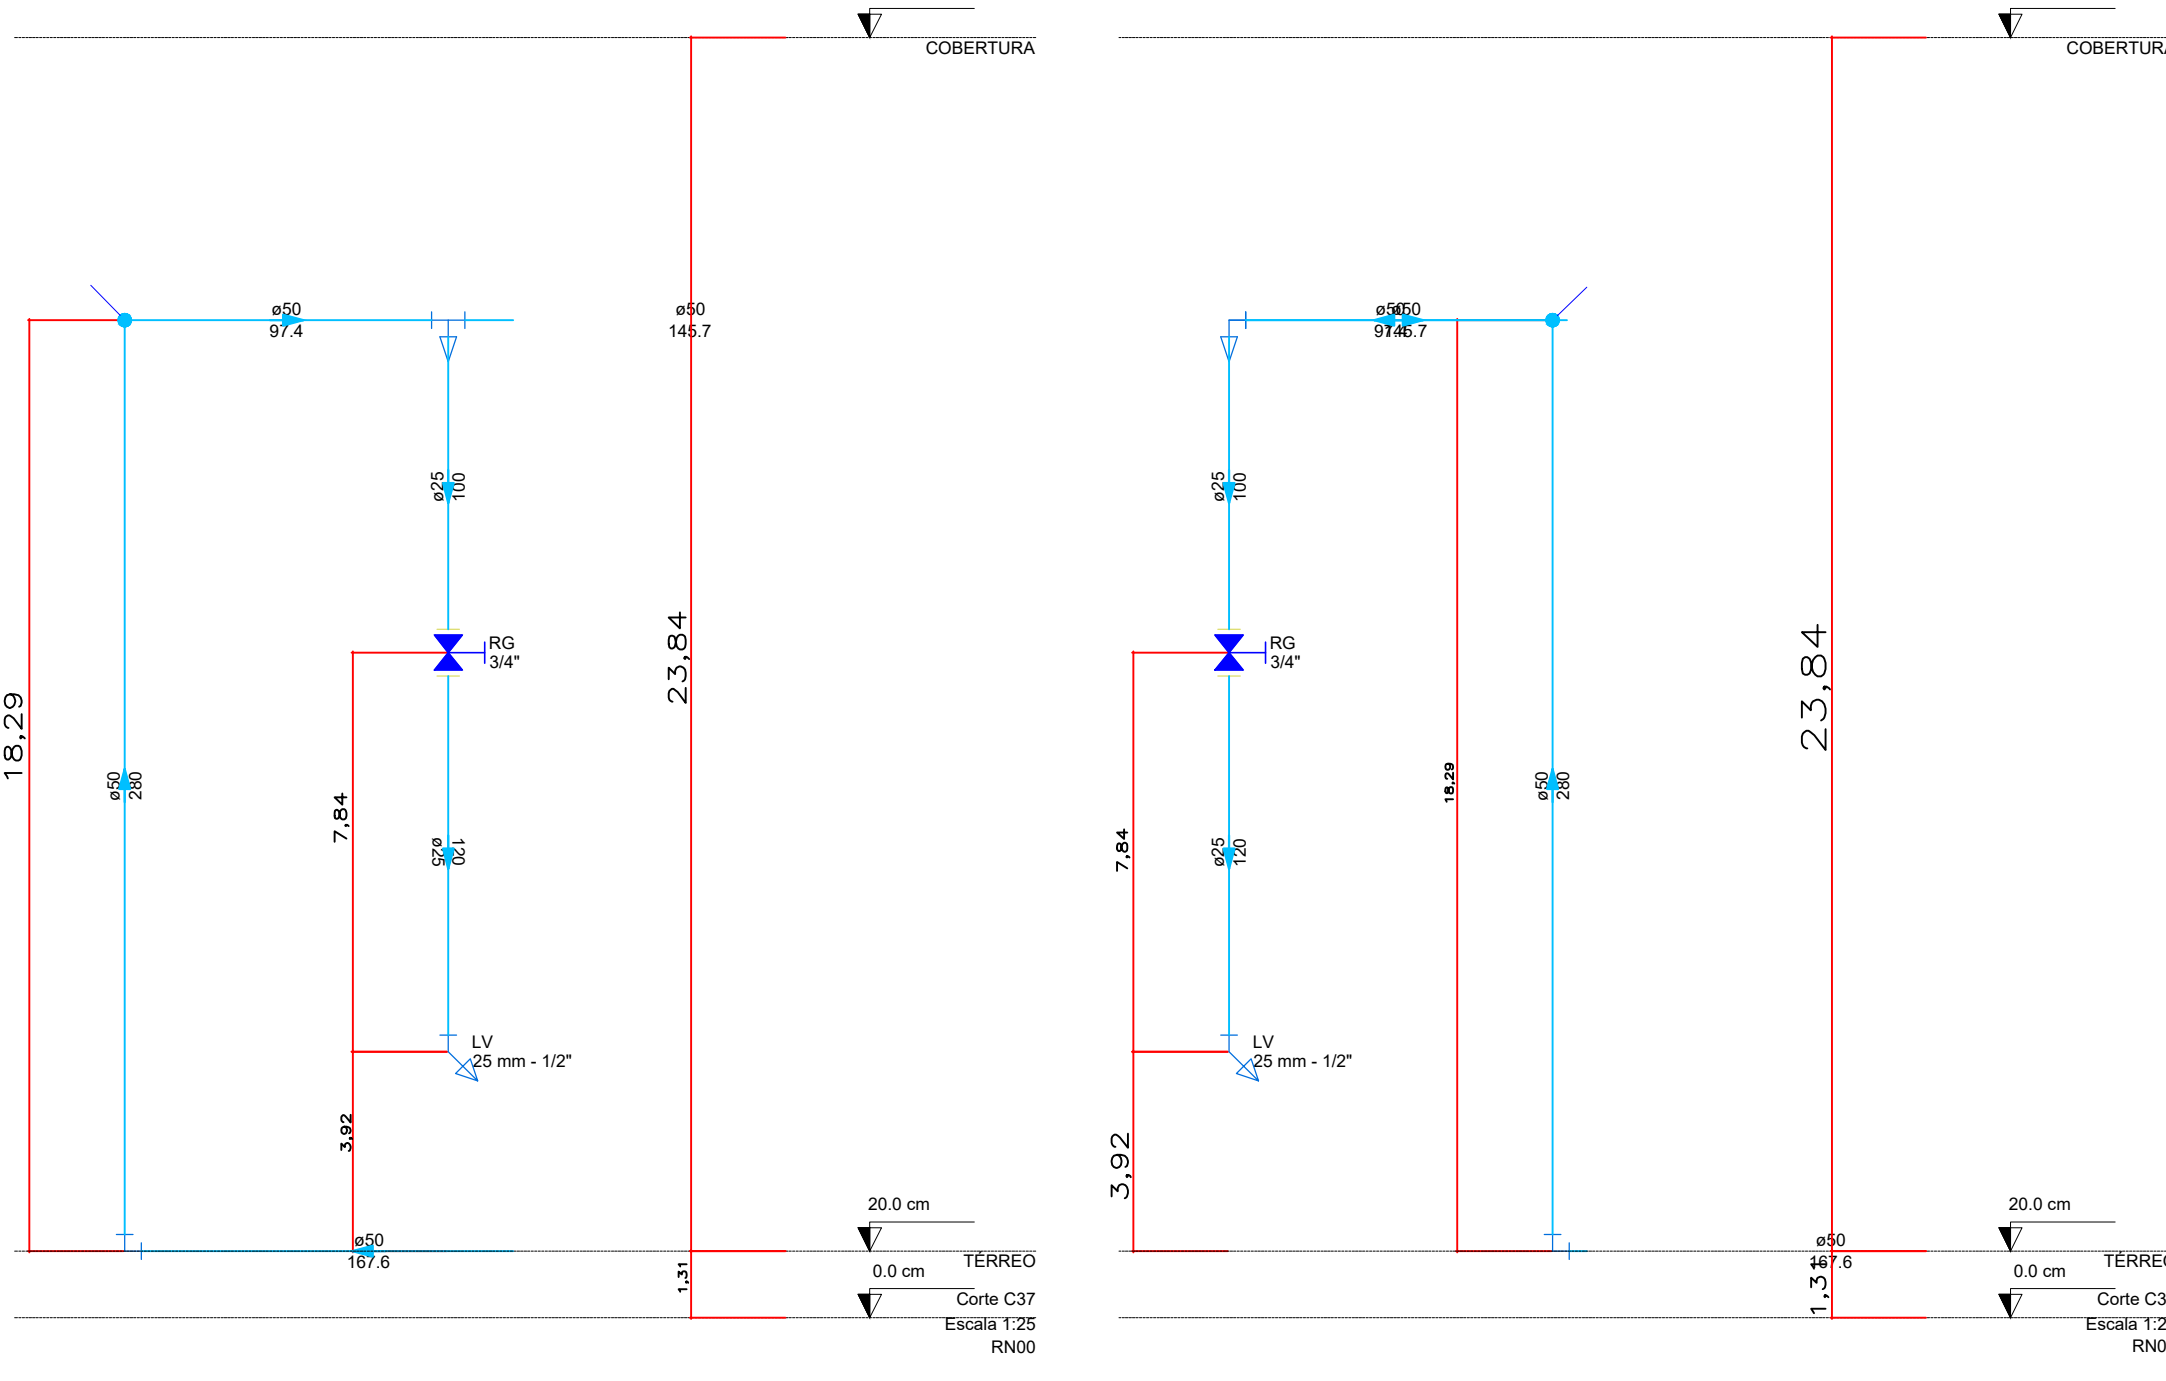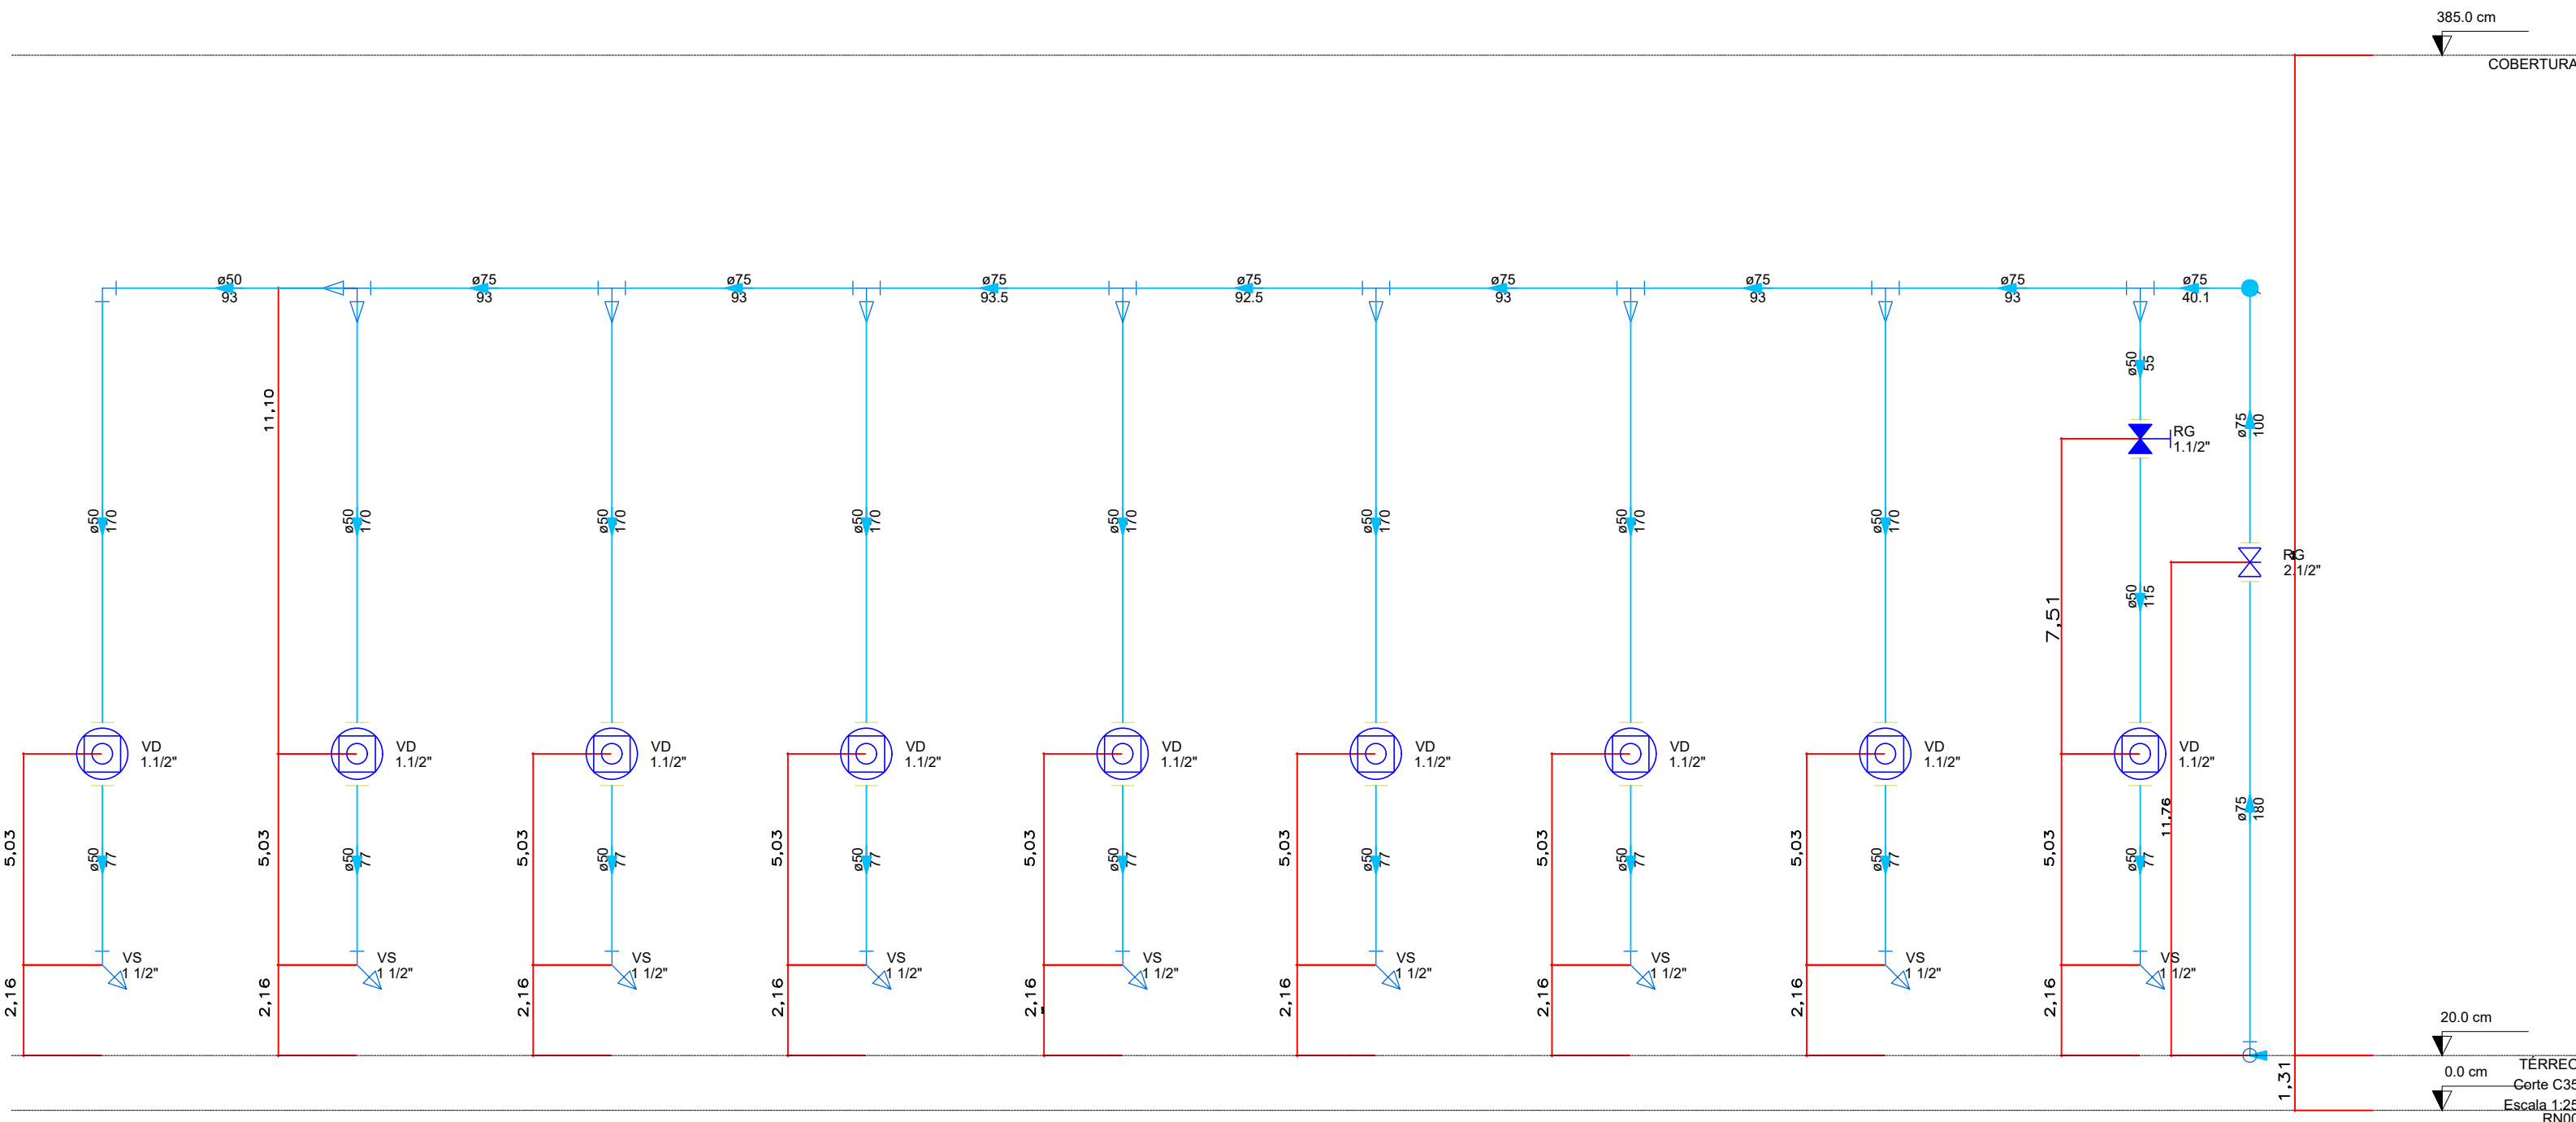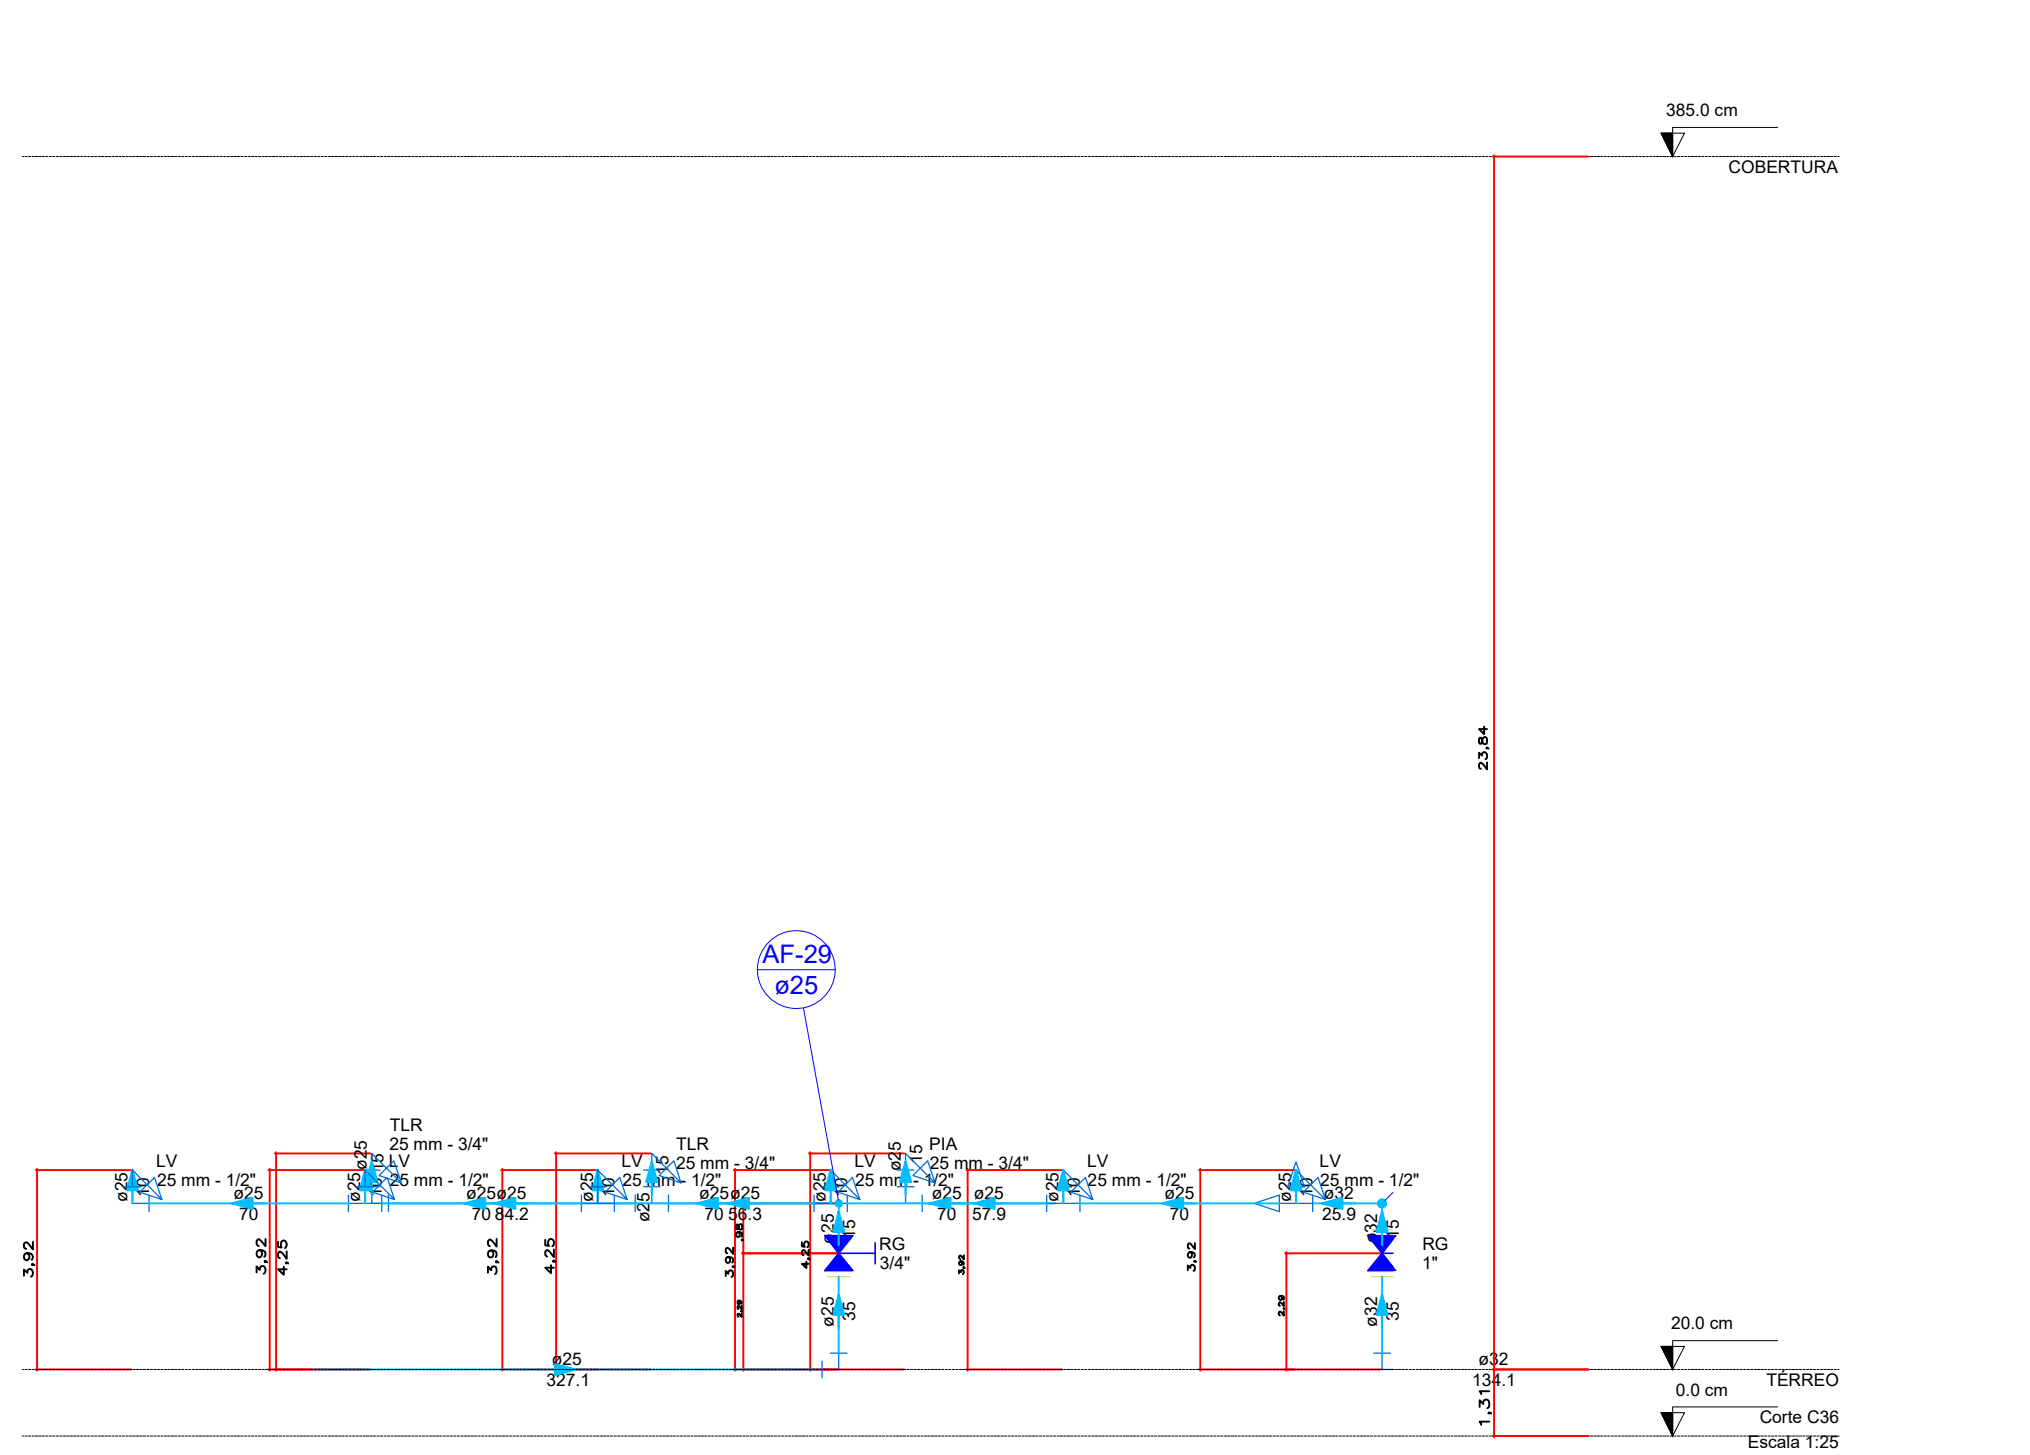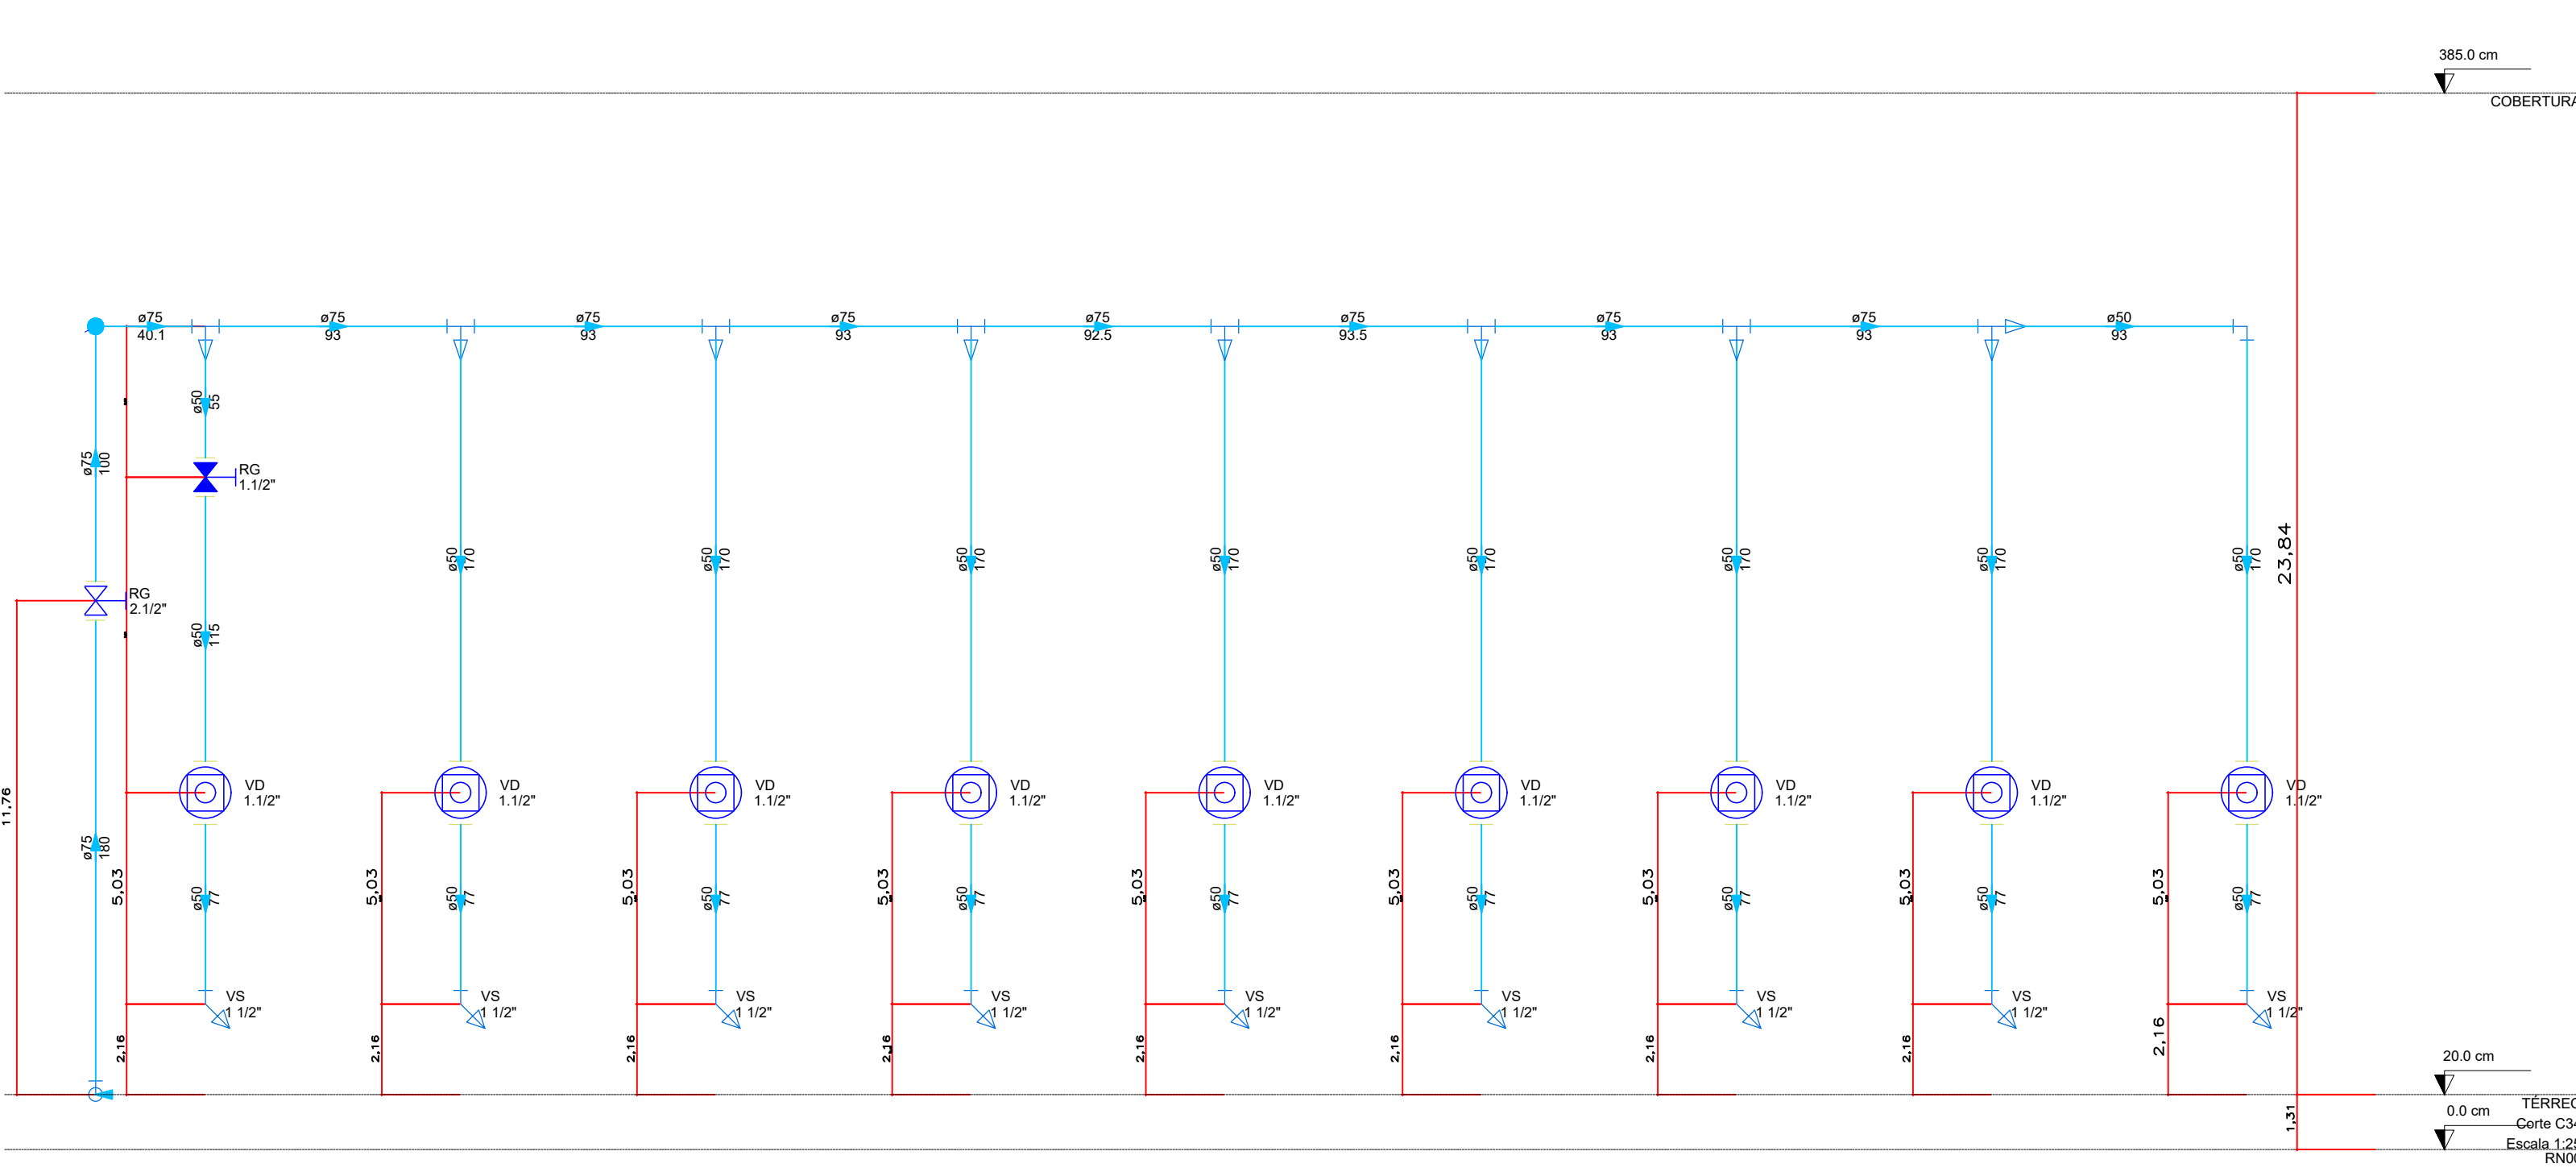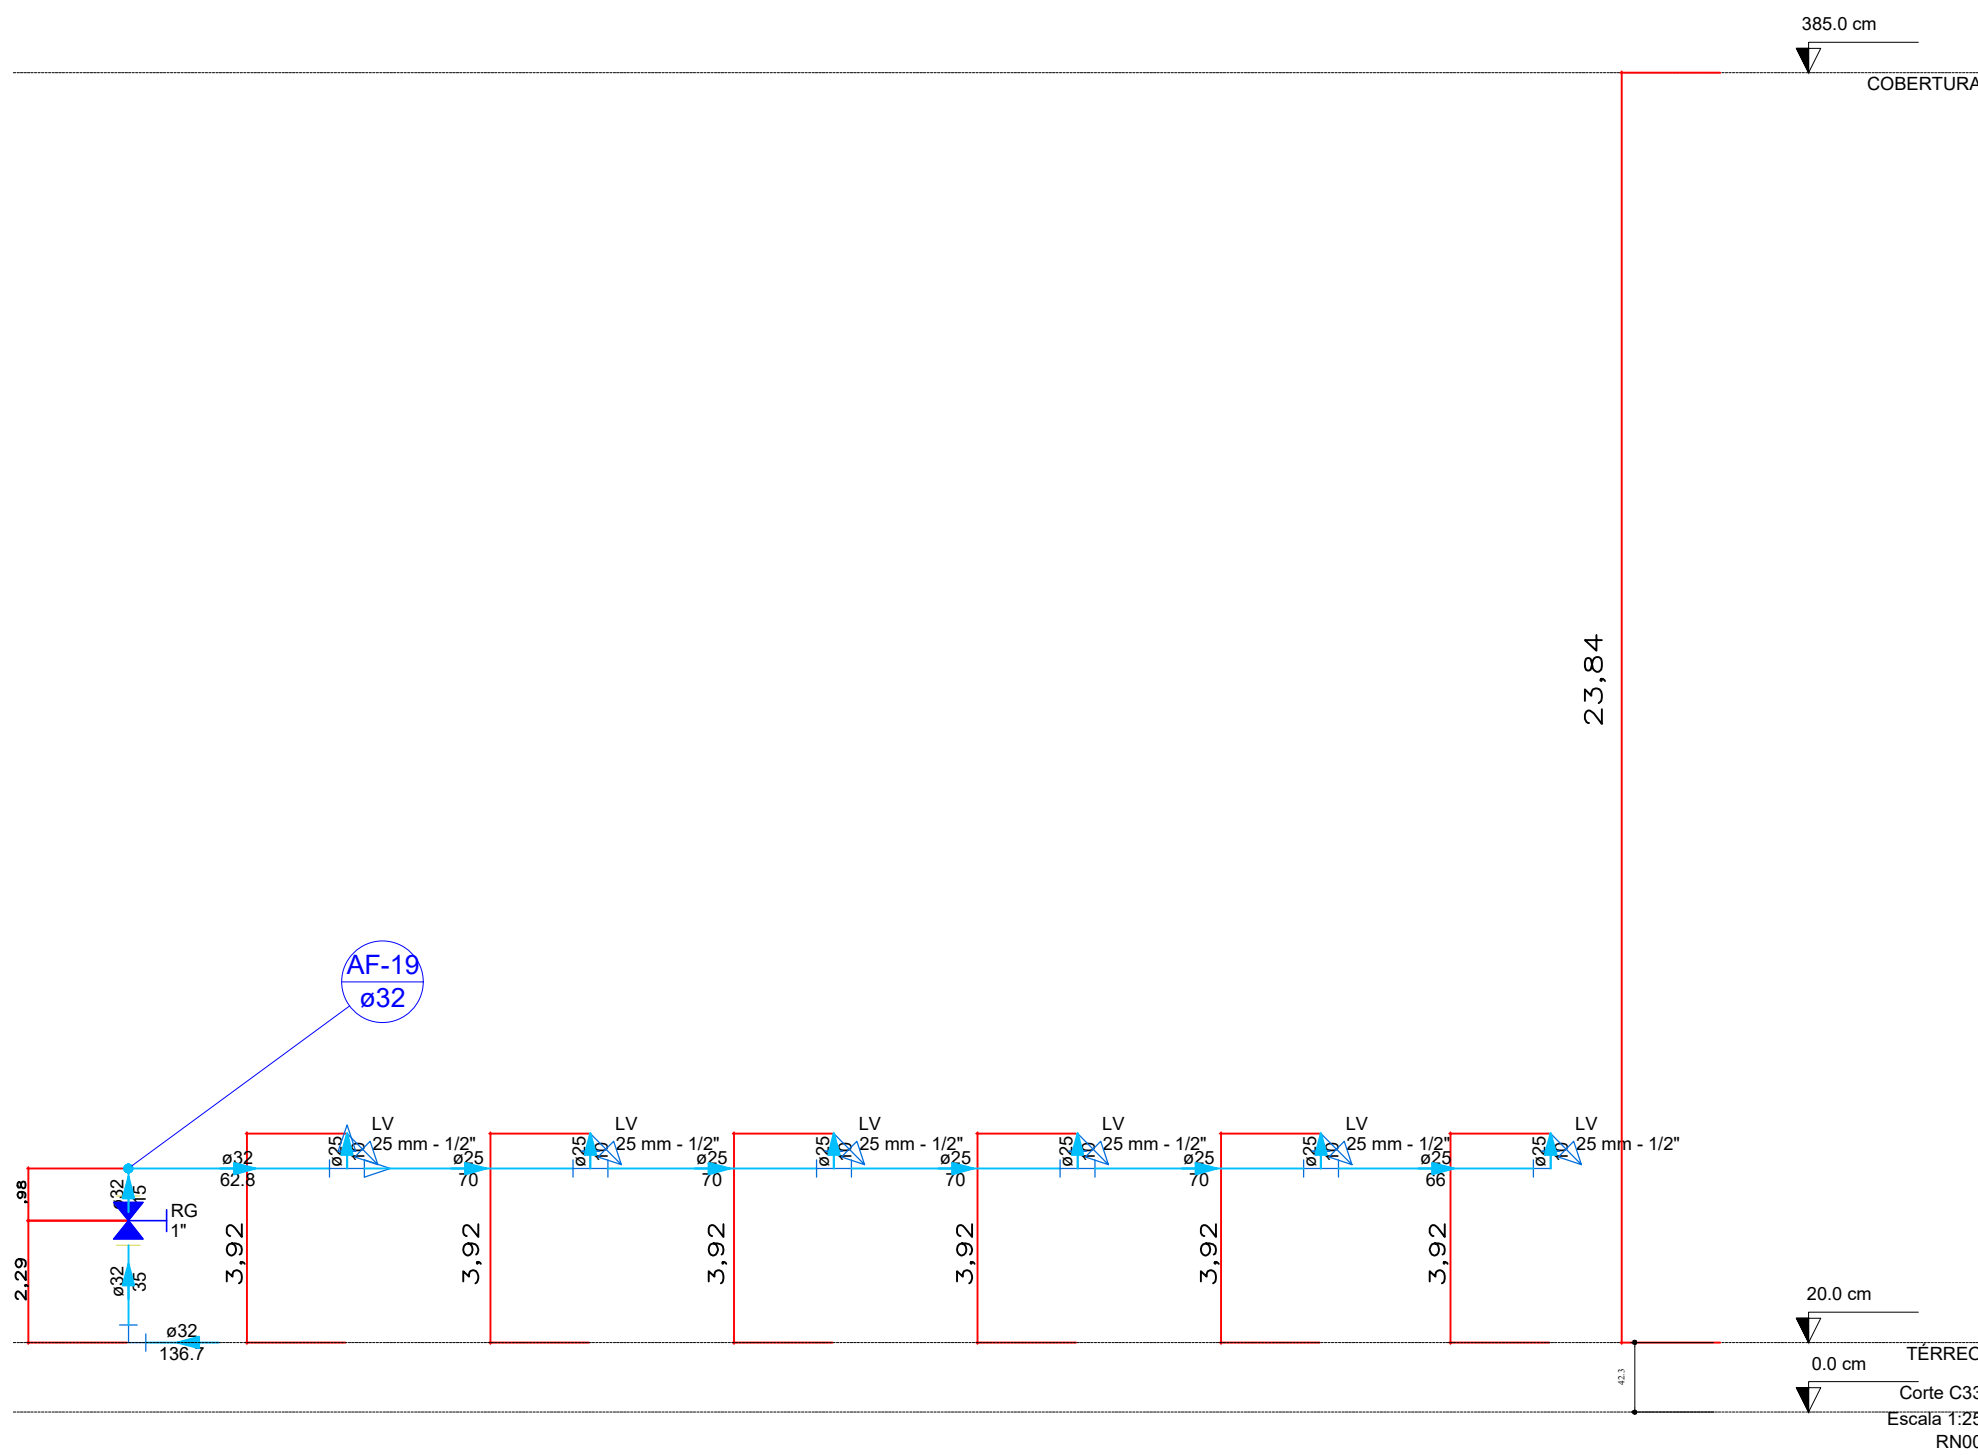

1 Corte Água Fria

ESCALA: 1/25

CARIMBO		
R00	17/01/2025	EMIÇÃO INICIAL
REVISÃO	DATA	DESCRIÇÃO
PROJETO HIDRÁULICO		
OBRA: EDUCACIONAL ESCOLA ESTADUAL INDIGENA ZARUP WEJ		
PROPRIETÁRIO: CIVIL: CIPU		
PREFEITURA MUNICIPAL DE RONDOLÂNDIA 04.221.486/0001-49		
ENGENHEIRO: TERRA INDIGENA ZORÓ, NA ZONA RURAL, RONDOLÂNDIA - MT		
AUTOR DO PROJETO: CIVIL: CAU		
RESP. P/ EXECUÇÃO: CIVIL: CAU		
ESCALA:	ASSUNTO:	FOLHA Nº:
INDICADA	* CORTES DE ÁGUA FRIA	12/12
NOME DO ARQUIVO DIGITAL: PROJ_HID_ESCALA_INDIGENA_CORRETO_R01.dwg		