 




2 Tabela de (GLP)
ESCALA 1:75

3 Tabela de Materiais (GLP)
ESCALA 1:75

		
PROJETO DE LEI		
OBRA: EDUCACIONAL ESCOLA ESTADUAL INDÍGENA ZARUP WEJ		
PROPRIETÁRIO: CPF/CNPJ:	PREFEITURA MUNICIPAL DE RONDOLÂNDIA 04.221.466/0001-49	
ENDEREÇO: TERRA INDÍGENA ZORÓ, NA ZONA RURAL, RONDOLÂNDIA - MT		
AUTOR DO PROJETO: CREA/ CAU:		
 Jairo de Azevedo Lopes Arquiteto Inscrição nº 14.534/PB-2008		
RESP. P. EXECUÇÃO: CREA/ CAU:		
ESCALA:	ASSUNTO:	FOLHA Nº:
INDICADA	PLANTA BAIXA GERAL DO GLP	GLP 01 04
NOME DO ARQUIVO DIGITAL: PRD_LI_GLP-REV.svg		





INSTALAÇÕES DE GÁS						
Item	Código	Serviços Preliminares	Serviços	Memoória Cálculo	Un	Quant.
1.1	93358	Escavação		Distância entre abrigo de gás e as conexões da cozinha (60,55m) x a profundidade da escavação (0,80m) x a largura da escavação (0,60m)	m³	6
1.2	90444	Rasgo no piso em lastro de concreto e/ou granilite		Distância entre abrigos de gás e as conexões da cozinha onde houver piso (38,04) x a largura da abertura no piso (0,60cm)	m	11
2		Instalação GLP				
2.1	EE-GAS-C04	Abrigo de Gás		Dois unidades de abrigo de gás para os 2m de P-55 Abrigos para atender a cozinha e o laboratório de clínicas	und	2
2.2	93382	Reaterro		86% do volume da escavação	m³	5
2.3	92690	Tubo de aço sem costura - tubo 3/4"		Distância entre abrigos de gás e as conexões da cozinha (70,38m piso + 2,00m abrigo + 1,00m cozinha)	m	21
2.4	97549	Curva 90° 3/4"		Abrigo até a cozinha	und	9
2.5	92953	Té-de-aço galvanizado 3/4"		Abrigo até a cozinha	und	9
2.6	EE-GAS-C05	Regulador de pressão 3/4" 2º estágio		cozinha	und	2
2.7	EE-GAS-C08	Valvula Válvula 3/4"		cozinha + cozinha	und	2
2.8	EE-GAS-C01	Valvula de Bloqueio Automático		abrigo + cozinha	und	2
2.9	EE-GAS-C06	Mandmetro		abrigo	und	1
2.10	EE-GAS-C11	Tampão 3/4"		abrigo	und	28
2.11	EE-GAS-C03	Regulador de pressão 3/4" 1º estágio		abrigo	und	1
2.12	EE-GAS-C15	Pigtail		Mangueira flexível para abrigo e ponto de consumo na cozinha	und	3
2.13	EE-GAS-C09	Quadro de Inspeção		Inspeção 400x50 cm de embutir para abrigo de válvula elétrica 3/4"	und	1
2.14	EE-PINT-C56	Pintura do tubo - cor amarela, com 1 demão de zinco		21,38 (comprimento total do tubo de 3/4")	m²	1
2.15	93905	União 3/4"		Colocar a cada 6 m (8,25x6,6)	und	4
2.16	90468	Enchimento no piso em lastro de concreto e/ou granilite		Distância entre abrigos de gás e as conexões das cozinhas onde houver piso (38,04) x a largura da abertura no piso (0,60cm)	m	11
2.17	EE-ESQ-C14	Duas folhas de abaco com dimensão de 1,00x0,60cm para proteção		área de proteção	m²	4
2.18	EE-SC-C13	Alambrado metálico de proteção no entorno do abrigo, 10x200 (cm) (com ponto: duas folhas de abaco 1,00x0,60cm)		Comprimeto do alambrado no entorno do abrigo	m2	9
2.19	EE-INSP-CP	Abrigo para extintor - unidades por abrigo		caixa 70x30x25cm	und	


2 Tabela de Materiais (GLP)
ESCALA 1:75

CENTRAL			
Quantidade de recipientes		2 x P45	
Capacidade volumétrica individual		0,108 m³	
Capacidade volumétrica total		0,432 m³	
Distâncias (recipientes)	Divisa de propriedades		Não existem outras edificações
	Entre recipientes		0,50 m
	Aberturas abaixo da descarga da válvula de segurança		2,00
	Fontes de ignição		6,26
	Portas e janelas		9,50
	Produtos tóxicos, perigosos, inflamáveis e chama aberta		15,00
	Materiais combustíveis		12,00
	Estocagem de oxigênio		Não há
	Estocagem de hidrogênio		Não há
	Redes elétricas	Nível de tensão	Entre 0,6 e 23 kV
Distância		48 m	
Parede	Tempo de resistência		>120 min
	Altura		2,1 m
	Distância do recipiente		0,25 m
	Comprimento		0,90/2,70
Quantidade e capacidade dos extintores			1

3 Tabela de (GLP)
ESCALA 1:75

CAPRISO								
RDO	15/01/25	EMIÇÃO INICIAL						
REVISÃO	DATA	DESCRIÇÃO						
 PROJETO DE GLP OBRAS EDUCACIONAL ESCOLA ESTADUAL INDIGINA ZARUP WEJ PROPRIETARIO: CPF/CNPJ: PREFEITURA MUNICIPAL DE RONDOLÂNDIA 04.221.486/0001-49 ENDEREÇO: TERRA INDÍGENA ZORÓ, NA ZONA RURAL, RONDOLÂNDIA - MT AUTOR DO PROJETO: CREAT CAD: <i>Joselyne Moreira Lopes</i> <i>Engenheira Civil - CREA 00000000000000000000</i> RESP. P/ EXECUÇÃO: CREAT CAD: <table><tr><td>ESCALA:</td><td>ASSUNTO:</td><td>FOLHA Nº</td></tr><tr><td>INDICADA</td><td>PLANTA DETALHE DA CASA DE GÁS</td><td>GLP 02/ 04</td></tr></table> NOME DO ARQUIVO DIGITAL: PROJ_GLP-REV.dwg			ESCALA:	ASSUNTO:	FOLHA Nº	INDICADA	PLANTA DETALHE DA CASA DE GÁS	GLP 02/ 04
ESCALA:	ASSUNTO:	FOLHA Nº						
INDICADA	PLANTA DETALHE DA CASA DE GÁS	GLP 02/ 04						

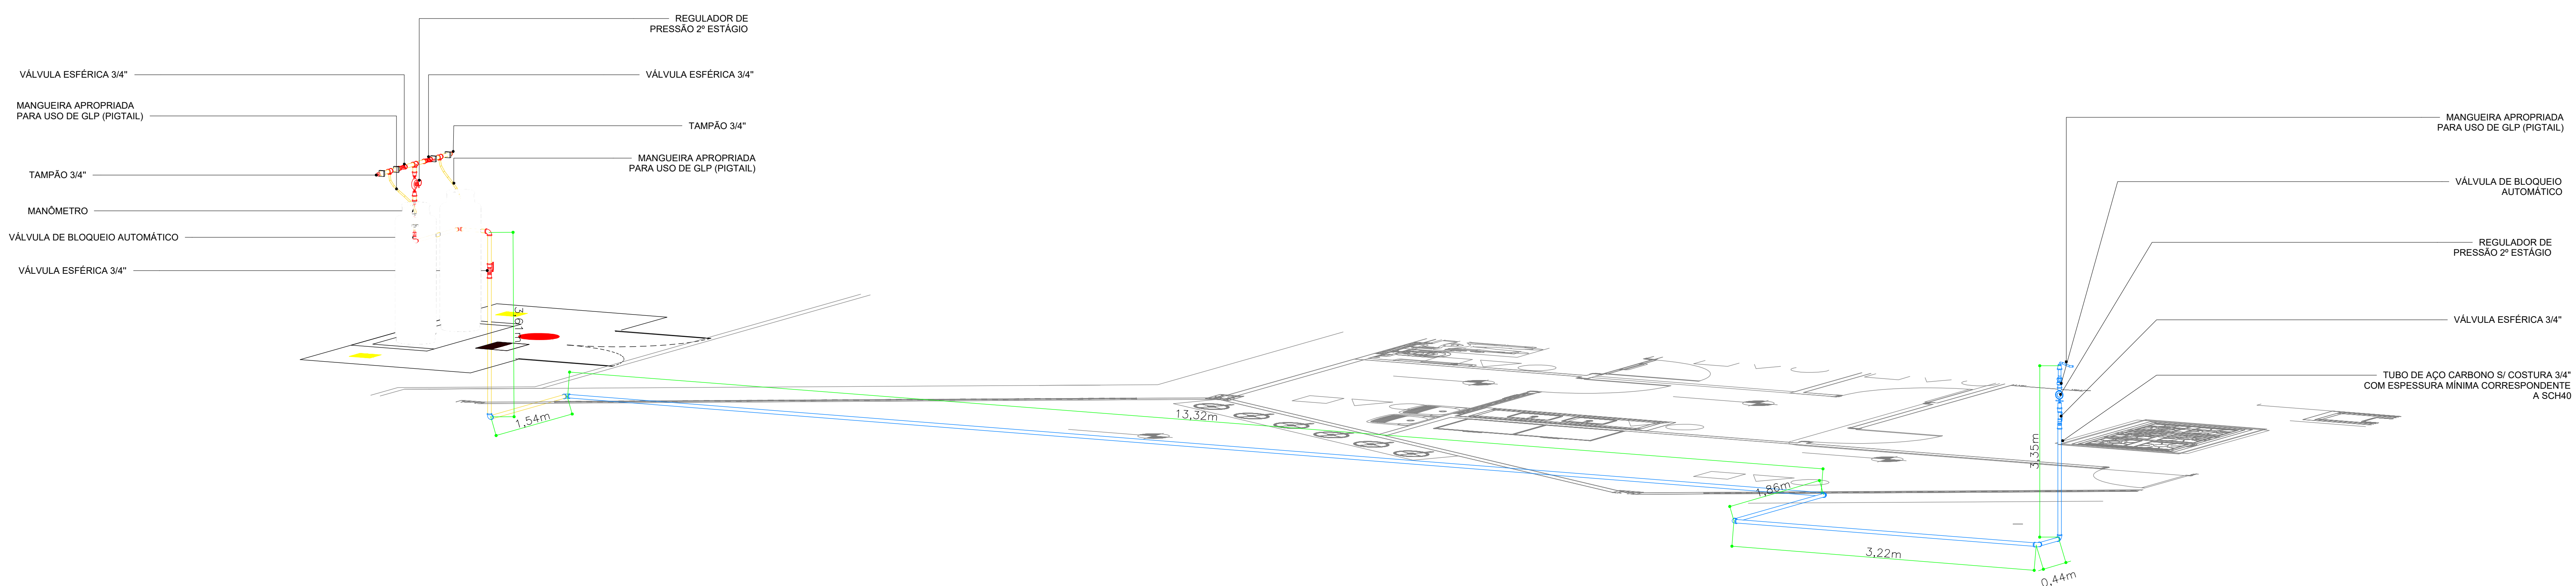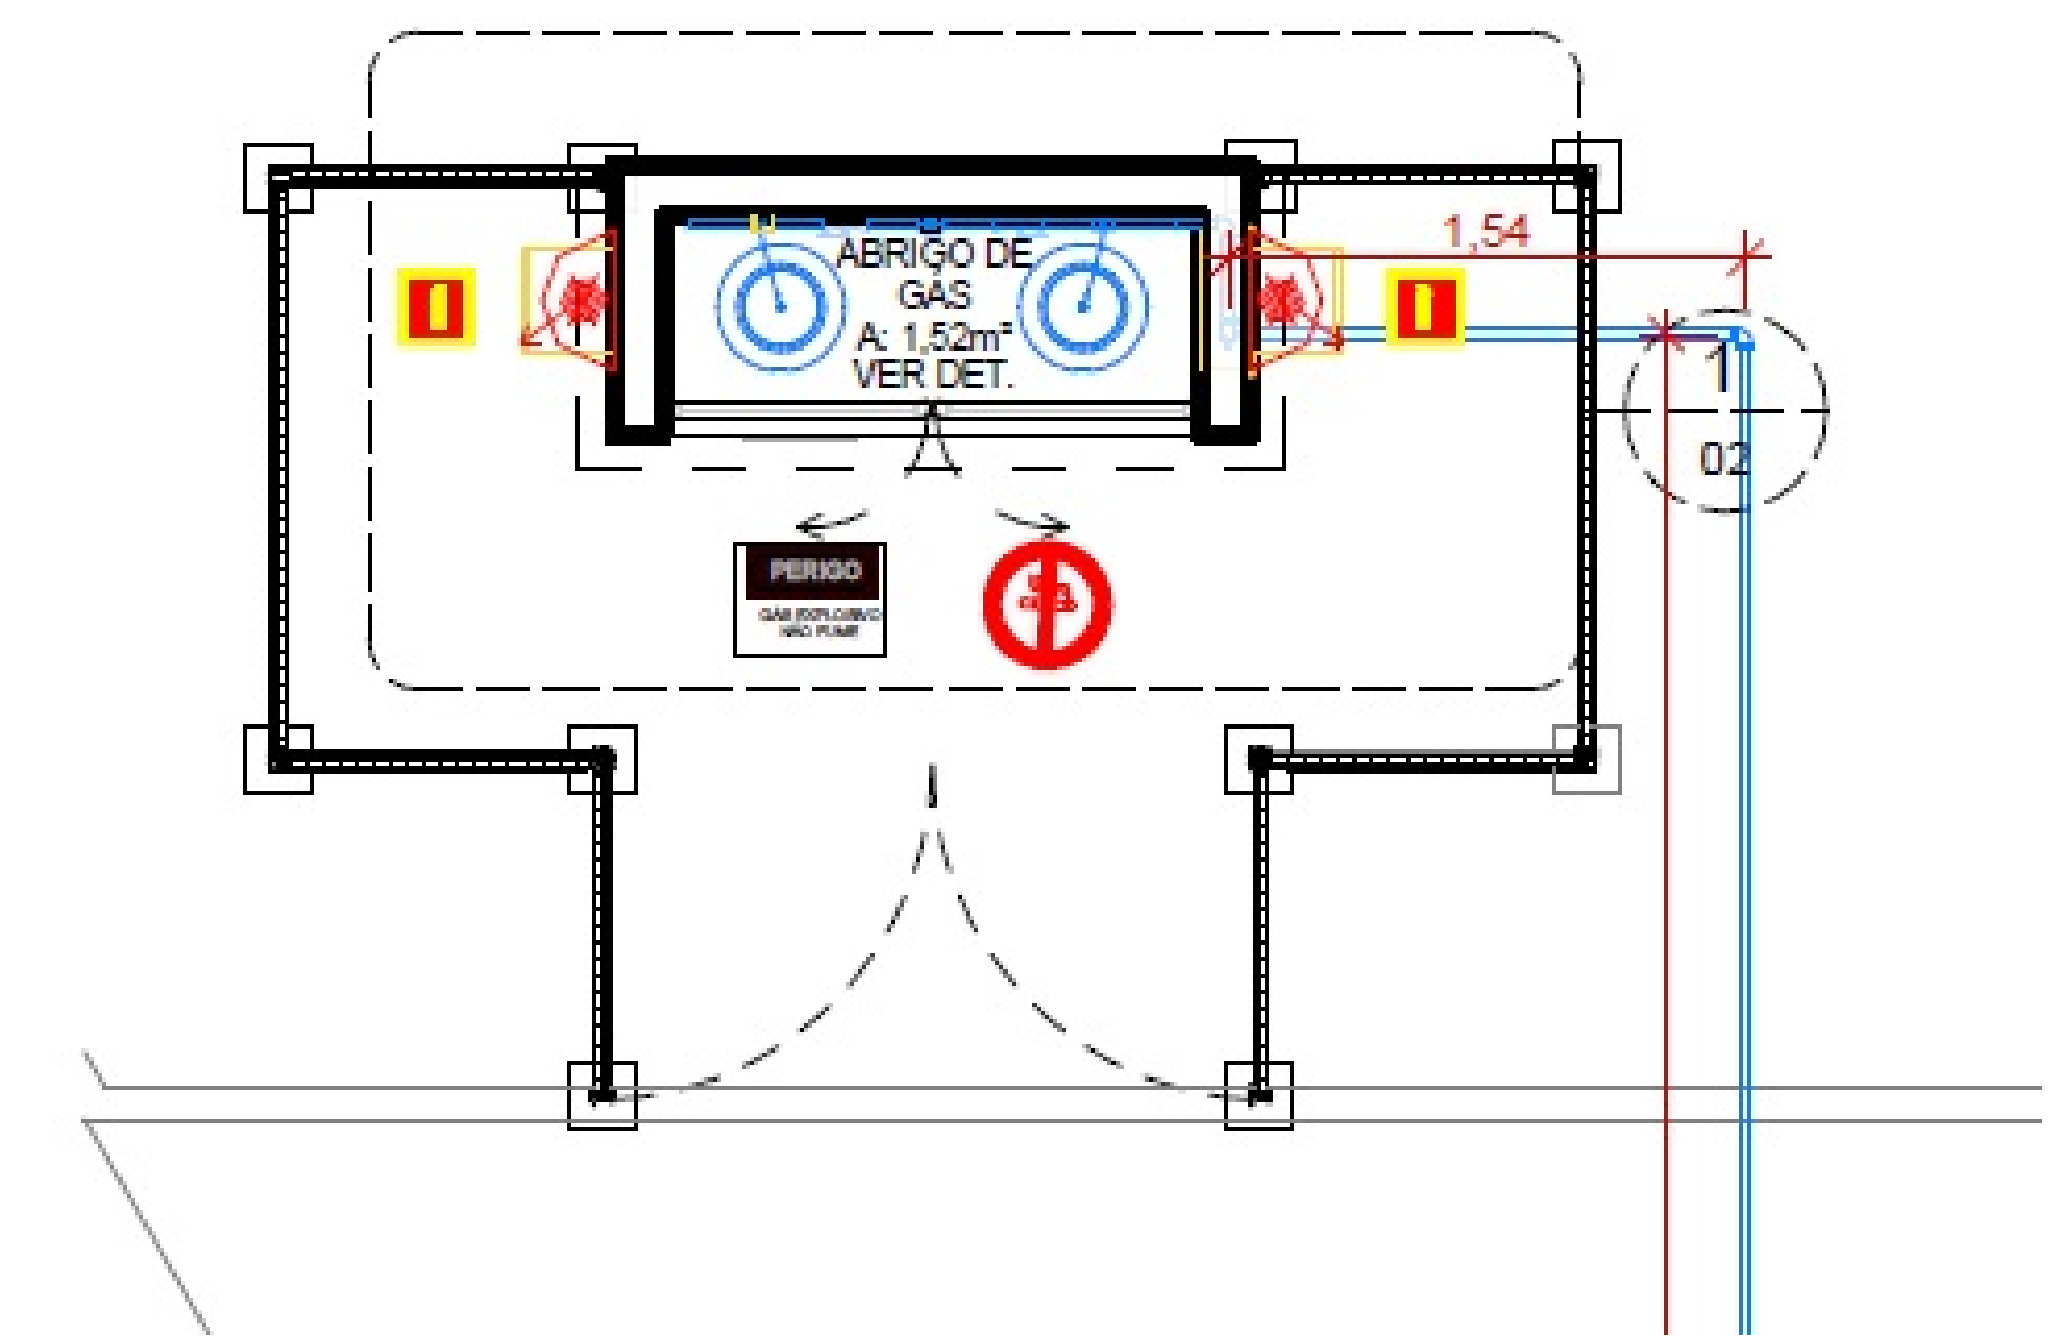

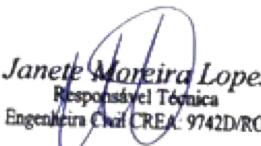CARIMBO																	
<table border="1"> <tr> <td></td> <td></td> <td></td> </tr> <tr> <td></td> <td></td> <td></td> </tr> <tr> <td></td> <td></td> <td></td> </tr> <tr> <td>R00</td> <td>15/01/25</td> <td>EMISSÃO INICIAL</td> </tr> <tr> <td>REVISÃO</td> <td>DATA</td> <td>DESCRIÇÃO</td> </tr> </table>												R00	15/01/25	EMISSÃO INICIAL	REVISÃO	DATA	DESCRIÇÃO
R00	15/01/25	EMISSÃO INICIAL															
REVISÃO	DATA	DESCRIÇÃO															
 PROJETO DE GLP																	
OBRA: EDUCACIONAL ESCOLA ESTADUAL ZARUP WEJ																	
PROPRIETÁRIO: CPF: CNPJ:	PREFEITURA MUNICIPAL DE RONDOLÂNDIA 04.221.498/0001-49																
ENDEREÇO:	TERRA INDÍGENA ZORO, NA ZONA RURAL, RONDOLÂNDIA - MT																
AUTOR DO PROJETO: CREAI/CAU:	 Janete Marques Lopes Registrado no Tâbuam Engenharia Civil CREA 6742/2010																
RESP. P/ EXECUÇÃO: CREAI/CAU:																	
ESCALA:	ASSUNTO:	FOLHA Nº:															
INDICADA	DETALHES ISOMETRICOS	GLP 03/ 04															
NOME DO ARQUIVO DIGITAL: PROJ_GLP-REV.dwg																	